


RZUT DNA ZBIORNIKA SKALA 1 : 100

BETON KONSTRUKCYJNY B30
 BETON WYRÓWNAWCZY B15
 STAL ZBROJENIOWA A - I, S13SX
 A - II, 18G2
 STAL PROFILOWANA S13SX

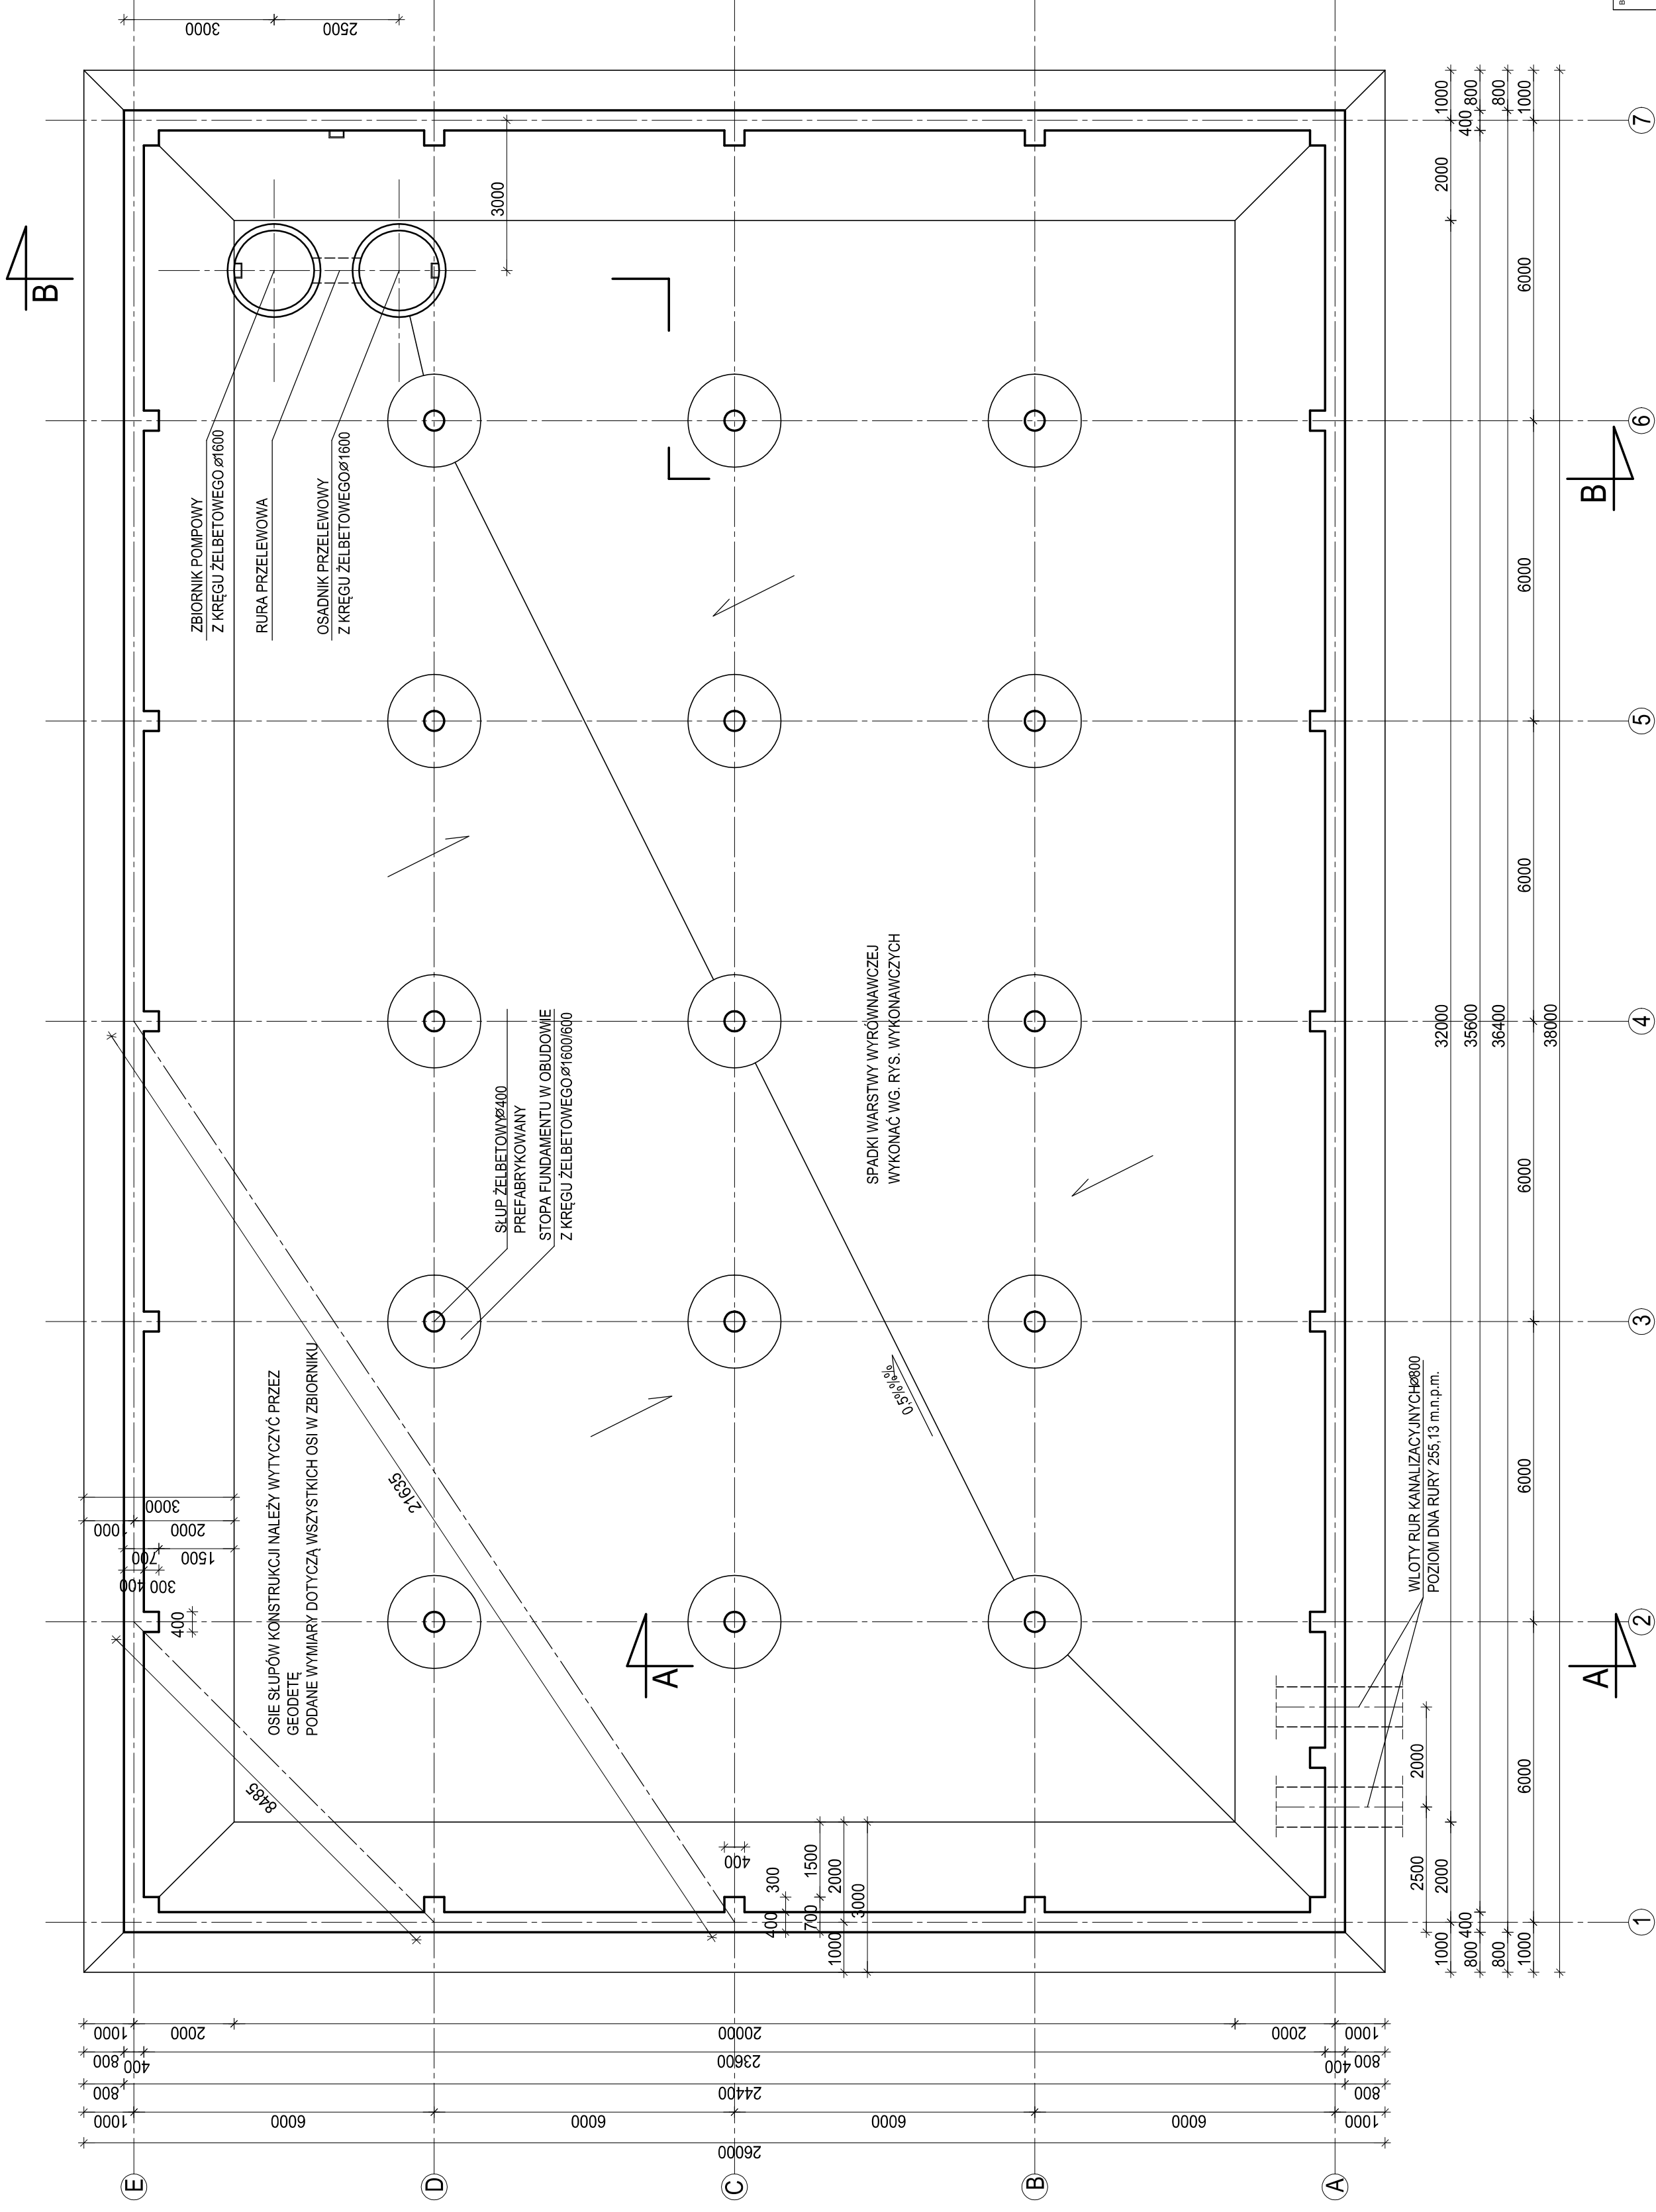

BIURO PROJEKTOWE CONSUL ENGINEERING sp.z o.o. ul. Baranów 30, 43-100 Tychy	
BIURO PROJEKTÓW GRAFICZNYCH PLATAN BIURO I.43 UL. SZYMAKOWSKIEGO 5 WARSZAWA Urząd Miejski w Będzinie ul. T. Lisieckiego 20, 42-500 Będzin	
INWESTYCJA KOMPLEKSOWE UZBROJENIE TERENU INWESTYCYJNEGO W DZIELNICY WAPNIE W BĘDZINIE	
BRANŻA Kanalizacja deszczowa	STADIUM PB
PROJEKTOWAŁ mgr inż. Ryszard Gajgul, nr 5302/61 POCISZ <i>Ryszard Gajgul</i>	NR RYS. 08
UPRACZKOWAŁ mgr inż. Marek Jędras POCISZ <i>Marek Jędras</i>	SKALA 1:100
	DATA grudzień