

Wrys z mapy zasadniczej

Wykonano przez:
Przedsiębiorstwo Geodezyjno - Pomiarne
"MIRA" s.c.
z siedzibą w Czeladzi ul. Katowicka 23

SKALA 1:500

Mapa zakładowa w zakresie ST-U-W

Pomiar wysokości wykonano w oparciu o punkt osnowy wysokościowej 1027 o wys. 256,247

Mapy zasadnicze zostały zrehabilitowane i przekalkulowane w programie Kasshage ze skali 1:1000 na 1:500.

Granice działek ewidencyjnych wpisano na podstawie map ewidencyjnych.

Granice na gruncie nie ustalono!

Mapy ewidencyjne: Bzdów arkuszy: 44,56,57, 54,07, 2

Cadło mapy zasadniczej: 5312221/1483222/24,23


- Legenda:
- sieć ciepłownicza
 - sieć elektroenergetyczna
 - sieć telekomunikacyjna
 - sieć wodociągowa
 - sieć kanalizacyjna
 - zakres opracowania
 - granice działek
 - granice użytku
 - 1514 - punkt geodezyjny podlegający ochronie prawniej

UWAGA
Nie wyklucza się możliwości w terenie innych nie wykazanych na niniejszej mapie urządzeń podziemnych, które nie były związane do inwentaryzacji lub o których brak jest informacji branżowych.
W ramach zgłoszenia przebieg granic na gruncie nie ustalono.

KERB 502-30/09

Stan na dzień: 26.02.2020r.

Opisany

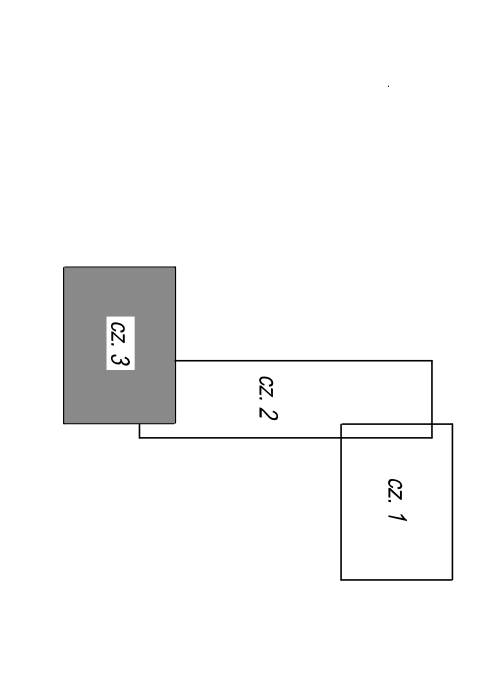

LEGENDA:

- KANALIZACJA DESZCZOWA - profil kanalizacji deszczowej DN250-1080
- KANALIZACJA SANITARNA - profil kanalizacji sanitarnej DN200-DN250
- SIEĆ WODOCIĄGOWA - profil wodociągu PE DN315
- SIEĆ Ciepłownicza - profil wodociągu PE DN315
- granice działek
- granice użytku
- zakres opracowania
- sieć kanalizacyjna
- sieć wodociągowa
- sieć telekomunikacyjna
- sieć elektroenergetyczna
- sieć ciepłownicza

BIURO PROJEKTOWE		STADIUM	
CONSUL ENGINEERING sp. z o.o. ul. Barona 30, 43-100 Tychy		PW	
BIURO PROJEKTOWY GRAFICZNYCH PŁATANI BERUN 43-101 UL. SZYMONOWSKIEGO 5		NR KR 3	
INWESTOR		1/3	
Urząd Miejski w Będzynie ul. 11 Lipowa 20, 42-500 Będzin		OPRACOWAŁ	
KOMPLEKSOWE UZRODNIENIE TERENU INWESTYCYJNEGO W DZIELNICY WAPRIE W BĘDZynie		mgr inż. Marek Kram	
BRANŻA		OPRACOWAŁ	
Kanalizacja deszczowa		mgr inż. Marek Kram	
Mapa zagospodarowania terenu		FOOTING	
PROJEKTOWAŁ		SKALA	
mgr inż. Michał Góral, inż. Sławomir Płoski		1 : 500	
FOOTING		DATA	
		grudzień	

SPRAWDZIŁ:
[Signature]