


RZUT DNA ZBIORNIKA
SKALA 1 : 100

BETON KONSTRUKCYJNY B30
BETON WYRÓWNAWCZY B15
STAL ZBROJENIOWA A - I, S13SX
A - II, 18G2
STAL PROFILOWANA S13SX

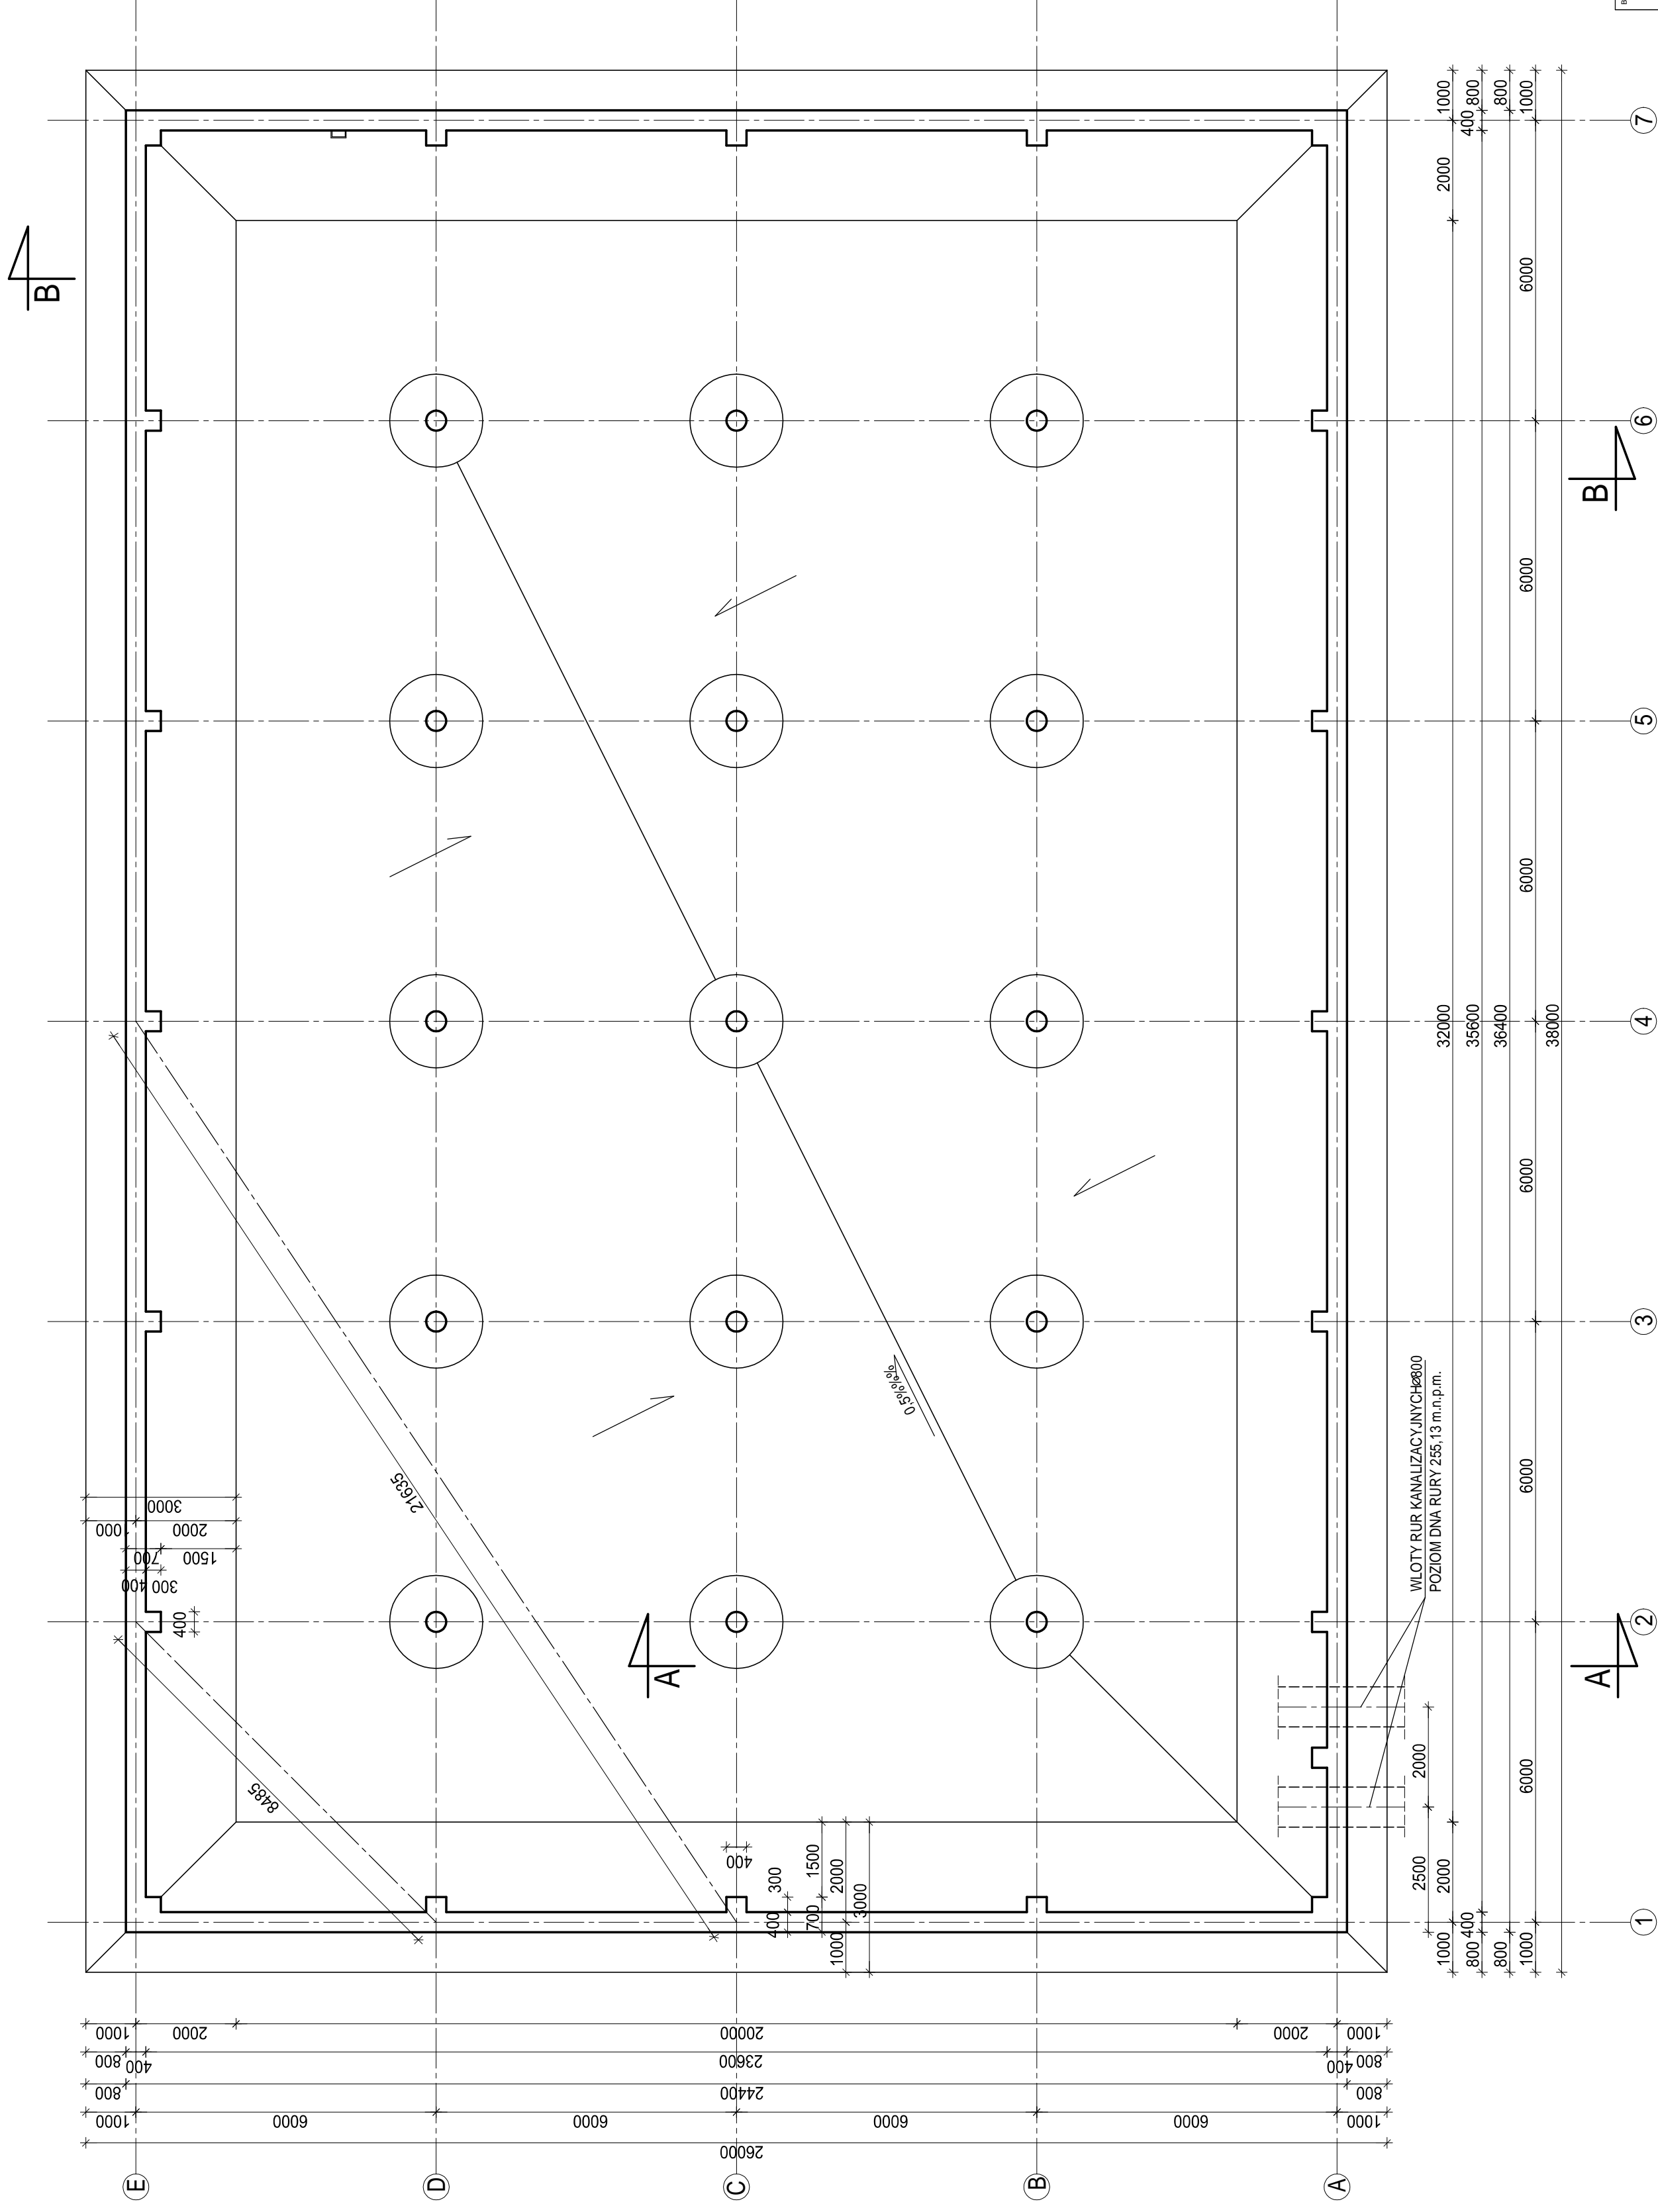

BIURO PROJEKTOWE CONSUL ENGINEERING sp.z o.o. ul. Barona 30, 45-100 Tychy	
BIURO PROJEKTÓW GRAFICZNYCH PLATAN BIURO 45-140 UL. SZYMAKOWSKIEGO 3 Urząd Miejski w Będzinie ul. T. Lisieckiego 20, 42-500 Będzin	
INWESTYCJA KOMPLEKSOWE UZBROJENIE TERENU INWESTYCYJNEGO W DZIELNICY WARPIE W BĘDZINIE	
BRANŻA Kanalizacja deszczowa	STADIUM PW
Rzut dna zbiornika	
PROJEKTOWAŁ mgr inż. Ryszard Gargul, nr 5302/61	OPRACOWAŁ mgr inż. Marek Jędraszek
SKALA 1:100	DATA grudzień