


RZUT KONSTRUKCJI DACHU
SKALA 1:100

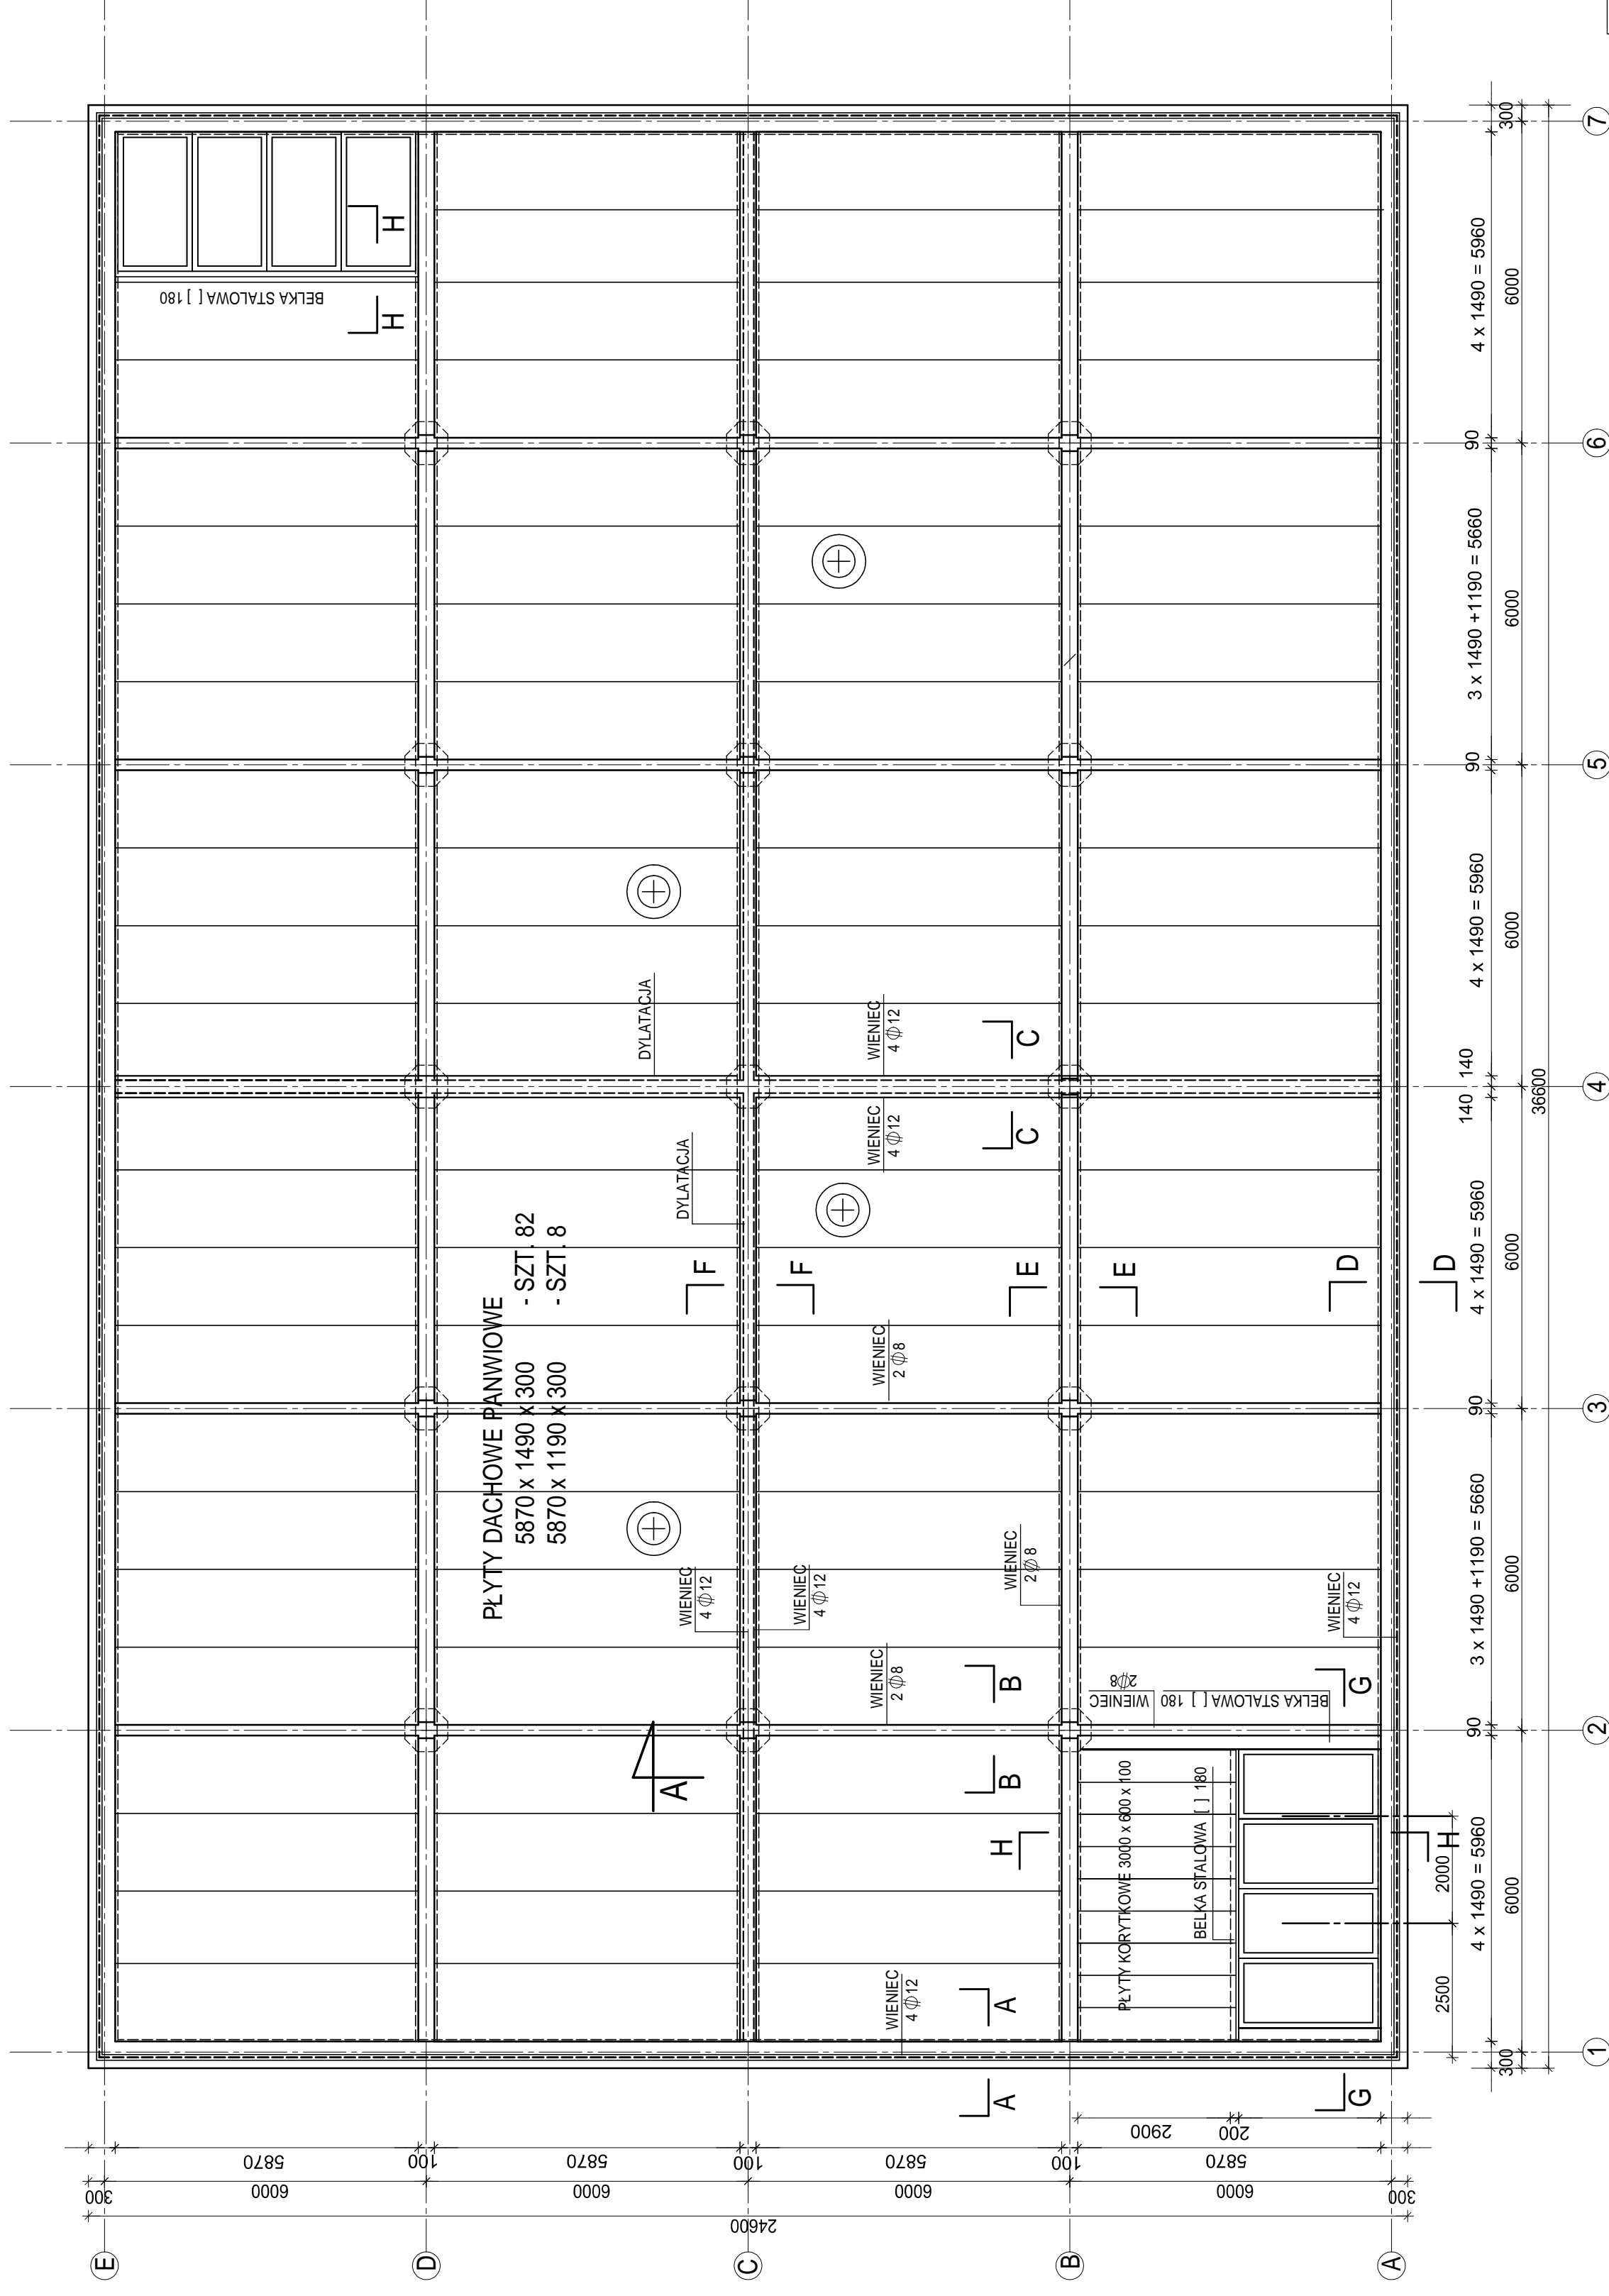

BIURO PROJEKTOWE CONSUL ENGINEERING sp.z o.o. ul. Barona 30, 45-100 Tychy	
BIURO PROJEKTÓW GRAFICZNYCH PLATAN BERUN 45-150 UL. SZYMAKOWSKIEGO 3 WARSZAWA Urząd Miejski w Będzinie ul. T. Lisiepa 20, 42-500 Będzin	
INWESTYCJA KOMPLEKSOWE UZBROJENIE TERENU INWESTYCYJNEGO W DZIELNICY WAPNIE W BĘDZINIE	
BRANŻA	Kanalizacja deszczowa
STADIUM	PW
NR RYS.	18/1
SKALA	1:100
PROJEKTOWAŁ mgr inż. Ryszard Gajdul nr 5302/61	OPROJEKTOWAŁ mgr inż. Marek Jaromin
PODPIS	<i>Ryszard Gajdul</i>
DATA	grudzień
	<i>Jaromin</i>