


# ZBROJENIE KOMORY ROZDZIAŁU - PRZEKRÓJ B-B

## SKALA 1 :20

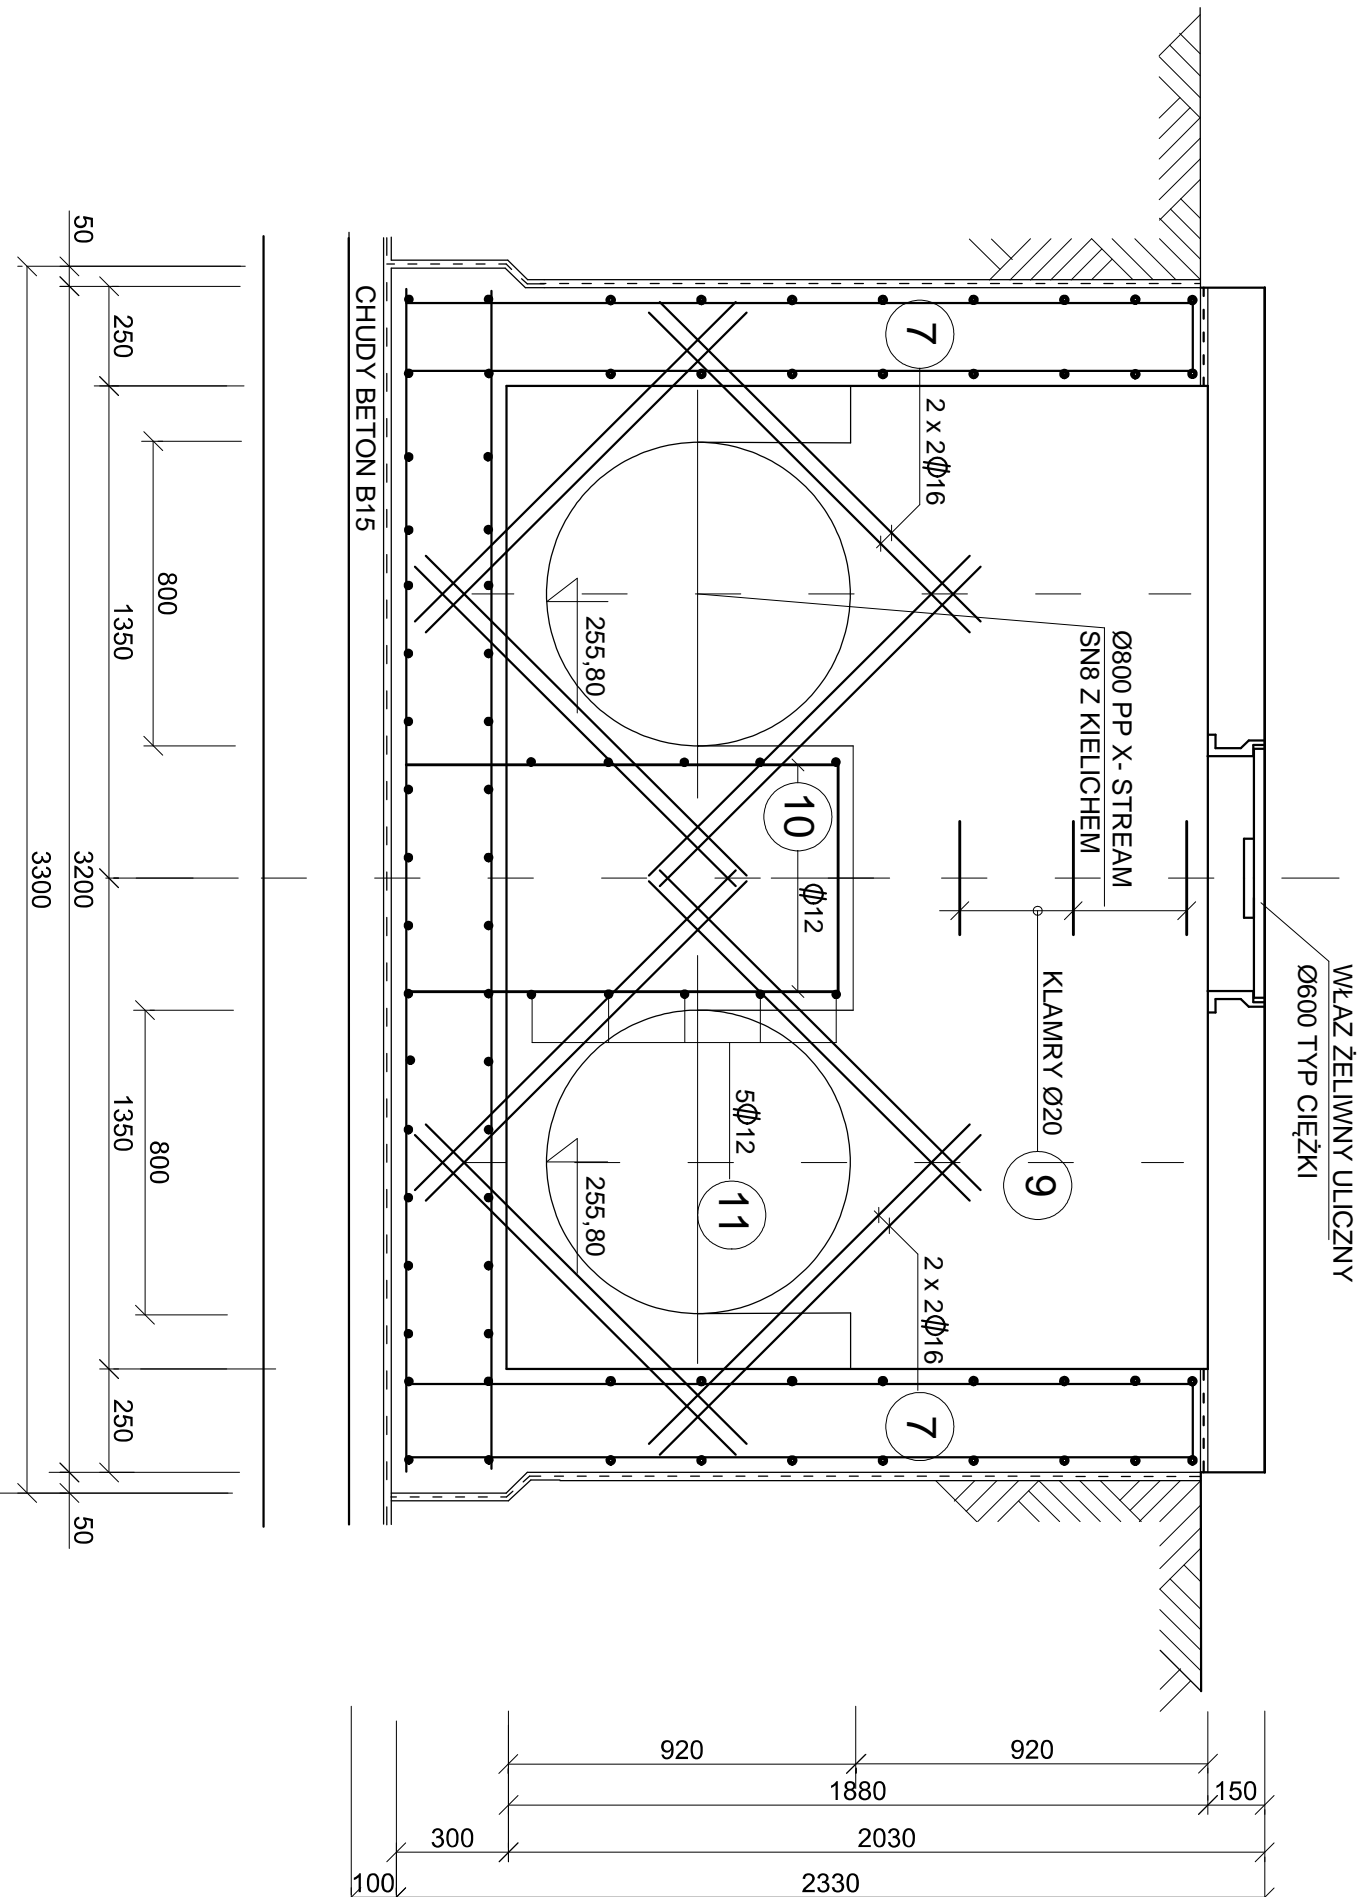

IZOLACJA - WODA NIEAGRESYWNA  
POZIOMA: 2 X PAPA NA LEPIKU ASFALTOWYM  
PIONOWA: ZAGRUNTOWANIE 2 X POWIERZCHNIE ABIZOLEM "R"  
2 X ABIZOL "P" NA LEPIKU ASFALTOWYM NA GORĄCO

BIURO PROJEKTOWE <b>CONSUL ENGINEERING</b> sp. z o.o.		ul. Barona 30, 43-100 Tychy	
BIURO PROJEKTÓW GRAFICZNYCH PLATAN      BIERUN 43-150 UL. SZYMANOWSKIEGO 5			
INWESTOR Urząd Miejski w Będzinie ul. 11 Listopada 20, 42-500 Będzin			
INWESTYCJA KOMPLEKSOWE UZBROJENIE TERENU INWESTYCYJNEGO W DZIELNICY WARPJE W BĘDZINIE			
BRANŻA Kanalizacja deszczowa		STADIUM PW	
Zbrojenie komory rozdziaku - przekrój B-B		NR RYS. 21	
PROJEKTOWAŁ: mgr inż. Ryszard Gargul upr. nr 530261		SKALA 1:20	
OPRACOWAŁ: mgr inż. Marek Jaromin		DATA grudzień	
PODSIS. <i>[Signature]</i>			