




|               |   |                |
|---------------|---|----------------|
| projekt:      | Projekt Budowlany Wykonawczy remontu i oświetlenia miejskich murów obronnych w rejonie ulic Modrzejowskiej i Zawale |                |
| zamawiający:  | Urząd miejski w Będzinie  |                |
| branża:       | Elektryka   |                |
| nazwa rys.:   | Plan trasy sieci oświetlenia iluminacyjnego i parkowego   | Edycja 0       |
| główny proj.: | mgr inż. arch. Jan Pudło upr. 482/85  | data : 07.2009 |
| projektował:  | mgr inż. Józef Smaś upr. 6/78   | skala: 1:500   |
| sprawił:      | mgr inż. Janina Kasprzak-Smaś upr. 429/94   | nr rys. EL-1   |


**Legenda:**  
numery działek  
granice działek  
sieć elektroenergetyczna  
sieć gazowa  
sieć wodociągowa  
sieć kanalizacyjna  
sieć telekomunikacyjna  
sieć ciepłownicza  
zakres opracowania

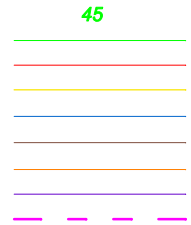

Nie wyklucza się istnienia w terenie innych nie wykazanych na niniejszej mapie sieci uzbrojenia podziemnego, nie zgłoszonych do inwentaryzacji lub o których brak jest informacji w instytucjach branżowych

ELEMENTY PROJEKTOWANE

- Oprawa oświetleniowa doziemna z lampą 70W HIT  
Kabel 3xYKYżo 3x1,5 w rurze A50 ,w ziemi na głęb. 0,7m
- Latarnia parkowa h=4,0m z lampą sodową 70W NAV  
Kabel YKYżo 3x4 w rurze A50 ,w ziemi na głęb. 0,7m
- Oprawa parkowa na wysięgniku ściennym z lampą 70W NAV  
Kabel YKYżo 3x2,5 w rurze A50 ,w ziemi na głęb. 0,7m  
i w rurze BE32 na murze
- Szafka rozdzielcza oświetleniowa zasilana z istn. latarni  
kablem YKYżo 4x6 w rurze A50 ,w ziemi na głęb. 0,7m

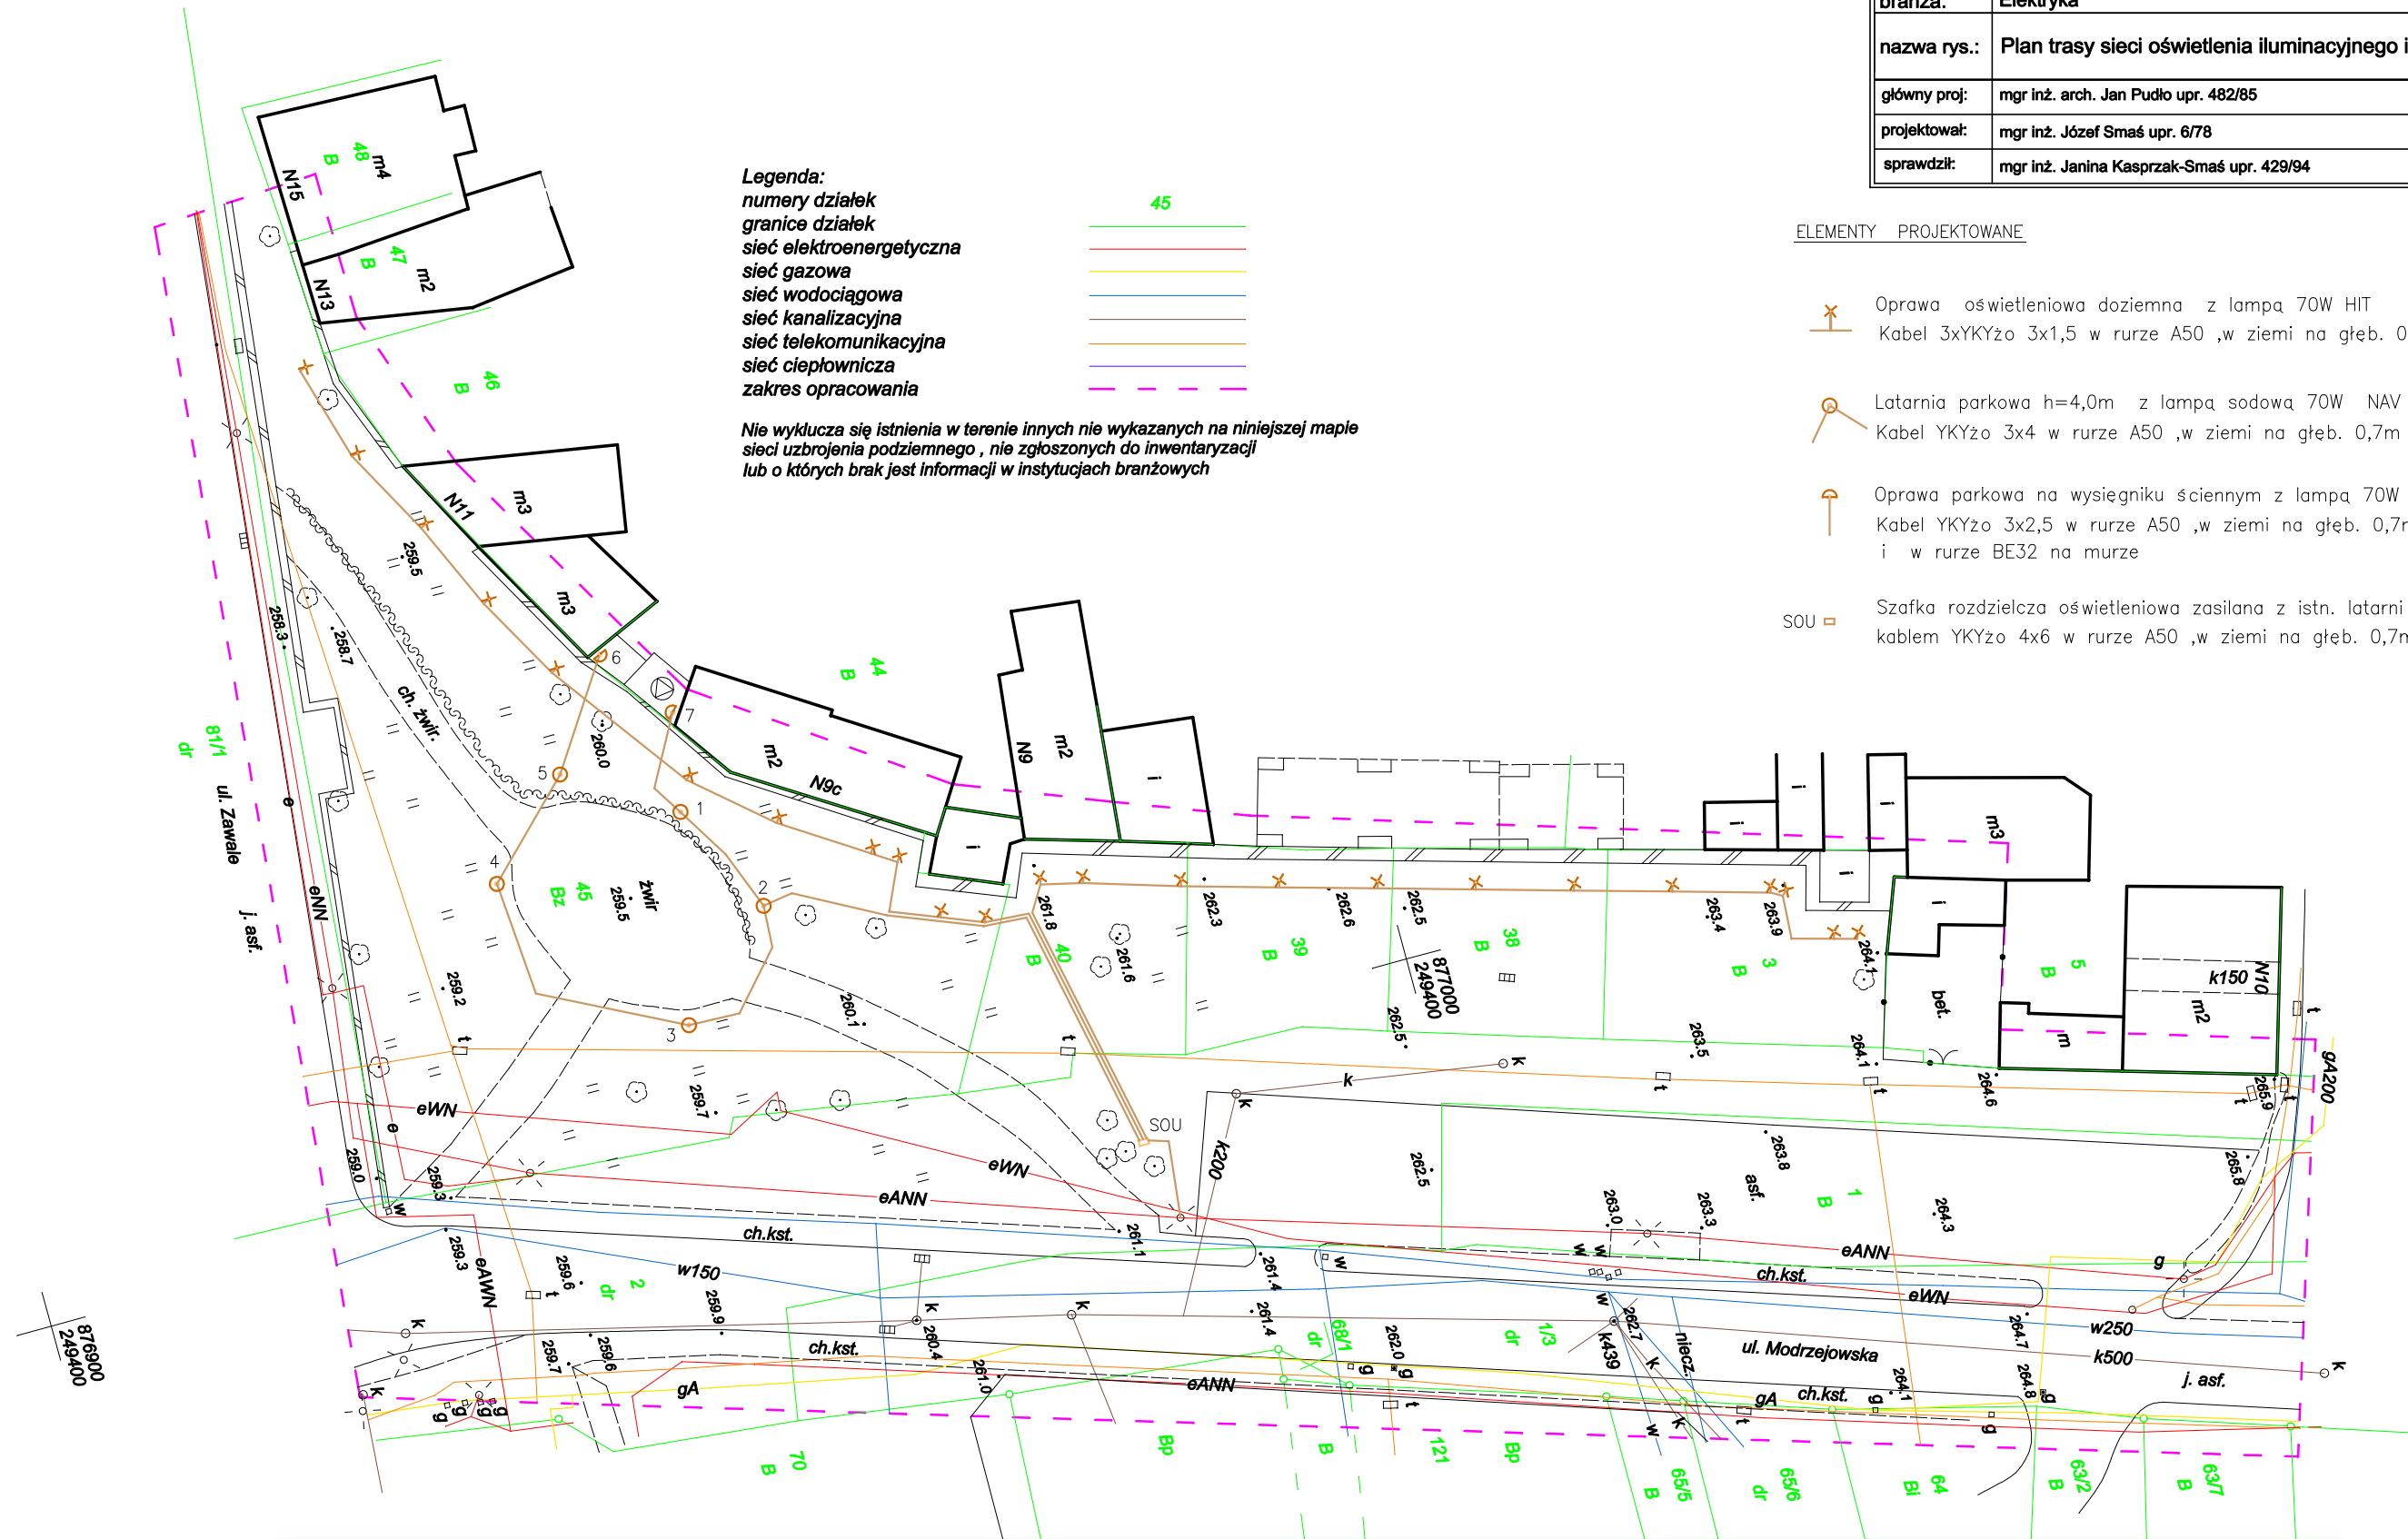

876900  
249400