


877000
249300

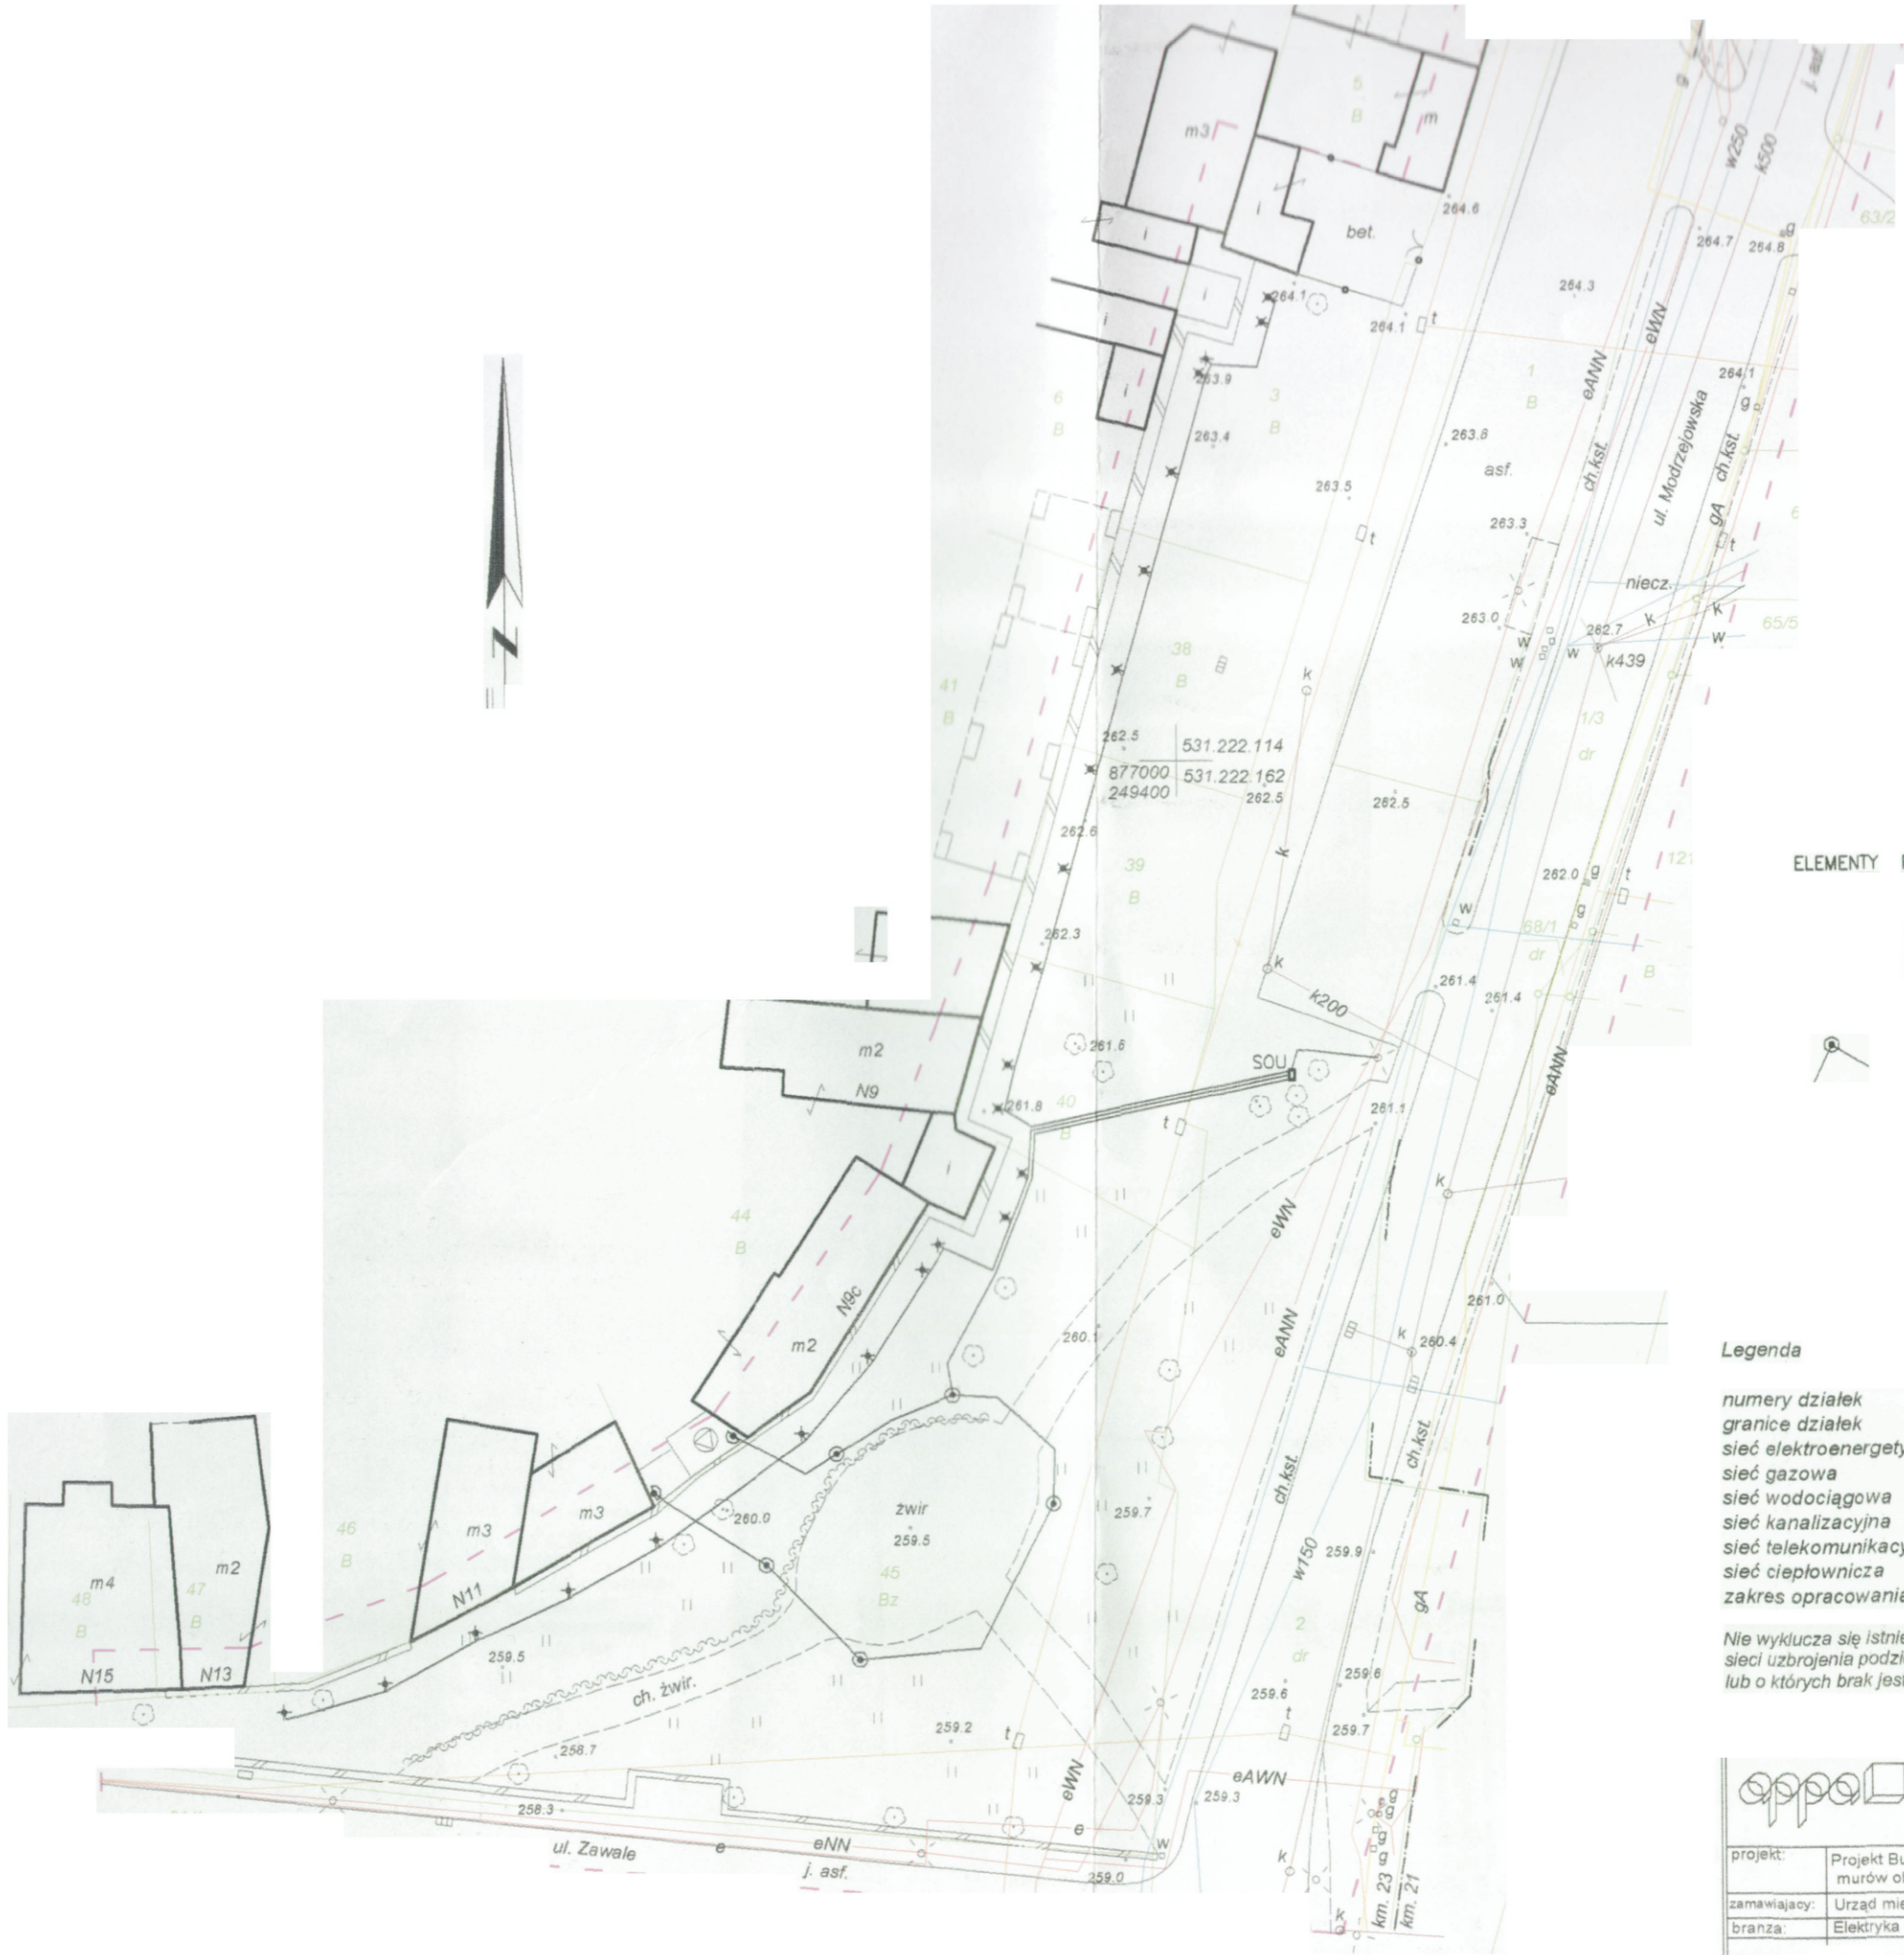

ELEMENTY PROJEKTOWANE

Oprawa oświetleniowa doziemna
Kabel 3xYKYżo 3x1,5 w rurze A50

Latarnia parkowa h=3,5m z lampą 70W HIT
Kabel YKYżo 3x4 w rurze A50 ,w ziemi na głęb

Oprawa parkowa na wysięgniku ściennym z lampą 70W
Kabel YKYżo 3x2,5 w rurze A50 ,w ziemi na głęb. 0,7m
i w rurze BE32 na murze

Szafka rozdzielcza oświetleniowa zasilana z istn. latarn
kablem YKYżo 4x6 w rurze A50 ,w ziemi na głęb. 0,7m

Legenda

- numery działek
- granice działek
- sieć elektroenergetyczna
- sieć gazowa
- sieć wodociągowa
- sieć kanalizacyjna
- sieć telekomunikacyjna
- sieć ciepłownicza
- zakres opracowania

Nie wykucza się istnienia w terenie innych nie wykazanych na niniejszej mapie sieci uzbrojenia podziemnego, nie zgłoszonych do Inwentaryzacji lub o których brak jest informacji w instytucjach branżowych

autorska pracownia projektowania architektury "APPA-Jan Pudło"
41-605 Świętochłowice ul. Moniuszki 3/8 tel., fax: 0/32 245 39 61

projekt:	Projekt Budowlany Wykonawczy remontu i oświetlenia miejskich murów obronnych w rejonie ulic Modzejewskiej i Zawale	
zamawiający:	Urząd miejski w Będzinie	
branża:	Elektryka	
nazwa rys.	Plan trasy sieci oświetlenia iluminacyjnego i parkowego	Edycja 0
główny proj.:	mgr inż. arch. Jan Pudło upr. 482/85	data: 07.2009
projektował:	mgr inż. Józef Smaś upr.	skala: 1:500
sprawił:	mgr inż. Janina Kasprza	nr rys.:

000001