


YDYżo 5x10

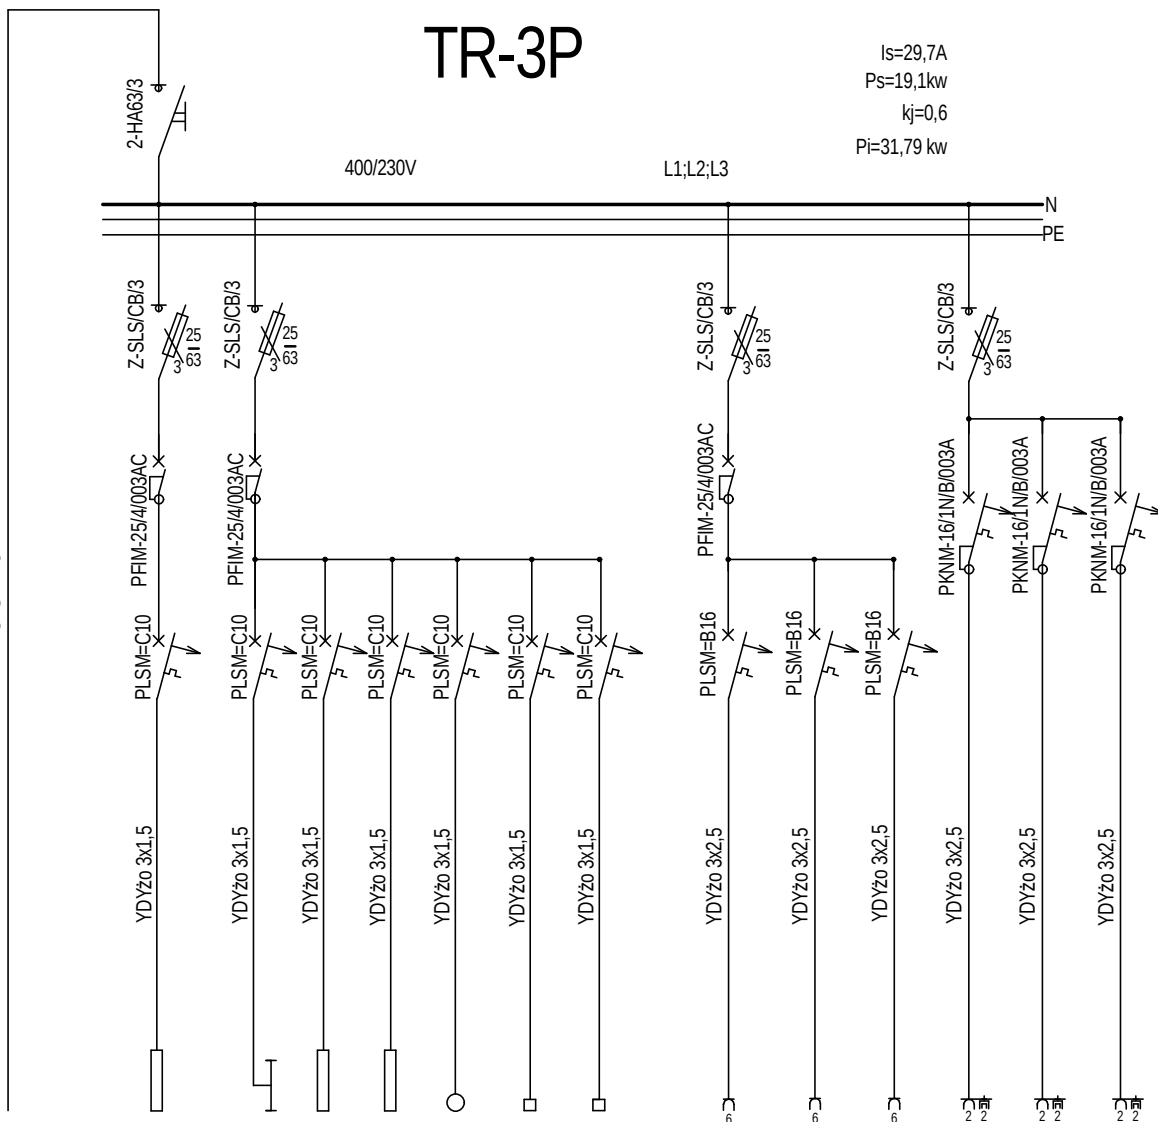

	1	3	1	1	2	1	1	1	1	1	1	1	1	1	IŁOŚĆ
	5,98	0,22	3,26	3,26	0,07	0,5	0,5	3	3	3	3	3	3	3	MOC KW
Zasilanie z GTR rozłącznik na zasilaniu															
PUMY P125 YMA															
Oświetlenie															
MU GA 80VB															
MSC GA 80VB															
W16-1;W7-1															
Zegar-napęd															
Zegar -Oświetlenie															
Serwerownia															
Serwerownia															
Serwerownia															
Serwerownia															
Serwerownia															
Serwerownia															
Serwerownia															
Wyszczególnienie															



autorska pracownia projektowania architektury "APPA-Jan Pudło"
41-605 Świętochłowice ul. Moniuszki 3/8 tel.,fax: 0/32 245 39 61

adres	Będzin ul. Małachowskiego, dworzec Będzin Miasto		
temat	Zmiana funkcji dworca kolejowego Będzin-Miasto na administracyjno- handlową		
projekt	Projekt budowlany wykonawczy wewnętrznych instalacji elektrycznych		
nazwa rys.	Schemat tablicy rozdzielczej TR-3P		
proj. arch.	mgr inż. arch. Jan Pudło upr. proj. 482/85		skala:1:50
projektował	mgr inż. Juliusz Nowacki upr. proj. 56/75/kt		
Sprawił	mgr inż. Krzysztof Biskup upr. proj. 203/84		nr rys 11