

TR-1P

Is=22,4A

Ps=14,4kw


kj=0,4

Pi=35,87

L1;L2;L3

400/230V

YDYzo 5x10

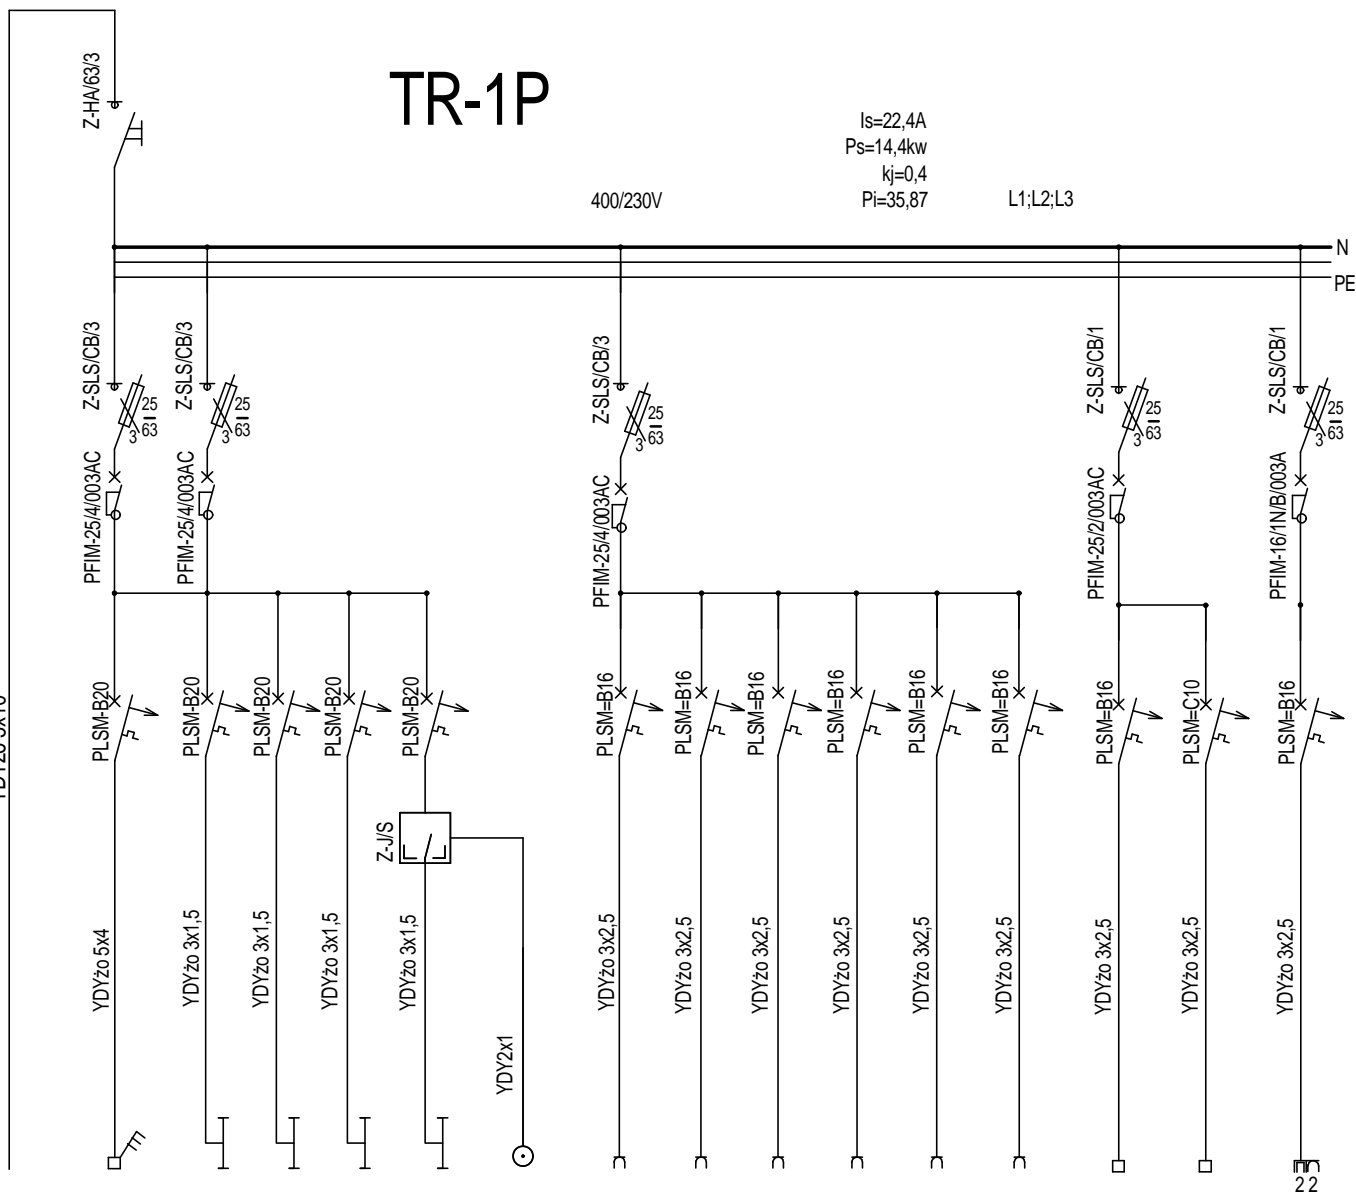

	1	8	14	7	2	2	4	3	4	3	1	1	1	1	1	ILOŚĆ
	12,8	0,6	0,7	0,3	0,15	-	3	3	3	3	3	3	3,26	0,06	1,5	MOC KW
Kuchnia elektryczna																
Sala gimnastyczna																
Pom.socjalne;szatnia M;WCM																
Szatnia kobiet;WC/D;Kuchnia																
Łazienka M																
Sterownia																
Sala gimnastyczna																
Łazienka M																
Szatnia M																
Szatnia;WC/d																
Kuchnia																
Kuchnia																
MSC-GA80VB																
WB-1;W9-1																
Pomieszczenie socjalne																
Wyszczególnienie																



autorska pracownia projektowania architektury "APPA-Jan Pudło"
41-605 Świętochłowice ul. Moniuszki 3/8 tel.,fax: 0/32 245 39 61

adres	Będzin ul. Małachowskiego, dworzec Będzin Miasto		
temat	Zmiana funkcji dworca kolejowego Będzin-Miasto na administracyjno-handlową		
projekt	Projekt budowlany wykonawczy wewnętrznych instalacji elektrycznych		
nazwa rys.	Schemat tablicy rozdzielczej TR-1P		
proj. arch.	mgr inż. arch. Jan Pudło upr. proj. 482/85		skala:1:50
projektował	mgr inż. Juliusz Nowacki upr. proj. 56/75/kt		
Sprawdził	mgr inż. Krzysztof Biskup upr. proj. 203/84		nr rys 7