 
 
 


 





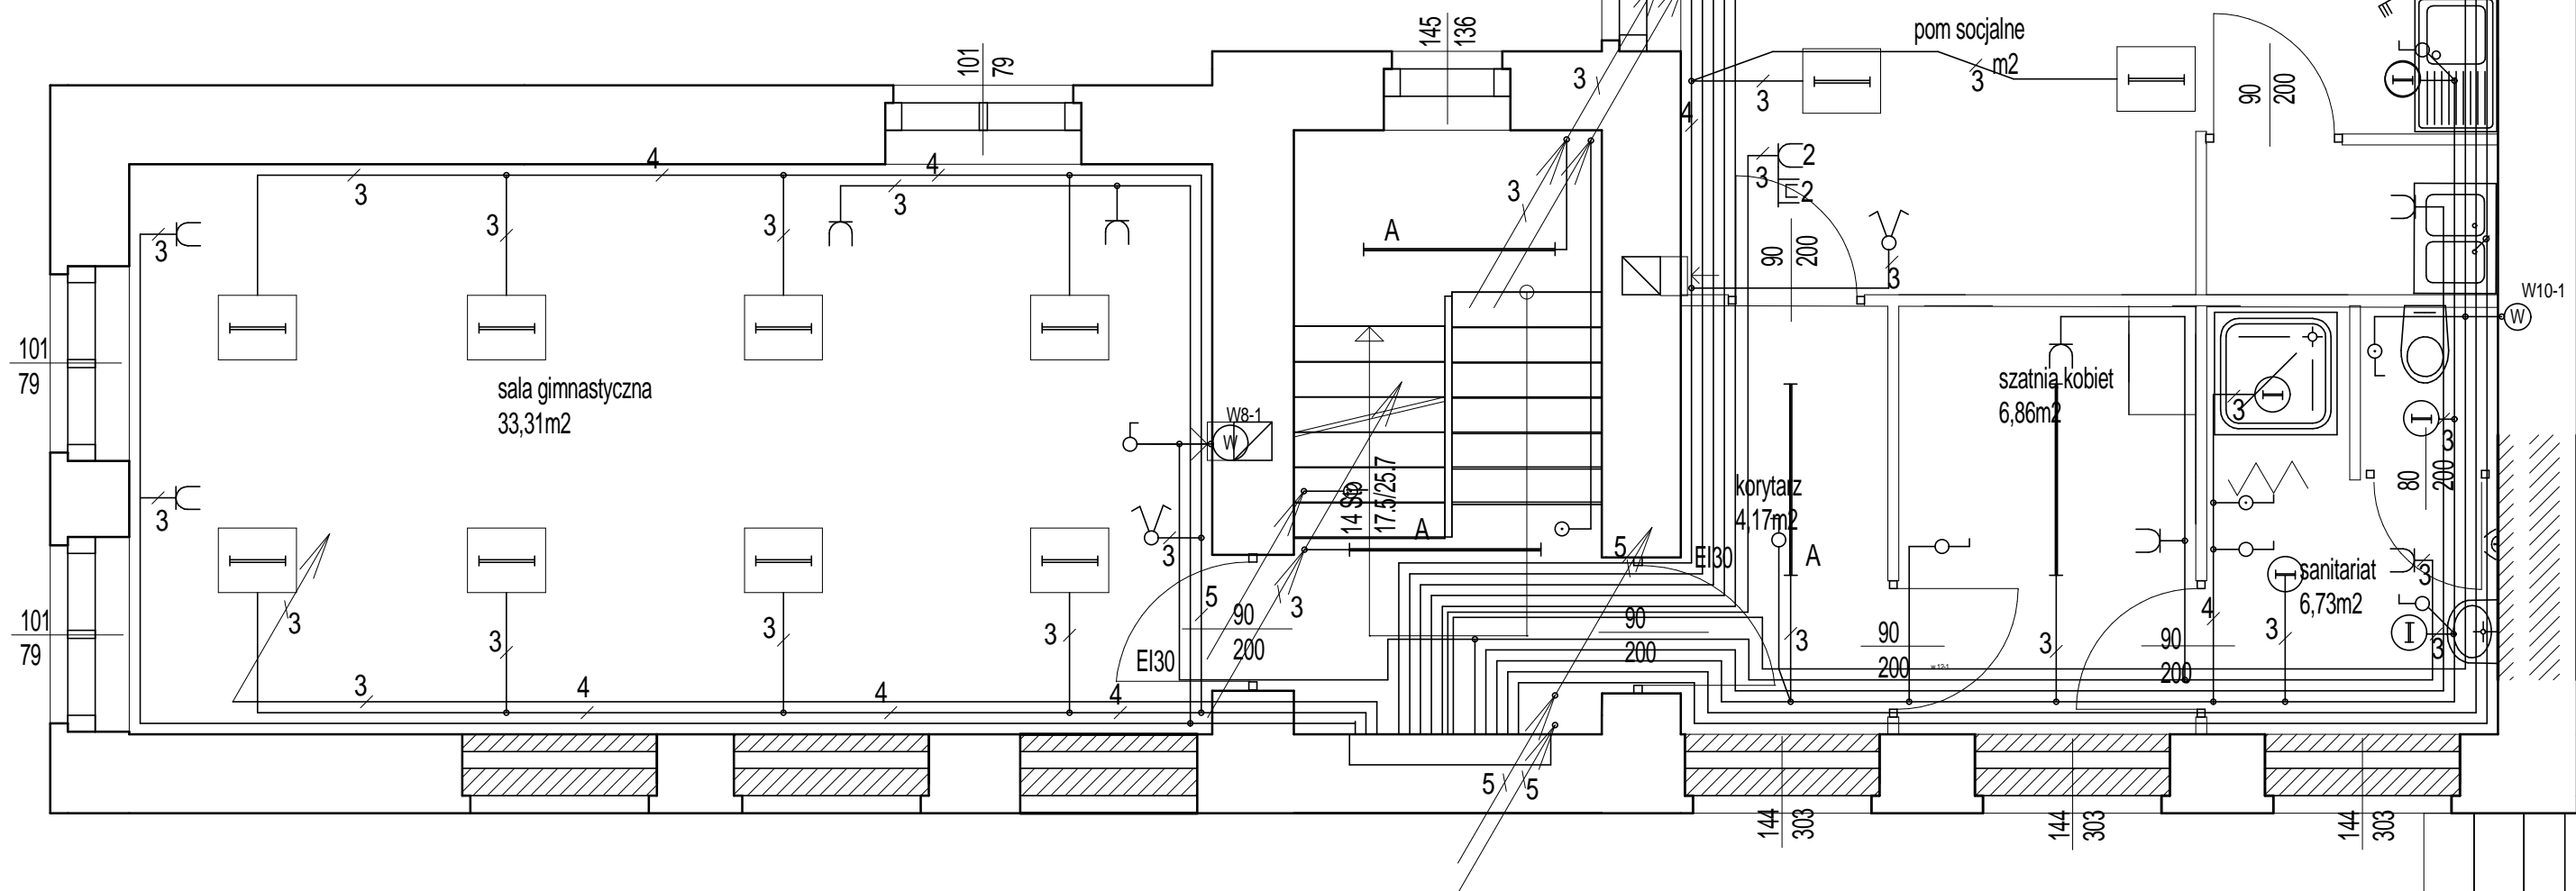



Legenda

-  OPRAWA TCS 214-2x3W
-  OPRAWA TCS 214-4x18W
-  OPRAWA TCS 097-2x36W
-  OPRAWA CTS 097-2x18W
-  OPRAWA PK 21-2x11W
-  Oprawa żarowo PF 100
-  wyłącznik "światło" szczelny
-  gniazdko wtyczkowe (L+N+PE) szczelne
-  2 gniazda wtyczkowe pojedyncze w podwójnej puszcze
-  zestaw 2 gniazd wtyczkowych energ. (L+N+PE) i 2 gniazd informatycznych RJ 45
-  rozłącznik 4G25-10-PK-R122



| | |
|--|--|
|  autorska pracownia projektowania architektury "OPPA-Jan Pudło" | |
| 41-605 Świętochłowice ul. Moniuszki 3/8 tel., fax: 0/32 245 39 61 | |
| adres | Będzin ul. Malachowskiego, dworzec Będzin Miasto |
| temat | Zmiana funkcji dworca kolejowego Będzin-Miasto na administracyjno-handlową |
| projekt | Projekt budowlany wykonawczy wewnętrznych instalacji elektrycznych |
| nazwa rys. | Plan instalacji elektrycznej na 1 piętrze |
| proj. arch. | mgr inż. arch. Jan Pudło upr. proj. 48285 |
| projektował | mgr inż. Juliusz Nowacki upr. proj. 5675kt |
| Sprawdził | mgr inż. Krzysztof Biskup upr. proj. 203/84 |
| skala: 1:50 | nr rys. 8 |