


WYRYS Z MAPY ZASADNICZEJ DO CELÓW PROJEKTOWYCH

Skala 1:1000

ORIENTACJA
SKALA 1:20000

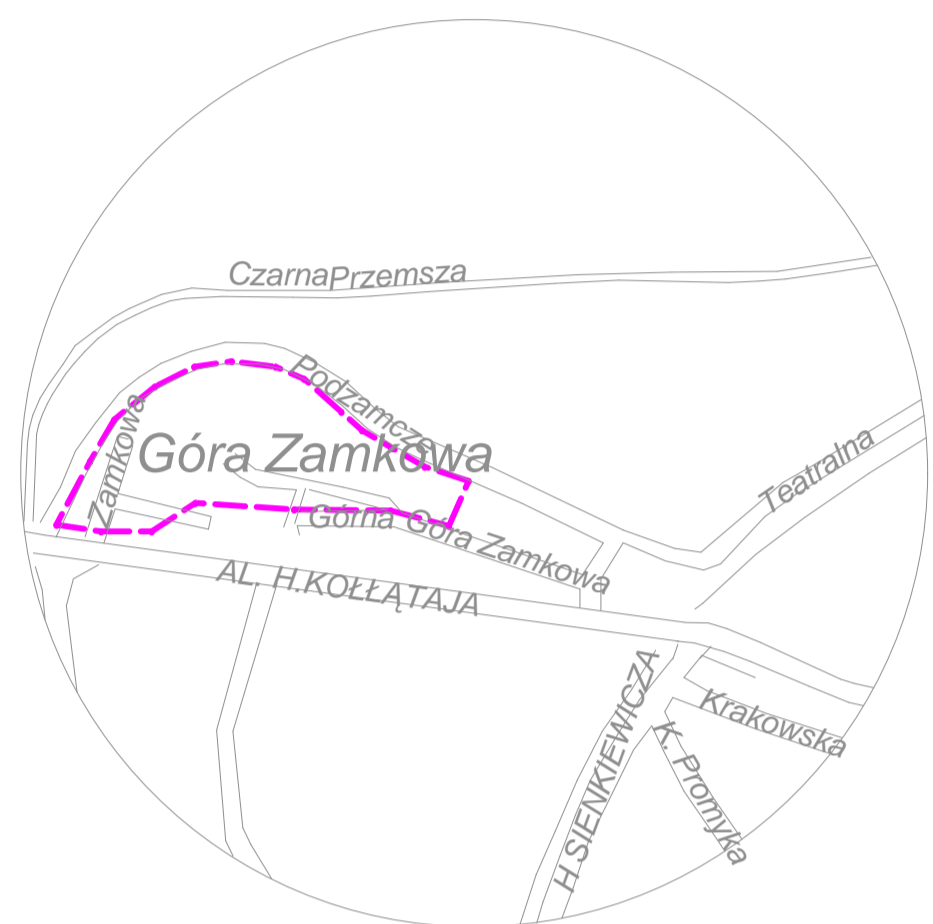

LEGENDA:

- numeracja działek
- granice działek
- istniejąca sieć wodna
- istniejąca sieć kanalizacyjna
- istniejąca sieć energetyczna
- istniejąca sieć telefoniczna
- istniejąca sieć gazowa
- zakres pomiaru



UWAGA:
Granice działek wkreślono graficznie z map ewidencyjnych znajdujących się w Zasobie Geodezyjnym
Nie wyklucza się istnienia w terenie innych nie wykazanych na mapie elementów podziemnego uzbrojenia terenu, których nie zgłoszono do inwentaryzacji, lub o których nie uzyskano informacji w wyniku przeprowadzonych wywiadów.
Nie wyklucza się innego, odbiegającego od wykazanego na mapie przebiegu elementów podziemnego uzbrojenia terenu.
Zaleca się wykonanie przekopów kontrolnych przed rozpoczęciem prac ziemnych.

Pomiar uzupełniający wykonał w ramach KERG 592-176/09
geodeta uprawniony : mgr inż Andrzej Kostur
Mapa aktualna na dzień: 15.10.2009r.

- A_ projektowana rekonstrukcja wału obronnego
- B_ projektowana rekonstrukcja płozmianek
- C_ projektowany punkt informacyjny
- D_ projektowany Ogródek Jordanowski
- E_ projektowana przebudowa wejścia do podziemi
- 1-15 lokalizacja projektowanych punktów magicznych
- OBZAR OPRACOWANIA
- PROJEKTOWANE MURKI
- PROJEKTOWANE NAWIERZCHNIE Z KOSTKI GRANITOWEJ ANTYPOŚLIŻGOWEJ
- PROJEKTOWANE NAWIERZCHNIE SZTUCZNE
- PROJEKTOWANE NAWIERZCHNIE ŻWIWOWE
- PROJEKTOWANE ŻYWIPOŁYTY
- PROJEKTOWANE UTWARDZENIE POD EKSPOZYCJĘ
- PROJEKTOWANE ŁAWKI I KOSZTY NA ŚMIECI
- WEJŚCIE DO OGRÓDKA JORDANOWSKIEGO
- WEJŚCIE DO BUDYNKU INFORMACYJNEGO
- PROJEKTOWANE PRZYŁĄCZE WODY
- PROJEKTOWANE PRZYŁĄCZE KANALIZACJI SANITARNEJ
- PROJEKTOWANE PRZYŁĄCZE KANALIZACJI DESZCZOWEJ
- TRASY KABLOWE ZASILAJĄCE OPRAWY
- SZAFKA OŚWIETLENIA TERENU
- ZŁĄCZE KABLOWO-POMIAROWE (DOSTAWA W ZAKRESIE ZE - ENION)
- OPRAWA OŚWIETLENIOWA MONTOWANA W ZIEMI /WEJŚCIE DO PODZIEMIA/
- OPRAWA OŚWIETLENIOWA MONTOWANA NA SŁUPIE 4,5M
- OPRAWA OŚWIETLENIOWA WBUDOWANA W GRUNT
- OPRAWA OŚWIETLENIOWA MONTOWANA W MURZE /KRĘGI, SCHODY/
- OPRAWA OŚWIETLENIOWA MONTOWANA W ZIEMI /KRĘGI/

PROJEKT BUDOWLANO-WYKONAWCZY	
AAG s.c. ul. Chorzowska 64 41-100 Gliwice www.aag.com.pl tel. (033) 331 16 17 al. Wolności 21 41-800 Katowice	Projekt zagospodarowania terenu
mgr inż. Andrzej Kostur mgr inż. Dariusz Kozłowski mgr inż. Dariusz Kozłowski	mgr inż. Dariusz Kozłowski mgr inż. Dariusz Kozłowski
grudzień 2009	grudzień 2009
1:500	1:500
ab-01z	ab-01z