



Tablica rozdzielcza piwnicy T0 400/230V; AC

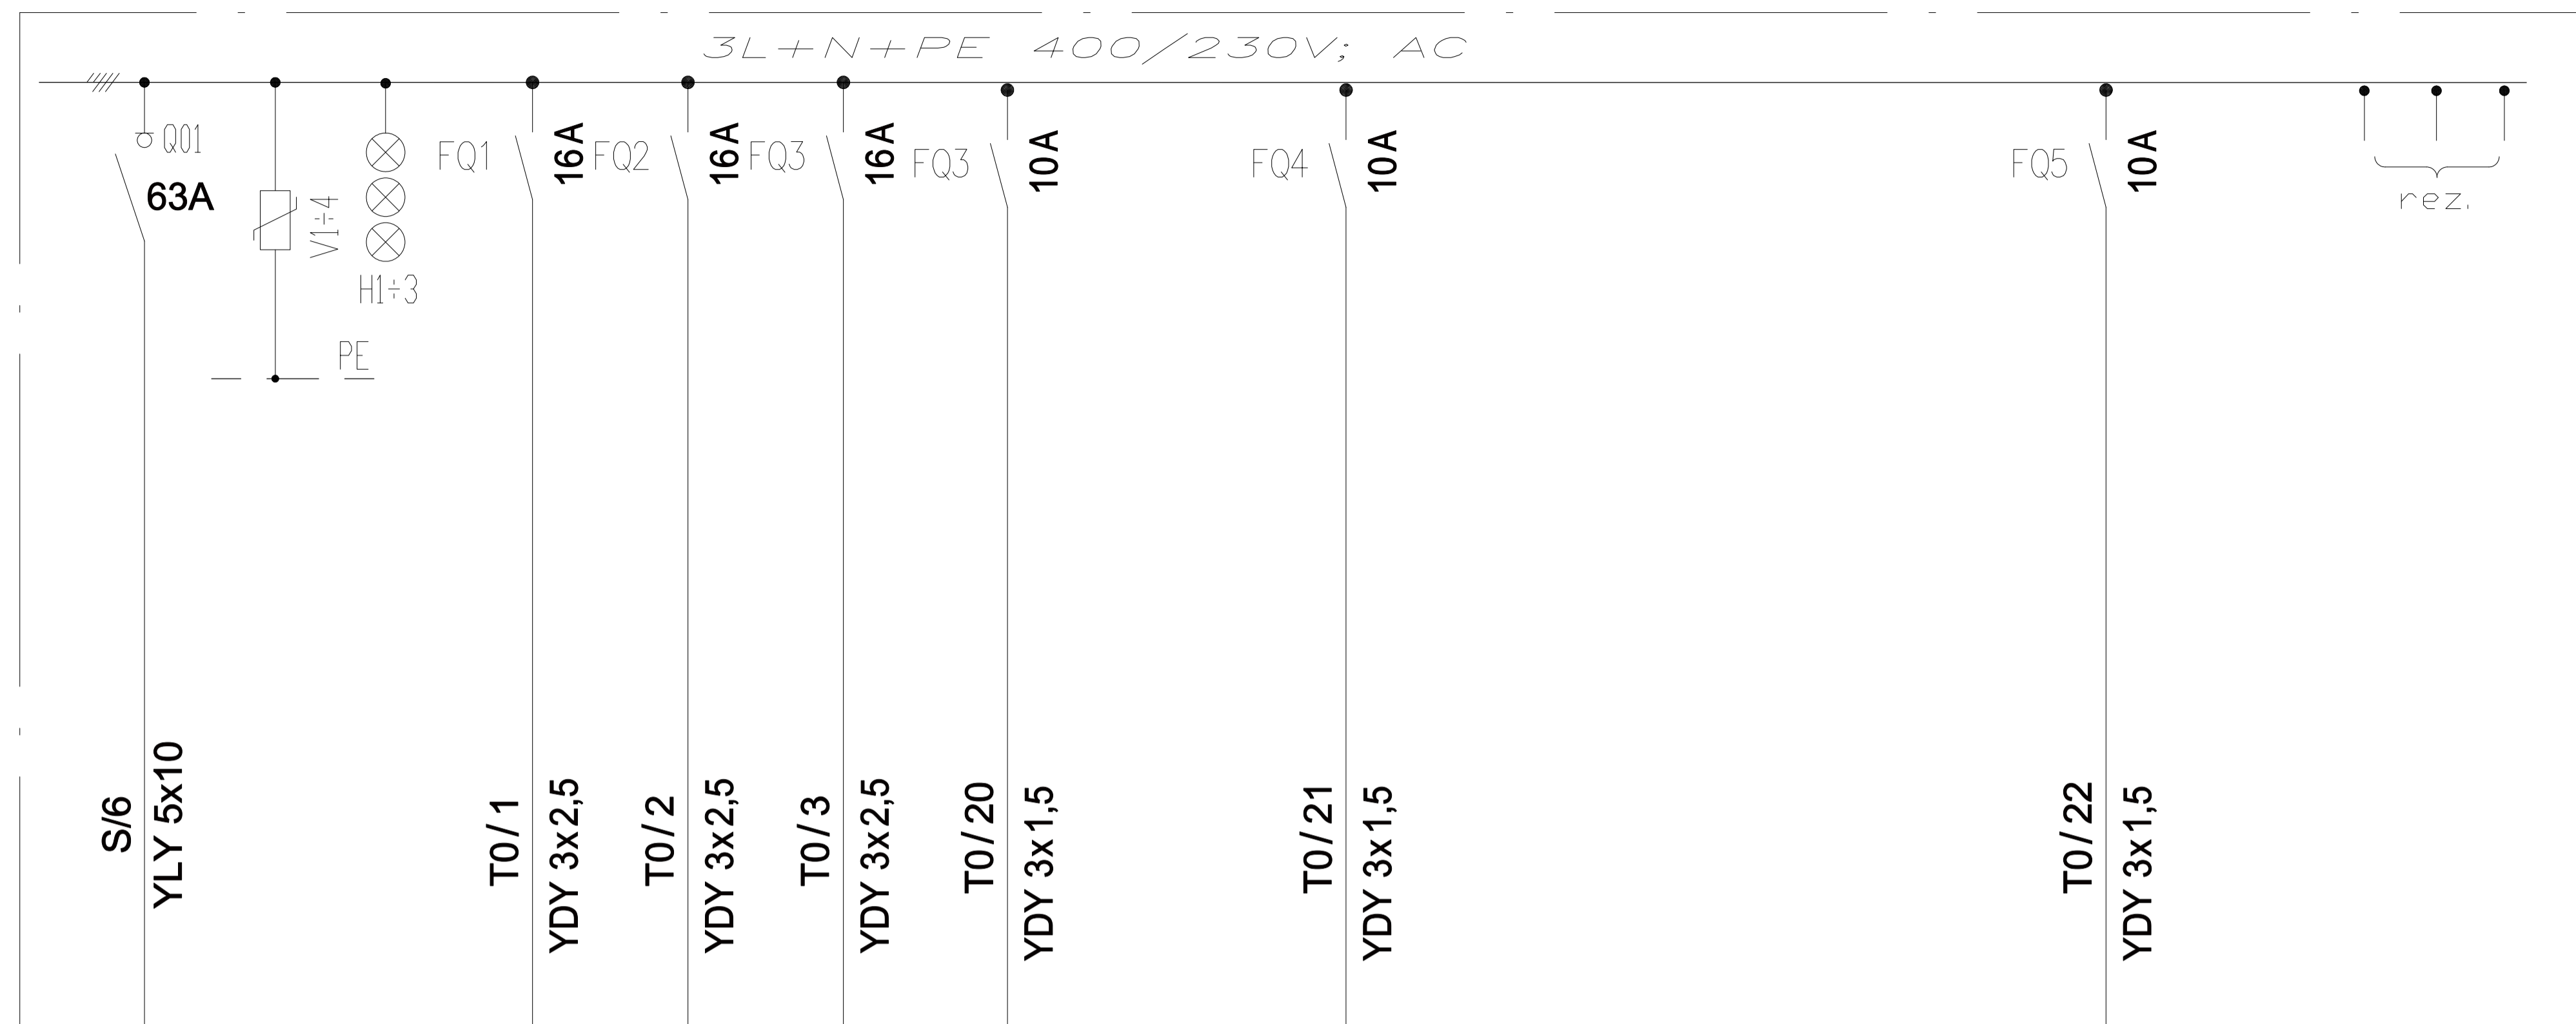

ilość	5	4	2	2	6	4	2	3	3	1	3	1	2	2	2	2	2	1
moc [W]	1000	800	1500	172	516	344	172	258	78	15	78	15	172	172	172	172	172	86
numer pom.	0,07 0,14 0,15 0,01	0,02 0,03 0,04 0,05	0,13 0,09	0,17	0,01 0,01	0,01	0,15 0,14	0,14	0,11 0,12 0,13	0,11	0,09 0,10	0,10	0,07	0,02	0,03	0,04	0,05	0,06

Tablica rozdzielcza T0 Widok. Skala 1-10

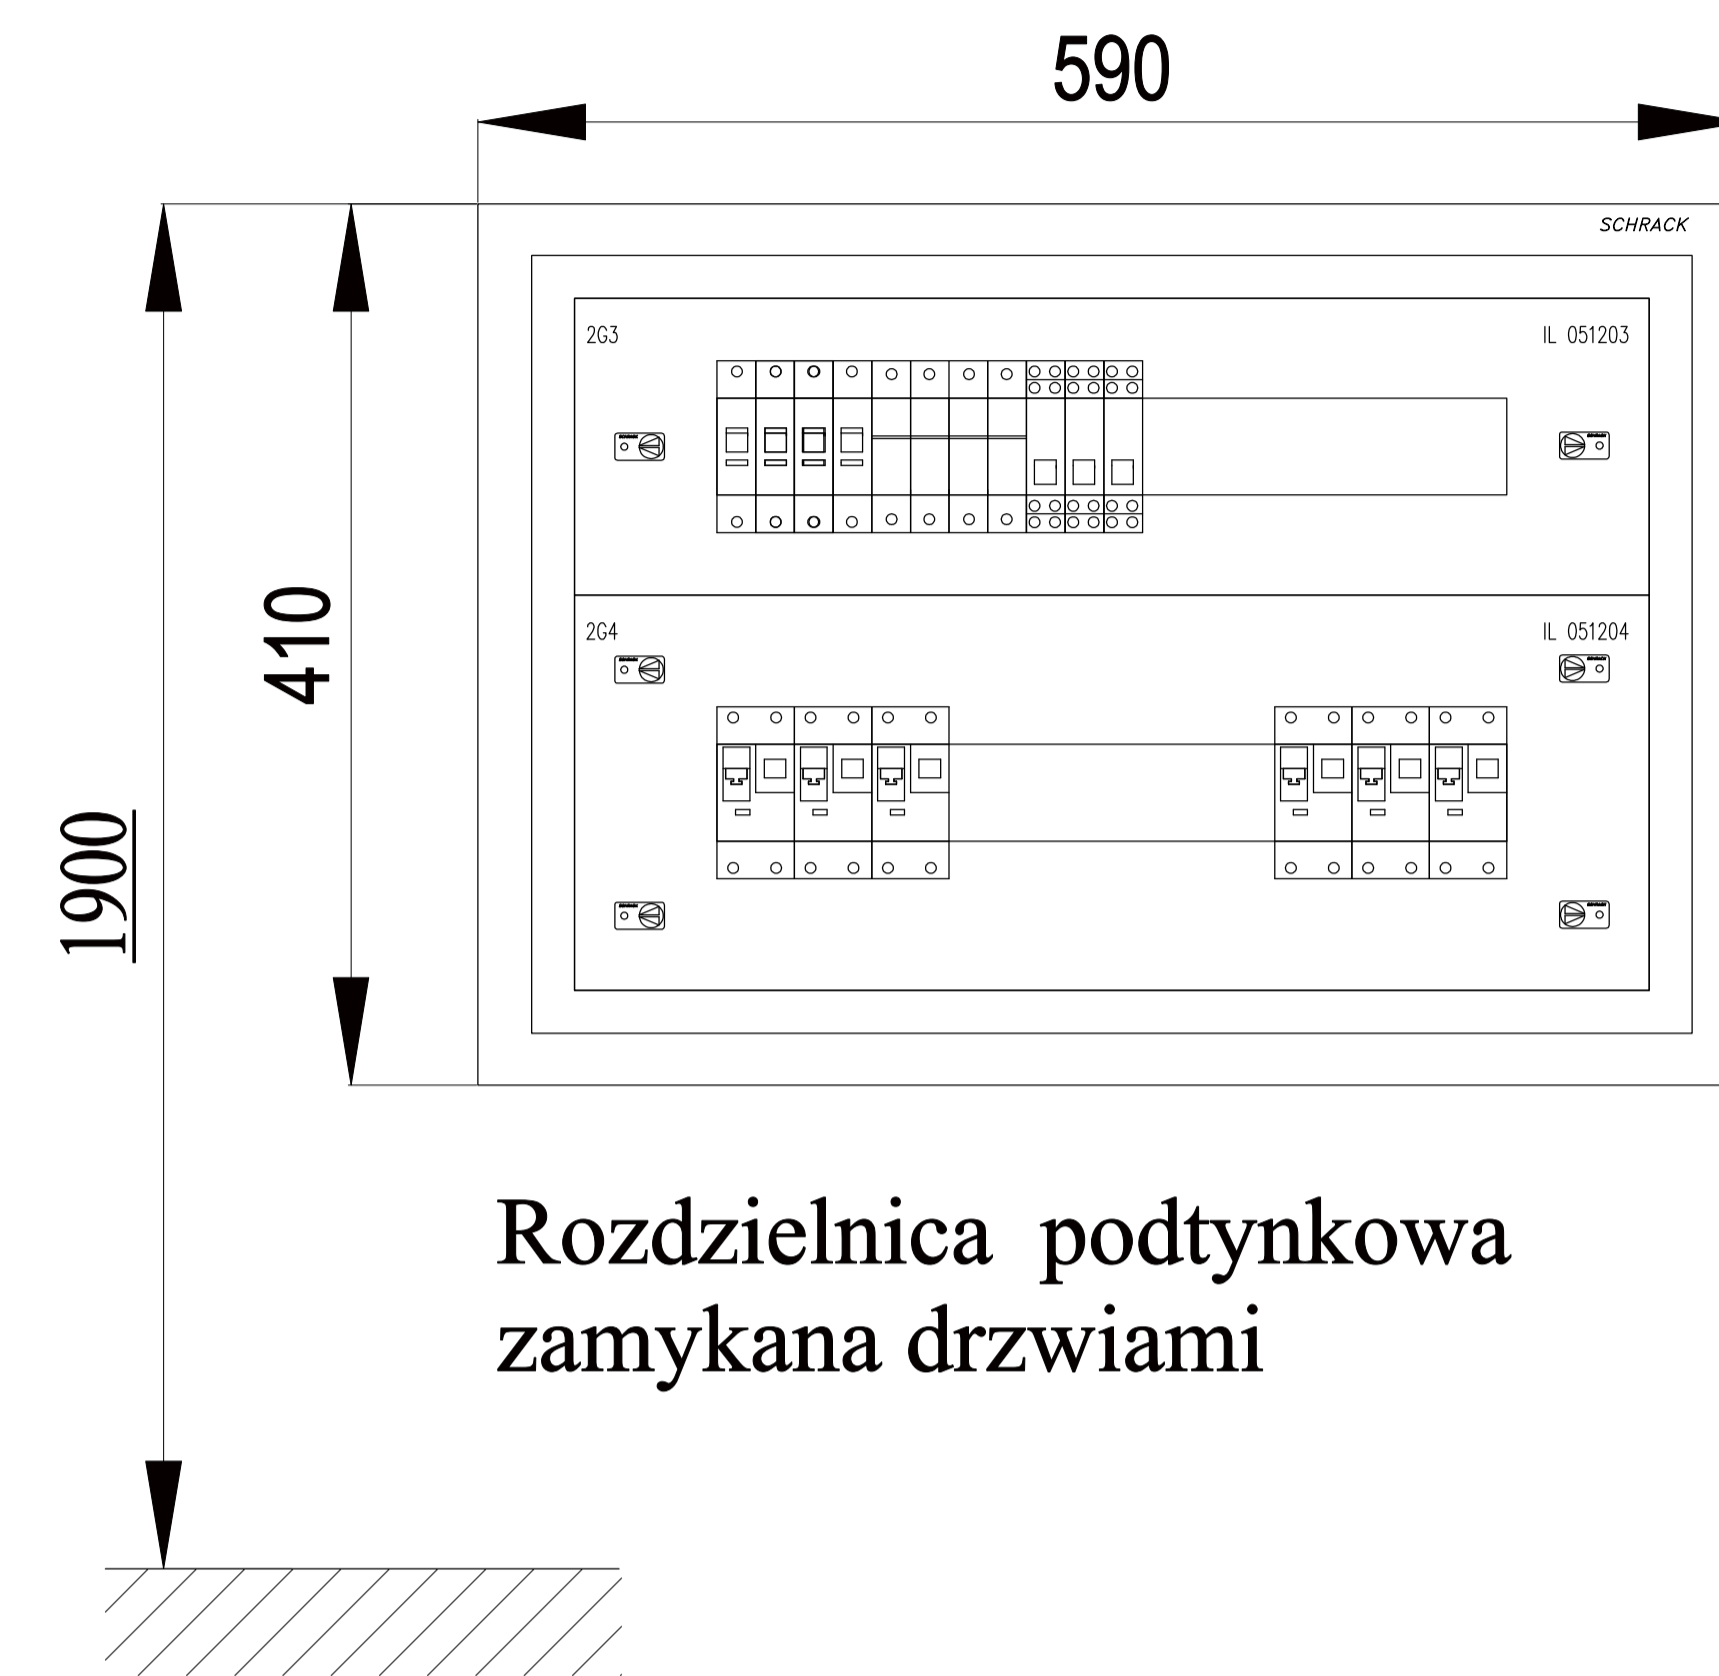

LEGENDA

- Q 01 – Rozłącznik izolacyjny do zabudowy na szynę TH 63A typ IS-63/4
- H1÷3 – Lampka sygnalizacyjna typ BZ LM (czerwona, zielona, pomarańczowa)
- V1÷4 – Ochronnik przeciwprzepięciowy wtykowy do zabezpieczania urządzeń przed przepięciami typ SP-B+C/3+1
- FQ1÷2 – Wyłącznik instalacyjny różnicowoprądowy z członem nadpr. In=16A 1bieg. typ CKN10-16/1N/C/003
- FQ3÷5 – Wyłącznik instalacyjny różnicowoprądowy z członem nadpr. In=10A 1bieg. typ CKN10-10/1N/C/003

PRACOWNIA KWADRO ARCHITEKTONICZNA - GLIWICE /PRAWA AUTORSKIE ZASTRZEŻONE/

PROJEKT ROZBUDOWY, PRZEBUDOWY, TERMOMODERNIZACJI HOTELU OSiR PRZY UL. SPORTOWEJ W BĘDZINIE		PRACOWNIA ARCHITEKTONICZNA KWADRO www.kwadro.gliwice.pl e-mail: architekci@kwadro.gliwice.pl			
PROJEKT WYKONAWCZY INSTALACJE ELEKTRYCZNE		PROJEKTOWAŁ	NAZWISKO	DATA	PODPIS
		inst. elektr. opr. bud. 585/01	inż. Mariusz KOSIORZ	03.05r.	
		OPRACOWAŁ	Ireneusz MAGIERA	03.05r.	
TRESC RYSUNKU SCHEMAT I WIDOK TABLICY ROZDZIELCZEJ PIWNICY T0		SPRAWDZIŁ	inż. Mieczysław RISS	03.05r.	
ZLECIENIODAWCA GMINA BĘDZIN 42-500 BĘDZIN, UL. 11 LISTOPADA 20		UMOWA NR ZP.34141-22/04			
JEDNOSTKA PROJEKTOWANIA A.W. POLAK ARCHITEKTURA I KONSTRUKCJA 44-100 GLIWICE ul. PUSZKINA 35 tel. 32/ 234 63 56		RYSUNEK ZASTĘPUJE RYSUNEK :		DATA MARZEC 2005	SKALA 1:10
		EDYCJA:	SYMBOL:	NUMER:	
		1	E	14	