
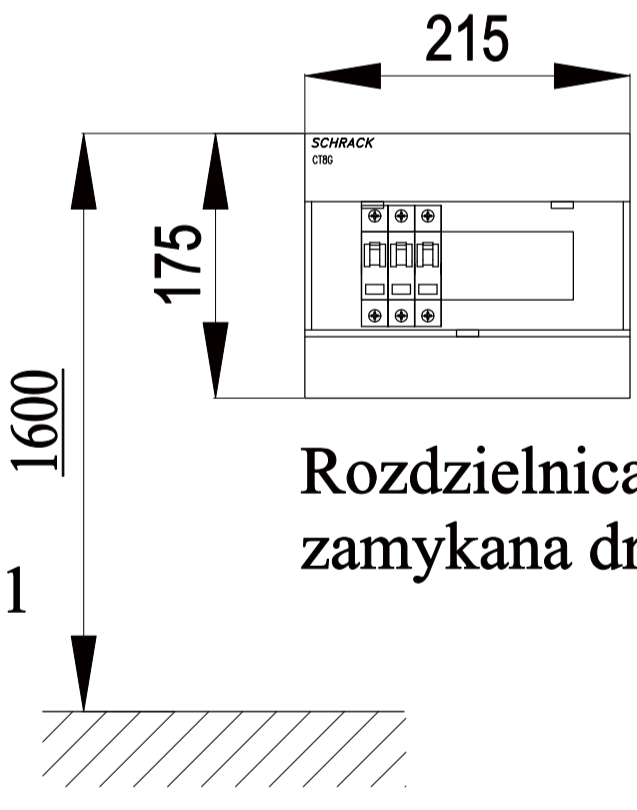
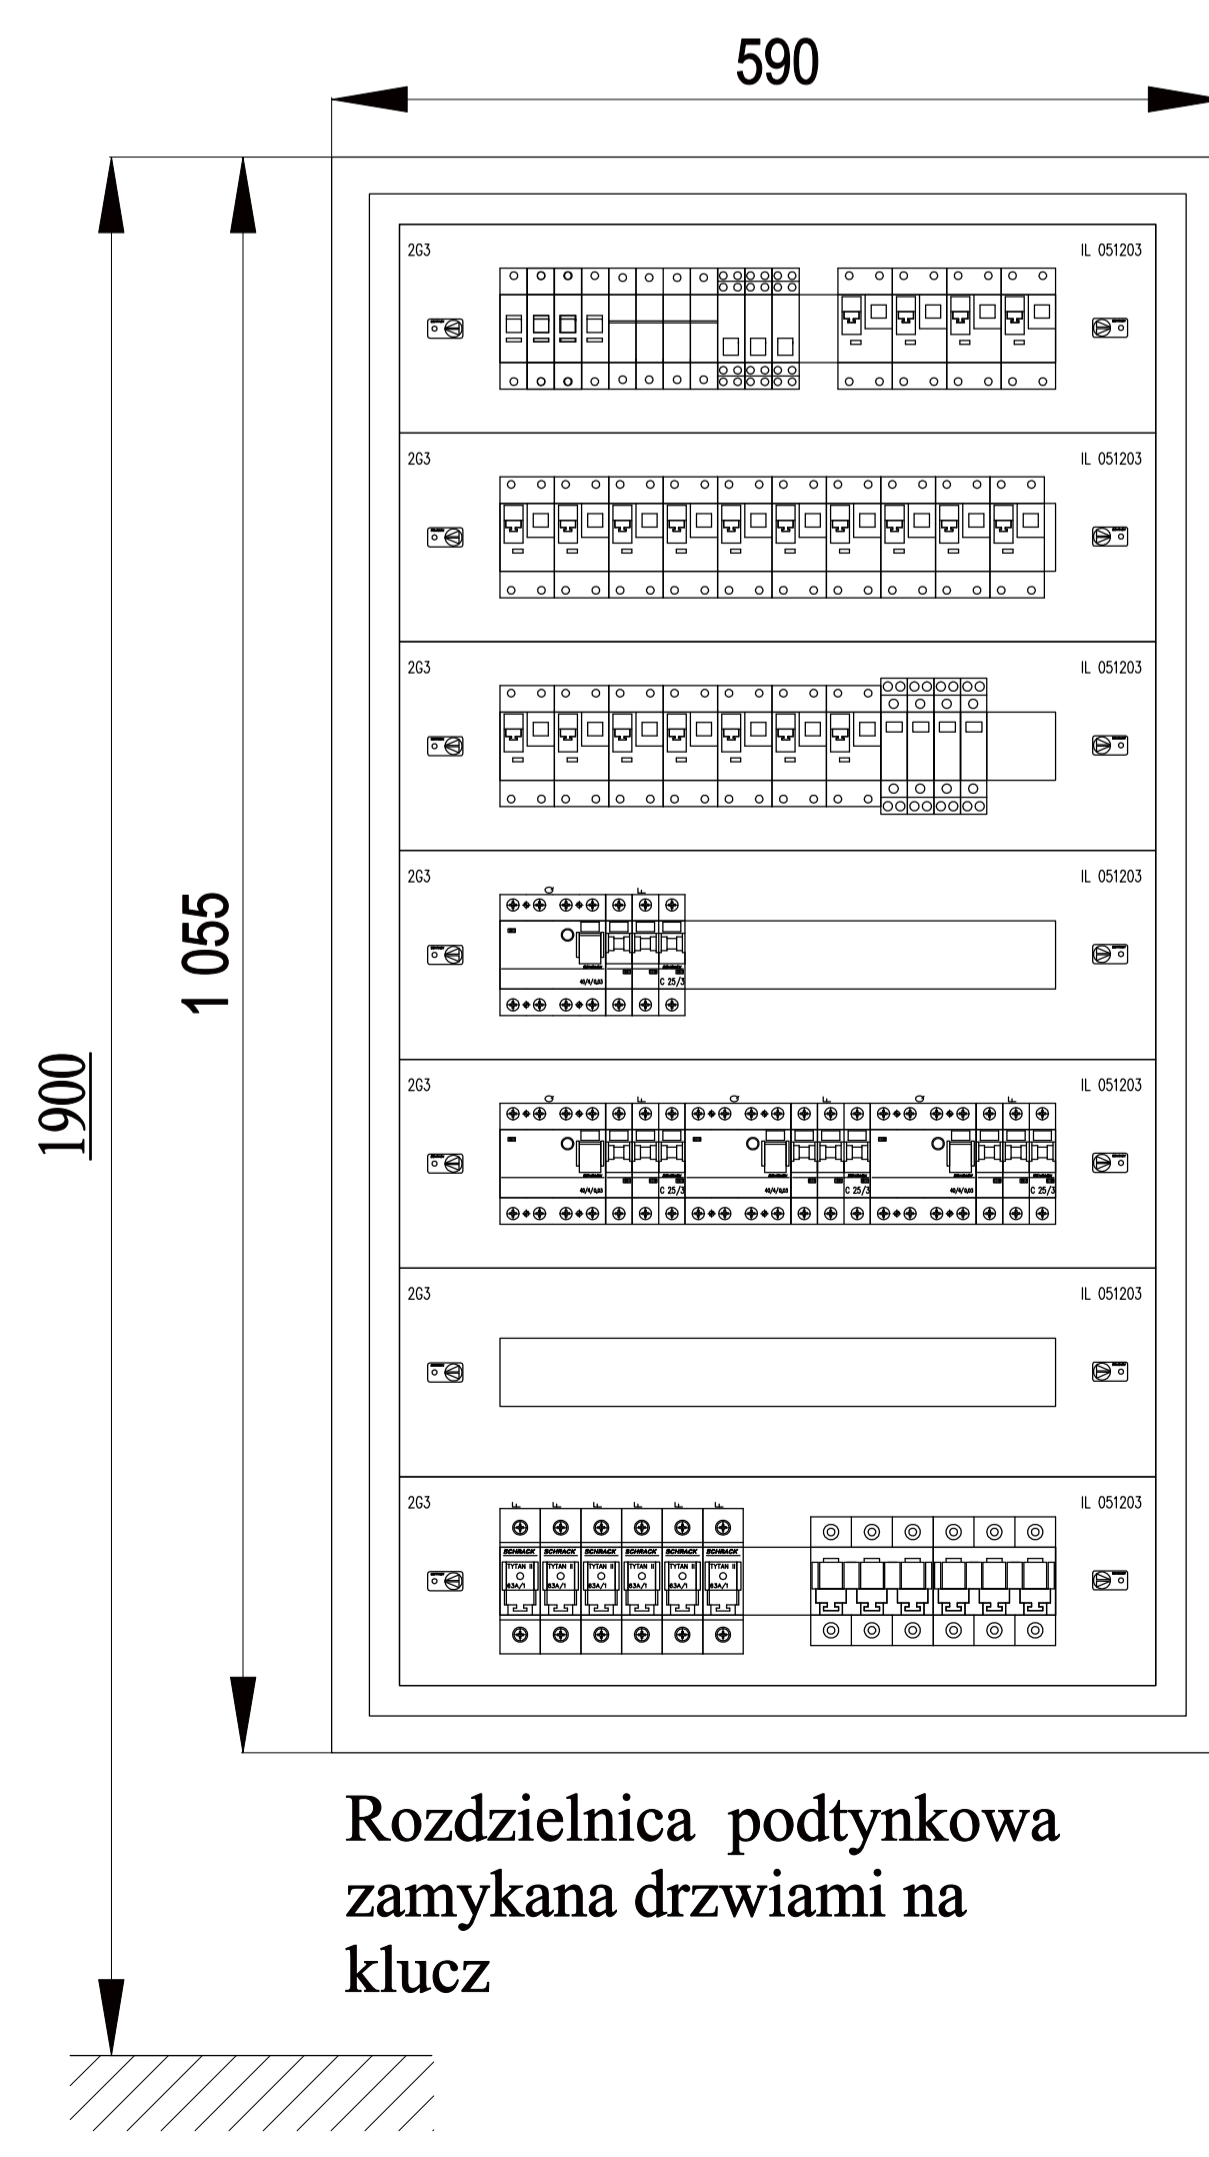



Tablica rozdzielcza T11 400/230V; AC - ciąg dalszy

3L+N+PE 400/230V; AC

ciąg dalszy rys E-15

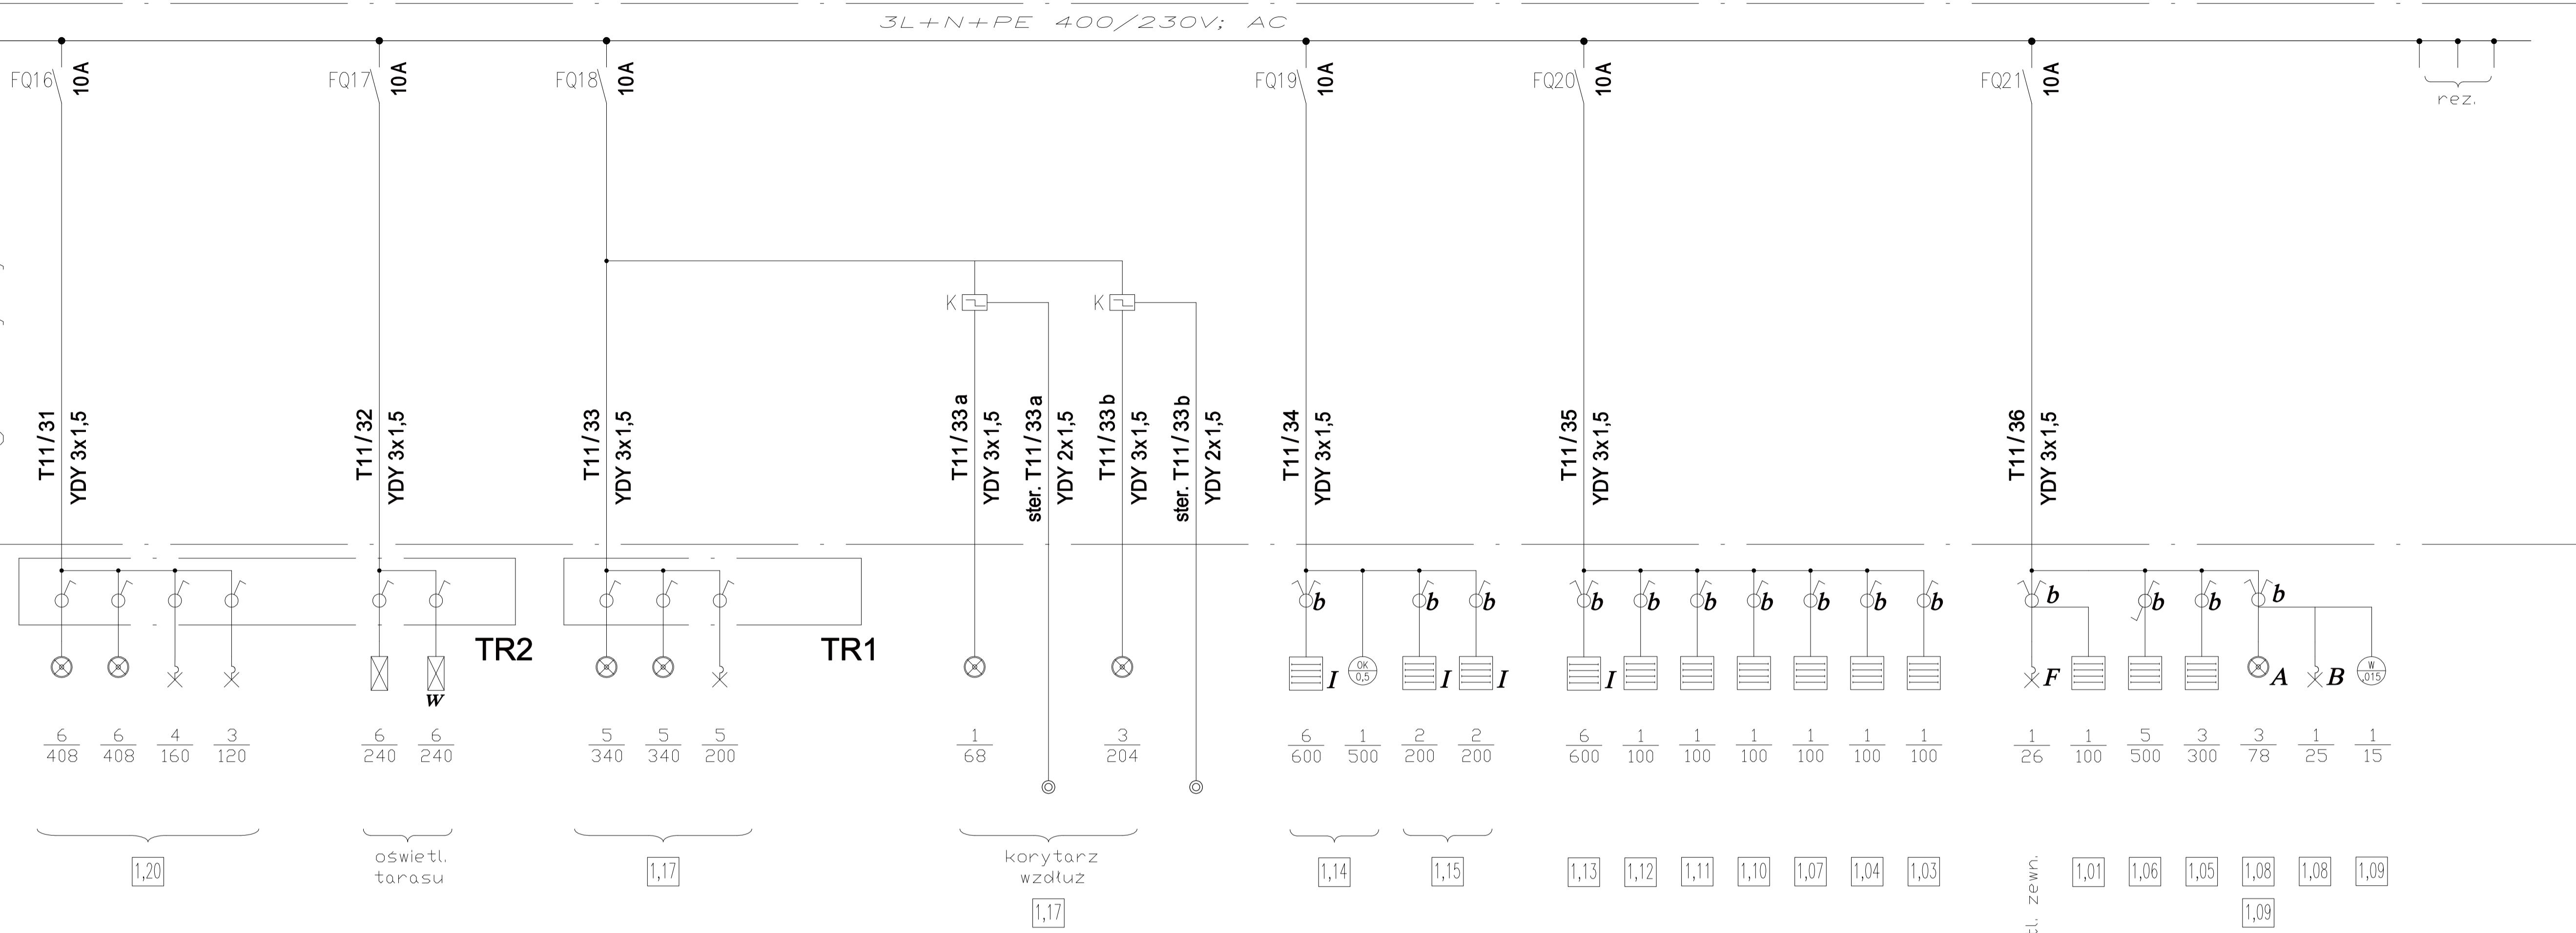

Tablica sterująca oświetleniem TR1
Widok. Skala 1-10

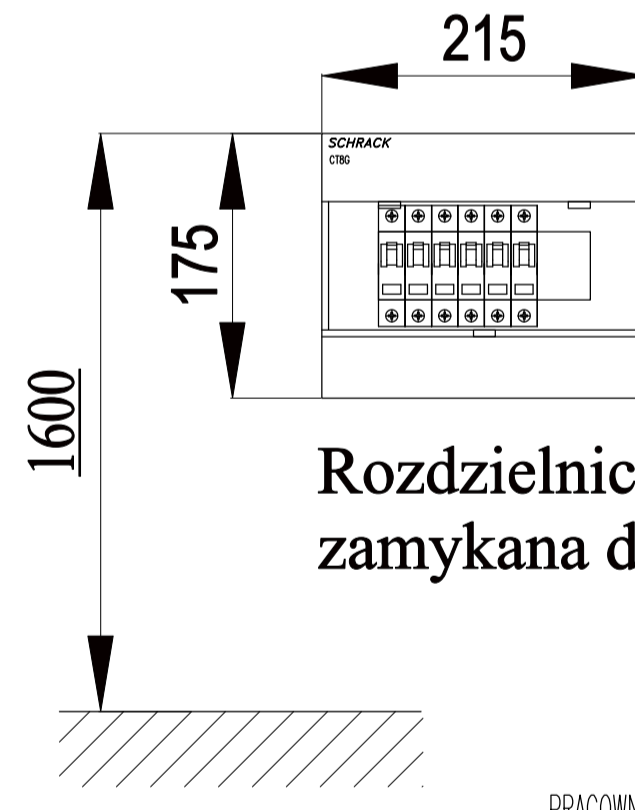

Tablica sterująca oświetleniem TR2
Widok. Skala 1-10

PRACOWNIA KWADRO ARCHITEKTONICZNA - GŁIWICE /PRAWA AUTORSKIE ZASTRZEŻONE/

PROJEKT ROZBUDOWY, PRZEBUDOWY, TERMOMODERNIZACJI HOTELU OSIR PRZY UL. SPORTOWEJ W BĘDZINIE		PRACOWNIA ARCHITEKTONICZNA KWADRO e-mail: architekci@kwadro.gliwice.pl www.kwadro.gliwice.pl			
PROJEKT WYKONAWCZY INSTALACJE ELEKTRYCZNE		PROJEKTOWAŁ inst. elektr. upr. bud. 585/01	NAZWISKO inż. Mariusz KOSIORZ	DATA 03.05r.	PODPIS
TRESC RYSUNKU SCHEMAT I WIDOK TABLICY ROZDZIELCZEJ PARTERU T11		OPRACOWAŁ Ireneusz MAGIERA	DATA 03.05r.		
ZLECENIODAWCA GMINA BĘDZIN 42-500 BĘDZIN, UL. 11 LISTOPADA 20		UMOWA NR ZP.34141-22/04	SPRAWDZIŁ upr. bud. 1135/94	inż. Mieczysław RISS	DATA 03.05r.
JEDNOSTKA PROJEKTOWANIA A.W. POLAK ARCHITEKTURA I KONSTRUKCJA 44-100 GŁIWICE UL. PUŠZKINA 35 tel. 32/ 234 63 56		RYSUNEK ZASTĘPUJE RYSUNEK :		DATA MARZEC 2005	SKALA 1:10
		EDYCJA: 1	SYMBOL: E	NUMER: 15.1	