
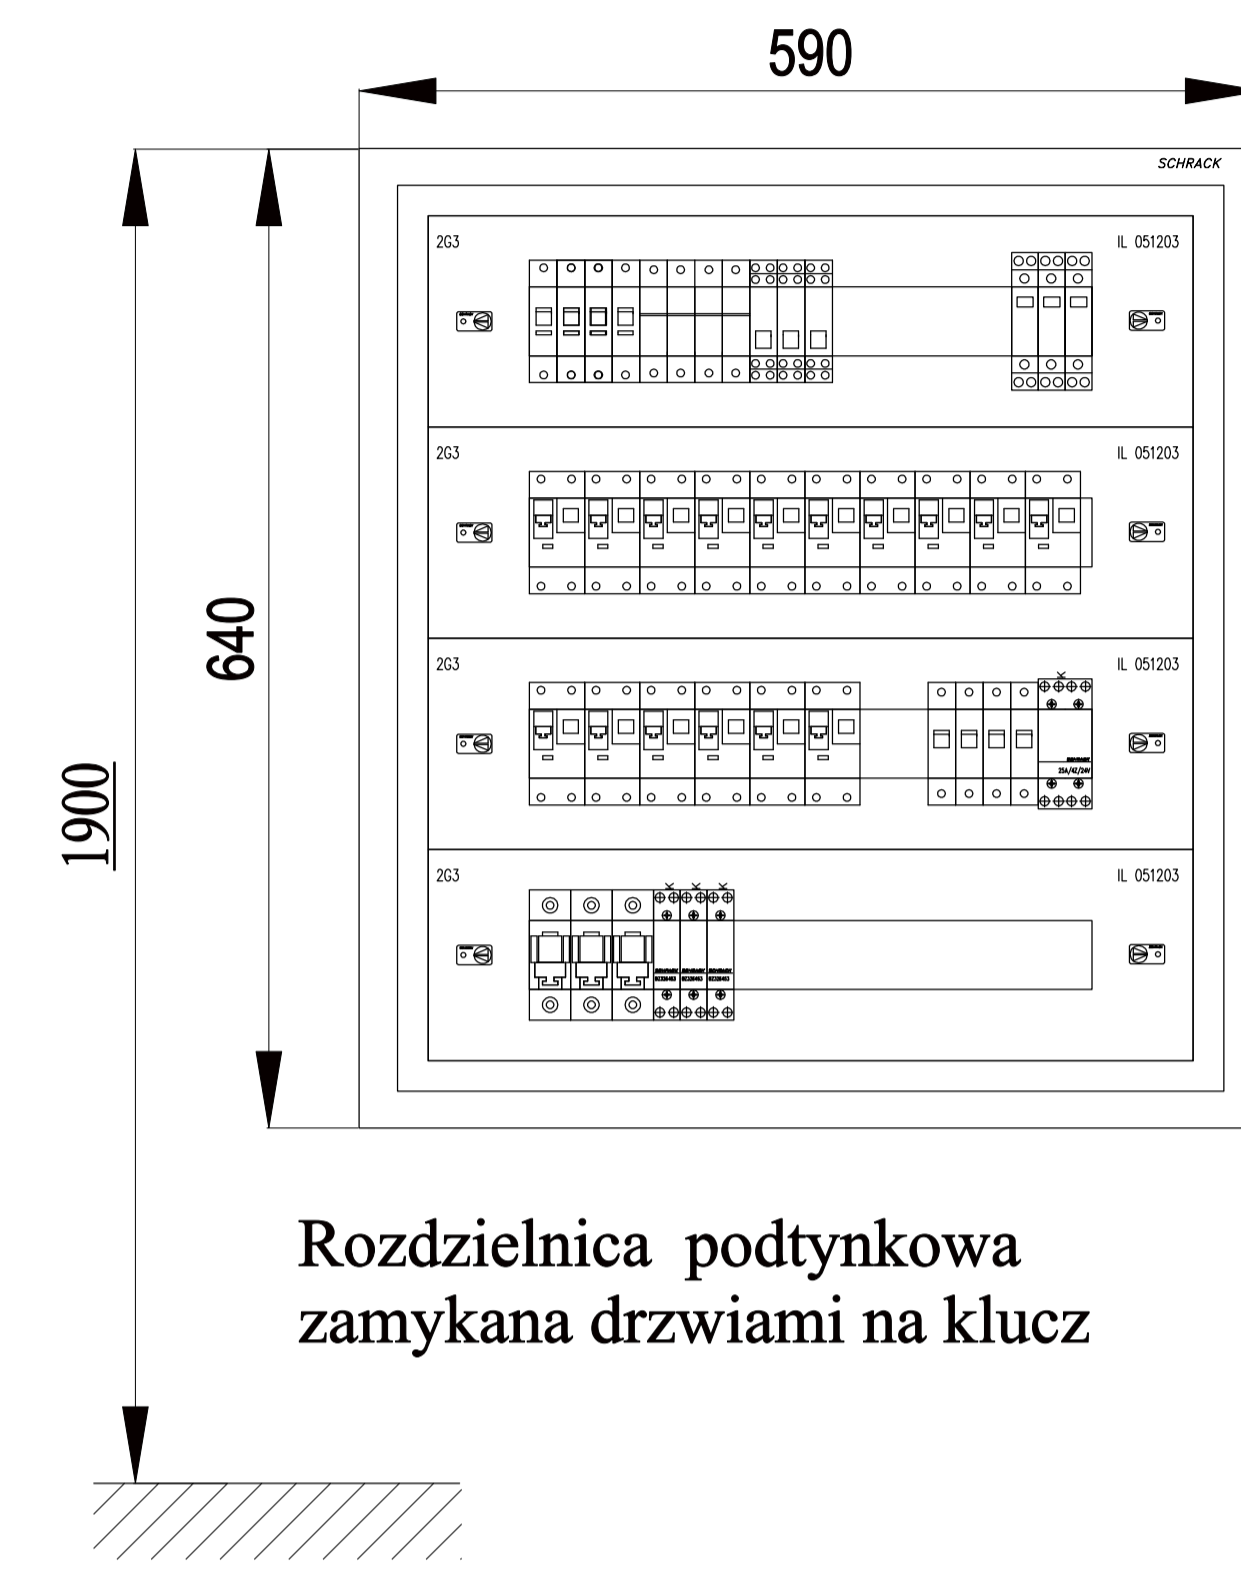


# Tablica rozdzielcza T12 400/230V; AC - ciąg dalszy

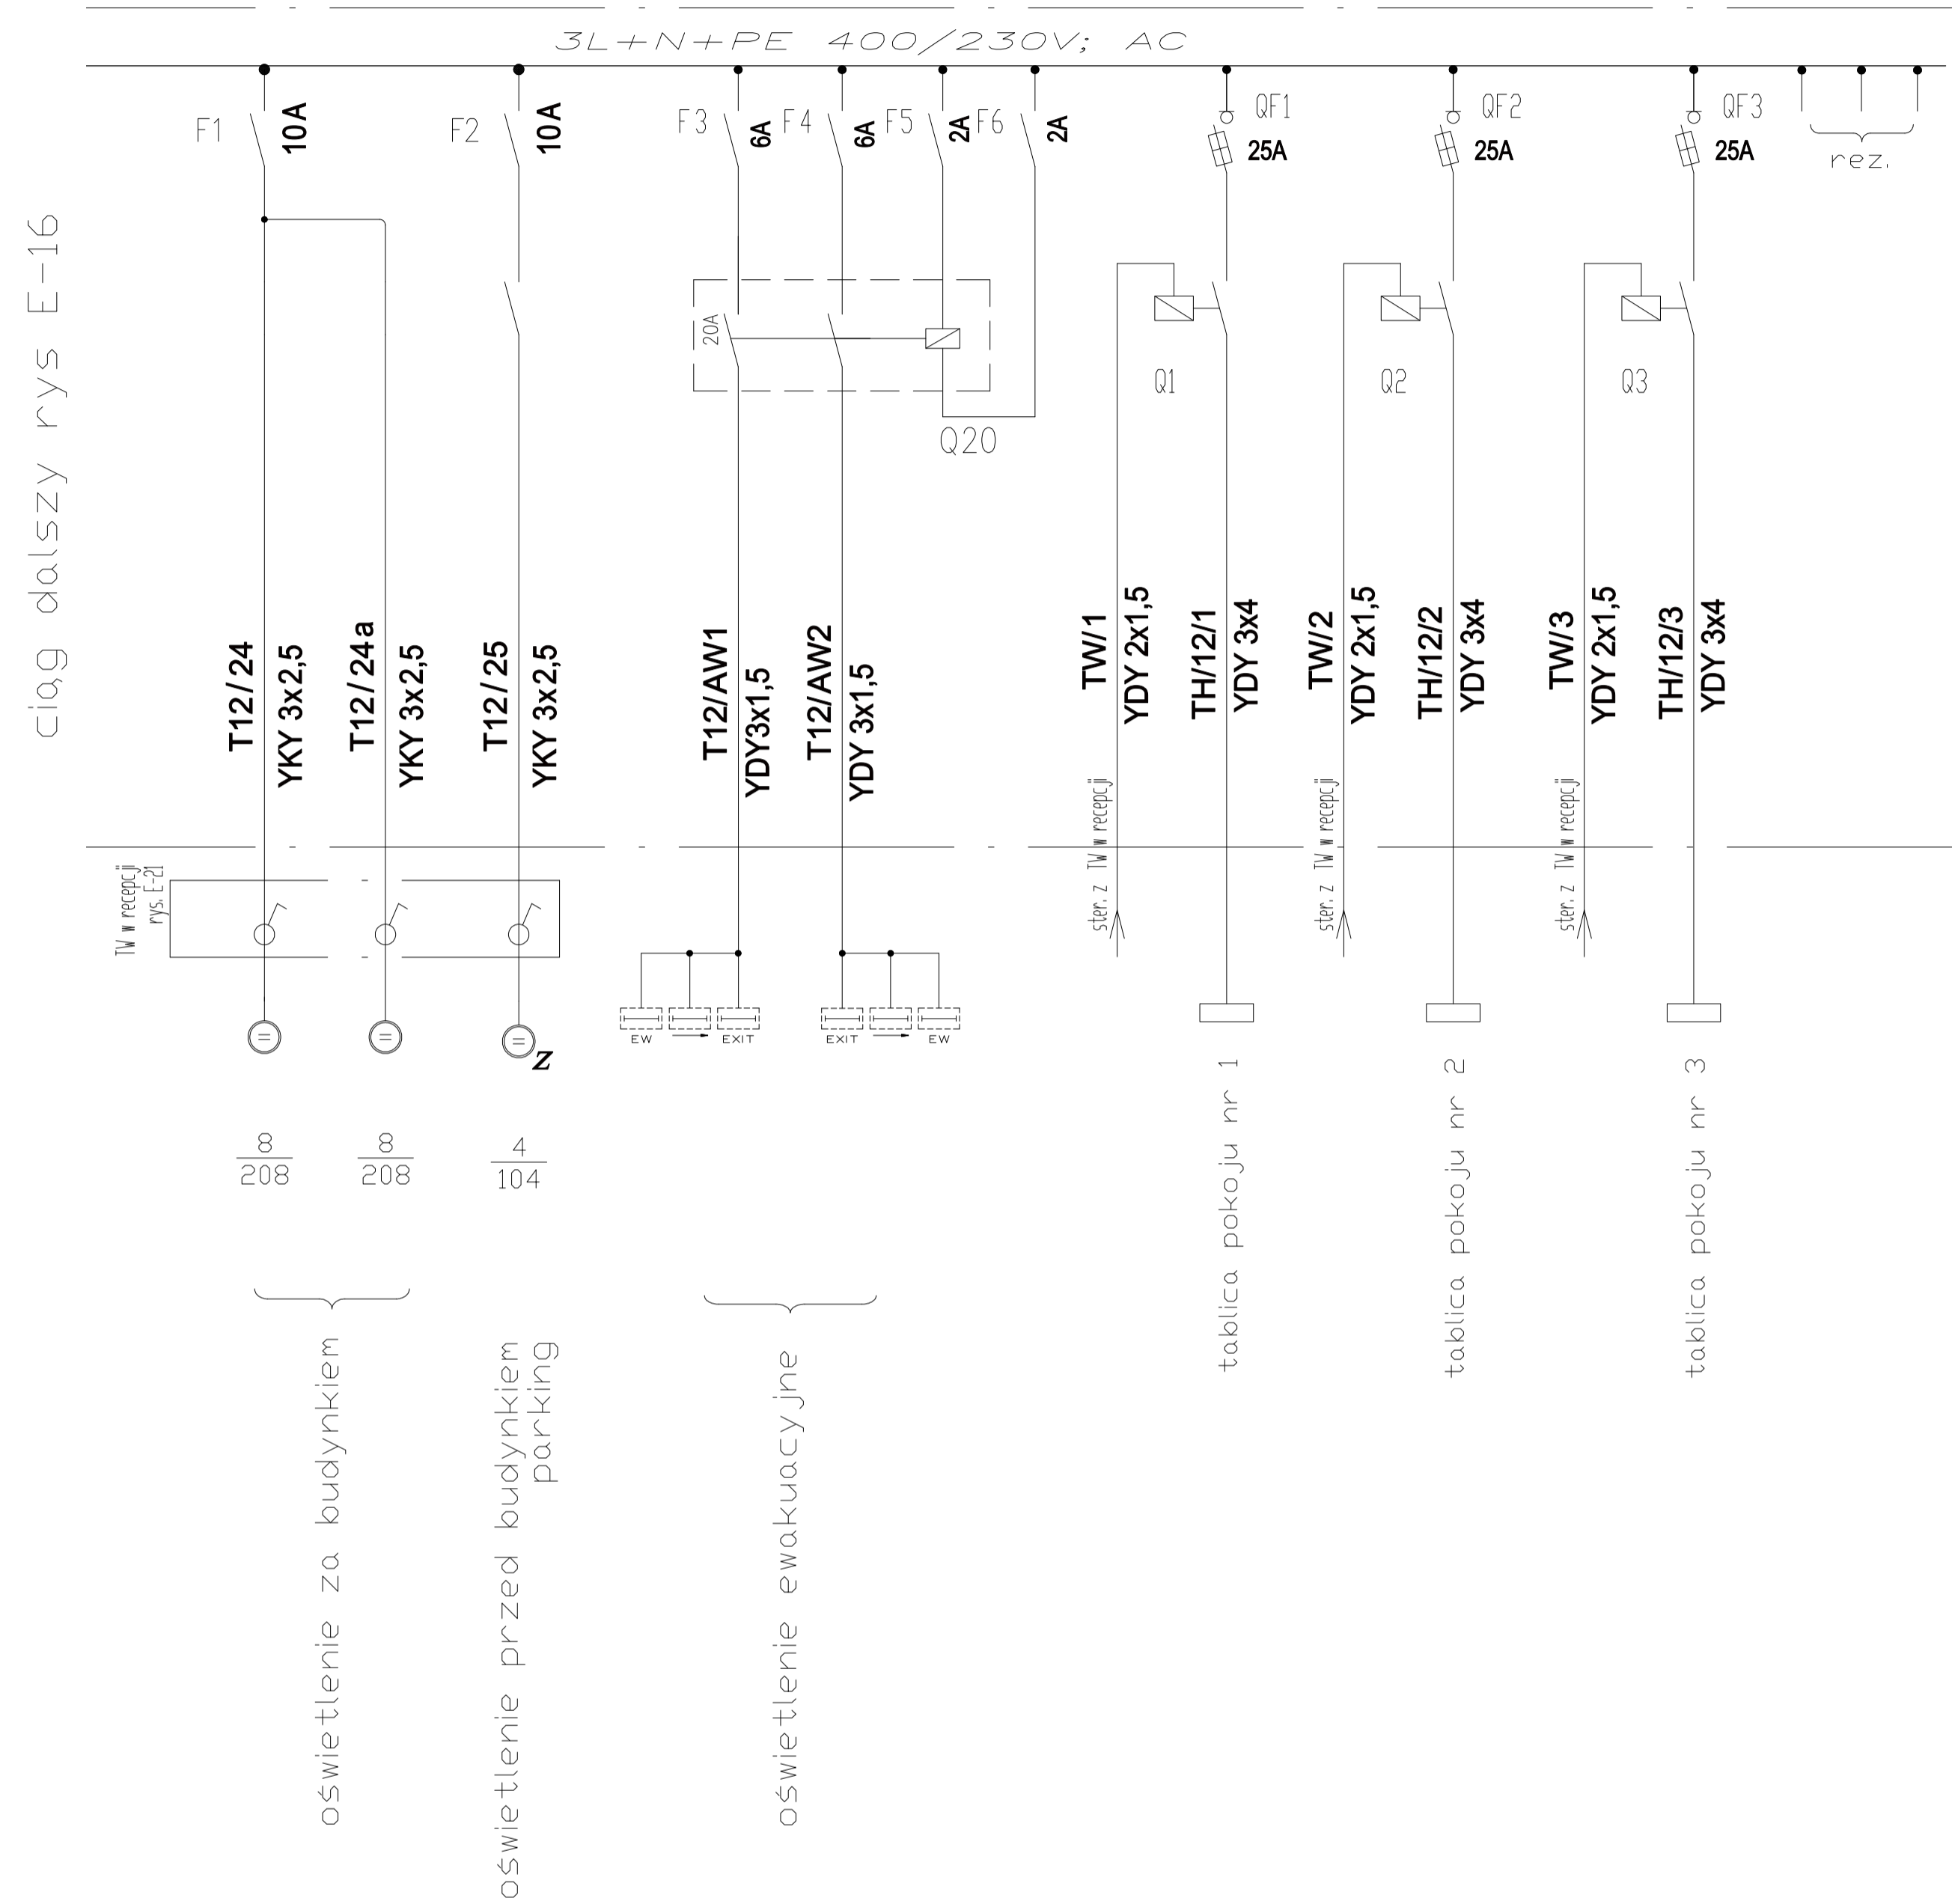

Tablica rozdzielcza T12  
Widok. Skala 1-10

PRACOWNIA KIWADRO ARCHYTEKTONICZNA - GŁIWICE /PRAWA AUTORSKIE ZASTRZEŻONE/

PROJEKT ROZBUDOWY, PRZEBUDOWY, TERMOMODERNIZACJI HOTELU OSIR PRZY UL. SPORTOWEJ W BĘDZINIE		PRACOWNIA ARCHYTEKTONICZNA K W A D R O www.kwadro.gliwice.pl e-mail: architekci@kwadro.gliwice.pl	
PROJEKT WYKONAWCZY INSTALACJE ELEKTRYCZNE		PROJEKTOWAŁ inst. elektr. opr. bud. 585/01	NAZWISKO inż. Mariusz KOSIORZ DATA 03.05r.
TRESC RYSUNKU SCHEMAT I WIDOK TABLICY ROZDZIELCZEJ PARTERU T12		OPRACOWAŁ Ireneusz MAGIERA	DATA 03.05r.
ZLECENIODAWCA GMINA BĘDZIN 42-500 BĘDZIN, UL. 11 LISTOPADA 20	UMOWA NR ZP.34141-22/04	SPRAWDZIŁ opr. bud. 1135/94	inż. Mieczysław RISS 03.05r.
JEDNOSTKA PROJEKTOWANIA A.W. POLAK ARCHITEKTURA I KONSTRUKCJA 44-100 GŁIWICE ul. PUSZKINA 35 tel. 32/ 234 63 56	RYSUNEK ZASTĘPUJE RYSUNEK :	DATA MARZEC 2005	SKALA 1:10 EDYCJA: 1 SYMBOL: E NUMER: 16.1