



Tablica rozdzielcza T21 400/230V; AC

Tablica rozdzielcza T21 400/230V; AC - ciąg dalszy

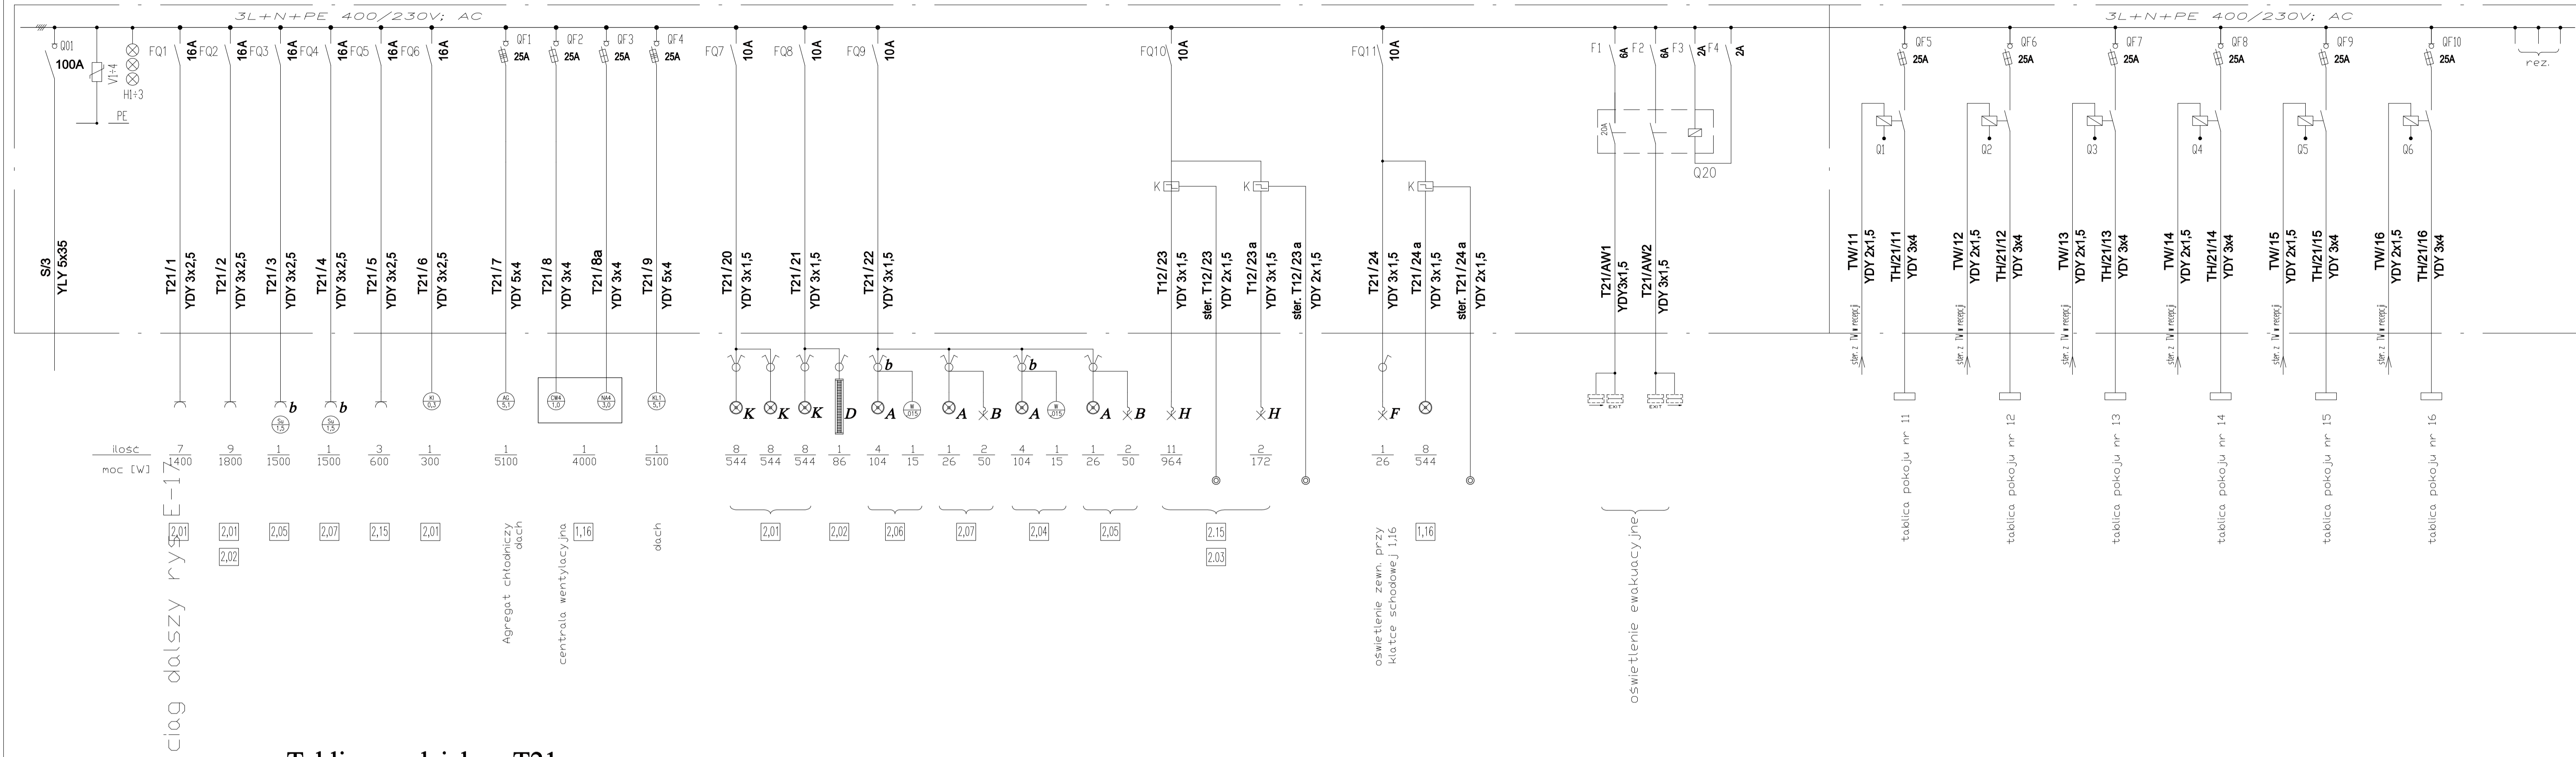

Tablica rozdzielcza T21
Widok. Skala 1-10

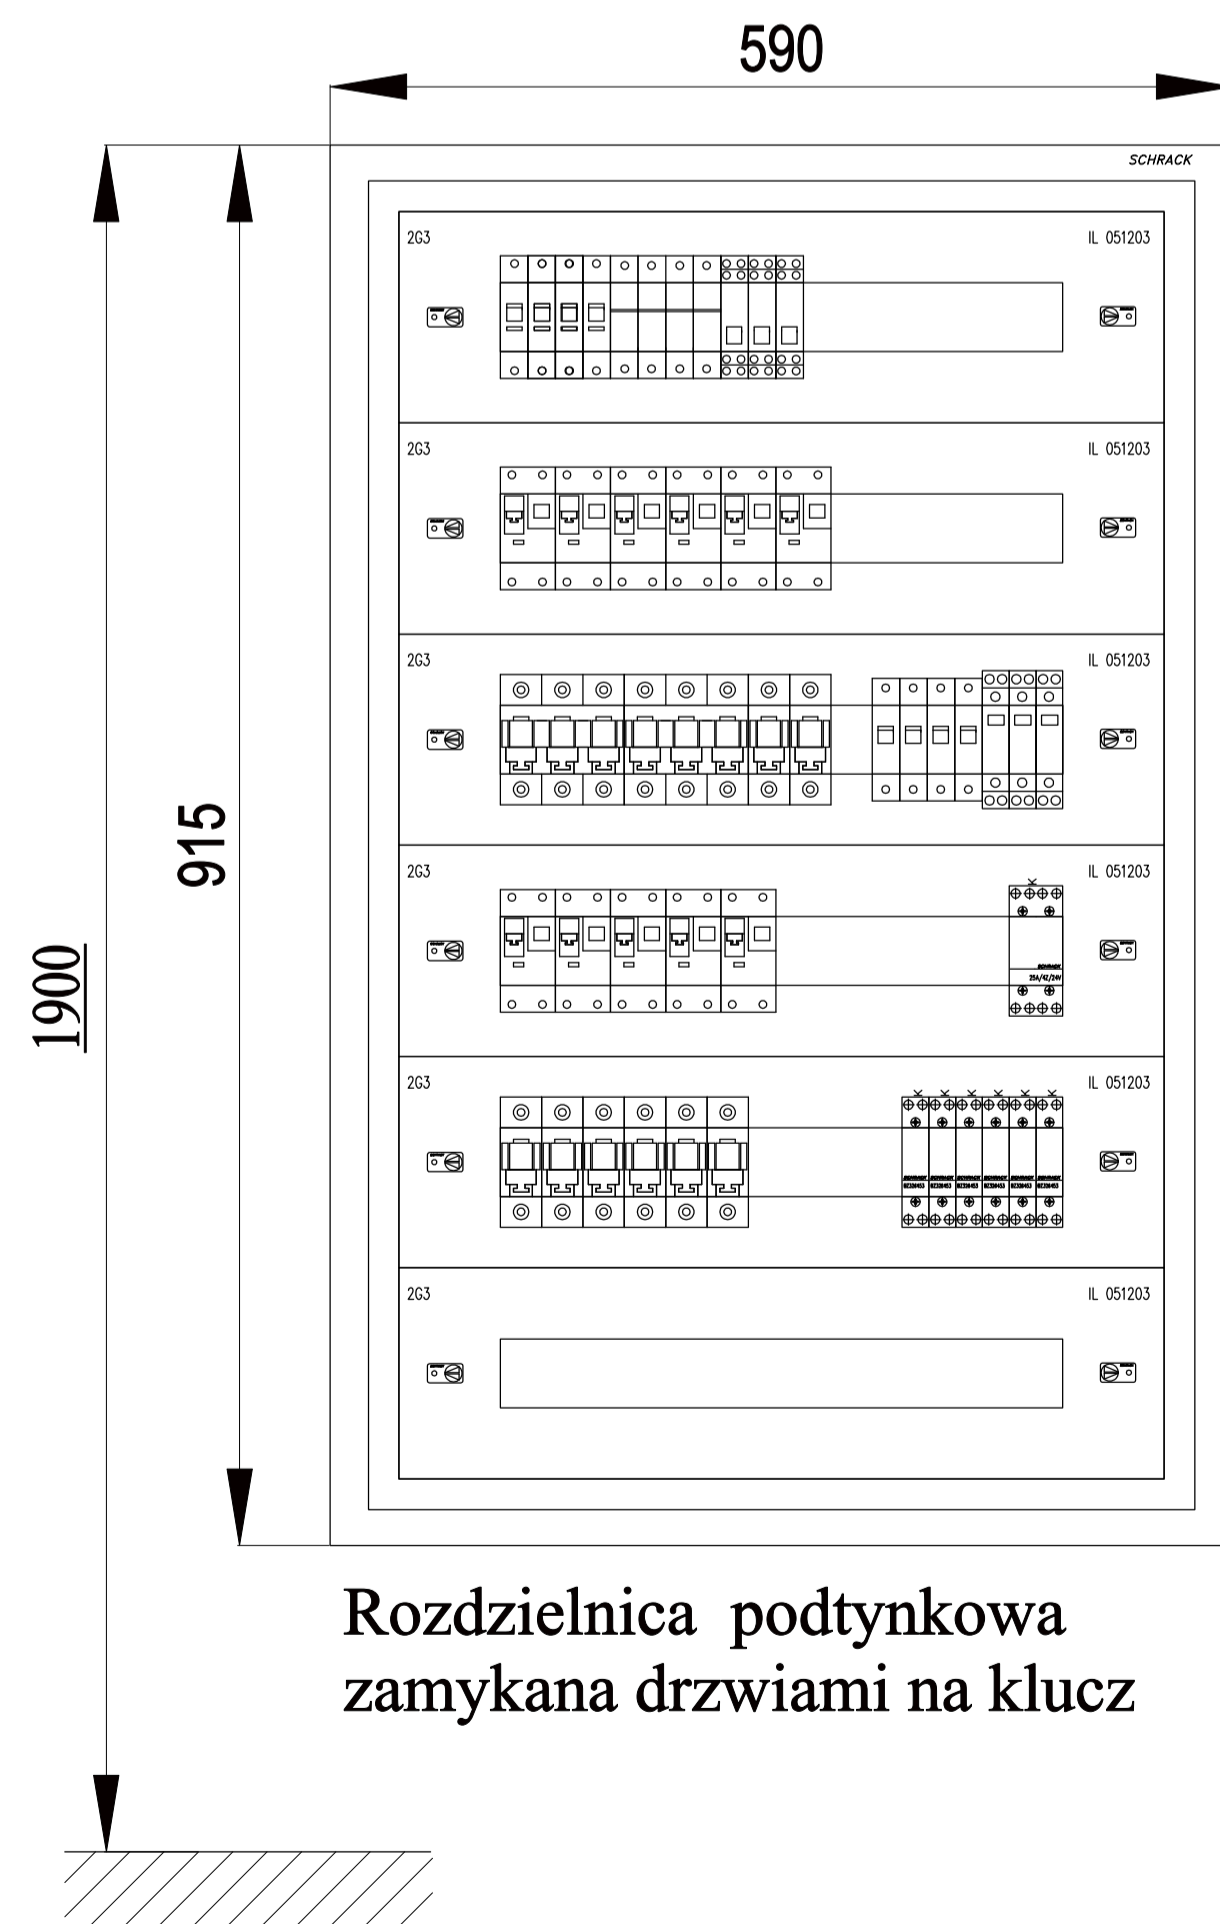

PRACOWNIA KWADRO ARCHITEKTONICZNA - GŁIWICE /PRAWA AUTORSKIE ZASTRZEŻONE/

PROJEKT ROZBUDOWY, PRZEBUDOWY, TERMOMODERNIZACJI HOTELU OSIR PRZY UL. SPORTOWEJ W BĘDZINIE		PRACOWNIA ARCHITEKTONICZNA KWADRO www.kwadro.gliwice.pl e-mail: architekci@kwadro.gliwice.pl	
PROJEKT WYKONAWCZY INSTALACJE ELEKTRYCZNE		PROJEKTOWAŁ inst. elektr. opr. bud. 585/01	NAZWISKO inż. Mariusz KOSIORZ DATA 03.05r.
TRESC RYSUNKU SCHEMAT I WIDOK TABLICZY ROZDZIELCZEJ - T21		OPRACOWAŁ Ireneusz MAGIERA	DATA 03.05r.
ZLECENIODAWCA GMINA BĘDZIN 42-500 BĘDZIN, UL. 11 LISTOPADA 20	UMOWA NR ZP.34141-22/04	SPRAWDZIŁ opr. bud. 1135/94	inż. Mieczysław RISS DATA 03.05r.
JEDNOSTKA PROJEKTOWANIA A.W. POLAK ARCHITEKTURA I KONSTRUKCJA 44-100 GŁIWICE UL. PUSZKINA 35 tel. 32/ 234 63 56	RYSUNEK ZASTĘPUJE RYSUNEK :		DATA MARZEC 2005
		SKALA 1:10	EDYCJA: 1
		SYMBOL: E	NUMER: 17.1