



# Tablica pokoju hotelowego TH 230V; AC

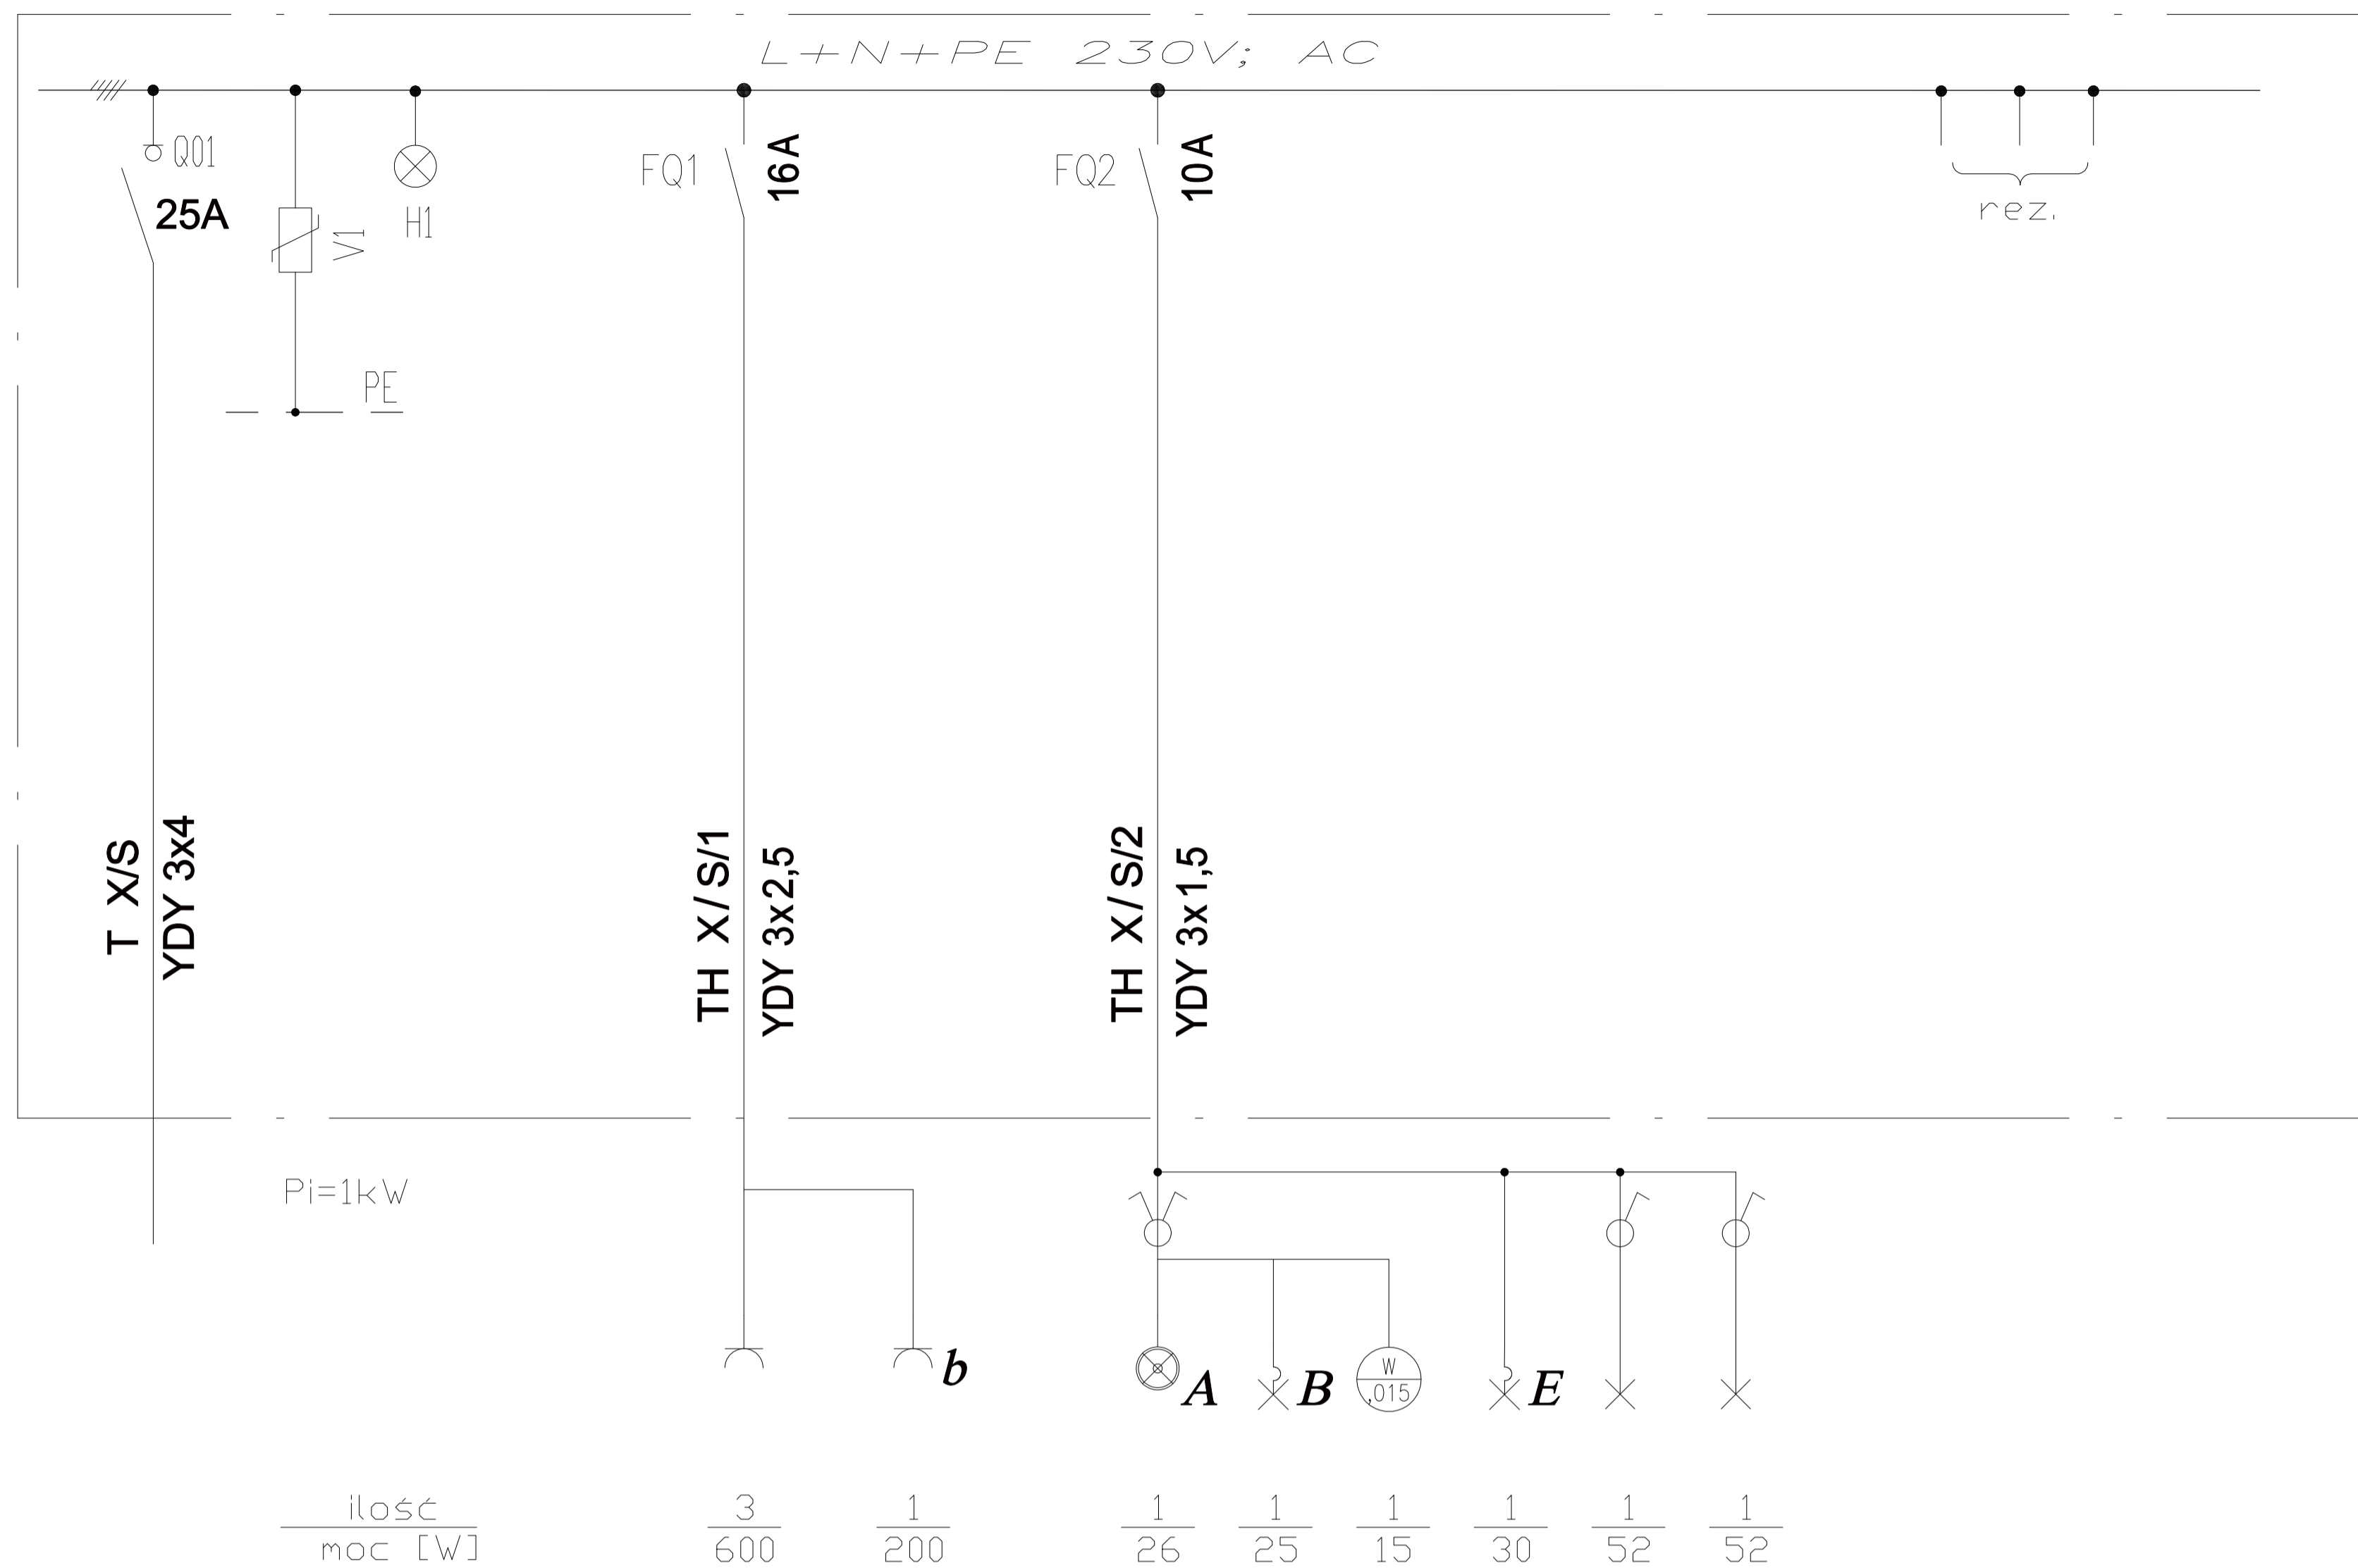

ilość	3		1		1		1		1		1	
moc [W]	600		200		26		25		15		30	

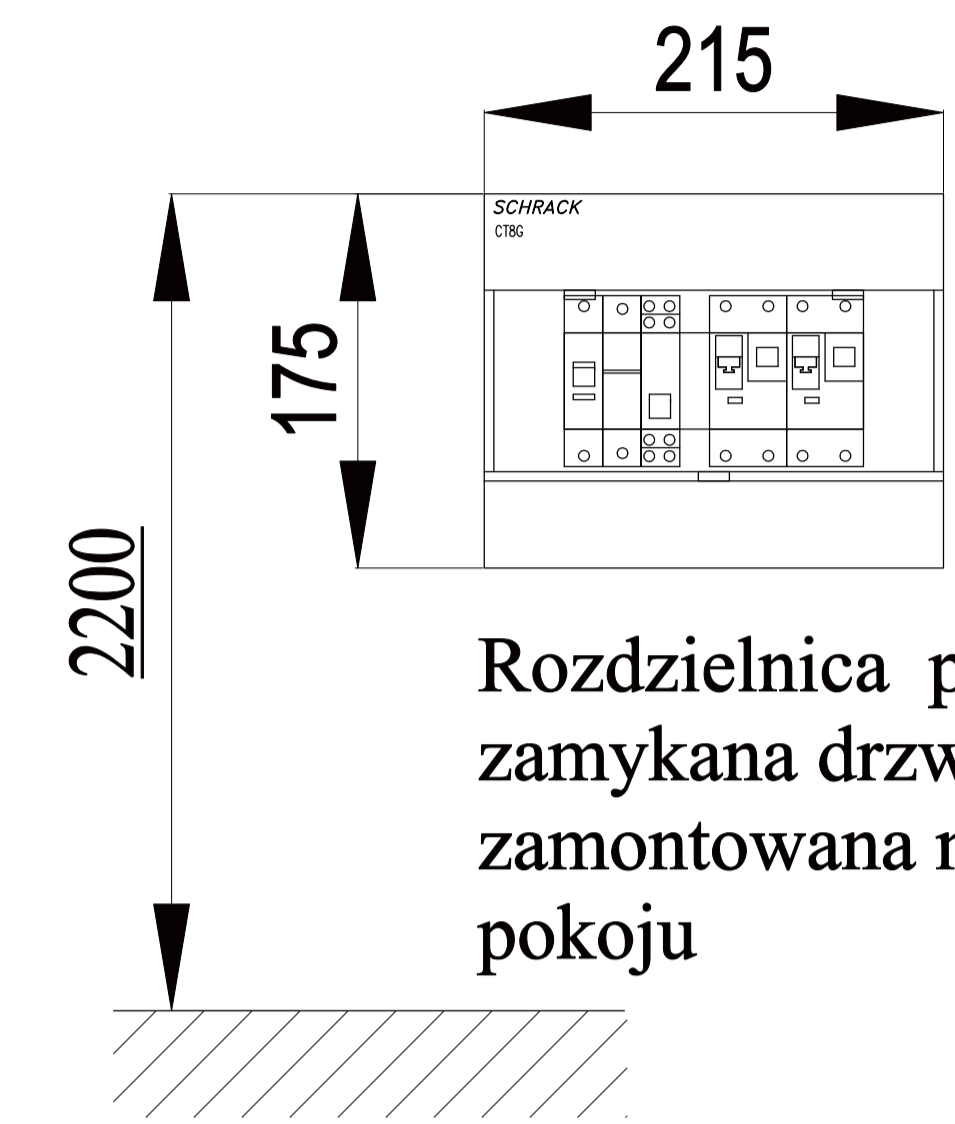

Tablica rozdzielcza TH  
Widok. Skala 1-10

Rozdzielnica podtynkowa  
zamykana drzwiami;  
zamontowana nad drzwiami do  
pokoju

**X** - numer tablicy z której doprowadzone jest zasilanie do pokoju hotelowego; 12, 21 lub 22  
**S** - numer pokoju; 1, 2, 3 oraz od 6 do 16

## LEGENDA

- Q 01 - Rozłącznik izolacyjny do zabudowy na szynę TH 25A typ IS-25/2
- H1 - Lampka sygnalizacyjna typ BZ LM (czerwona)
- VI - Ochronnik przeciwprzepięciowy wtykowy do zabezpieczania urządzeń przed przepięciami typ SPC-S-20/175/2
- FQ1 - Wyłącznik instalacyjny różnicowoprądowy z członem nadpr. In=16A 1bieg. typ CKN10-16/1N/C/003
- FQ2 - Wyłącznik instalacyjny różnicowoprądowy z członem nadpr. In=10A 1bieg. typ CKN10-10/1N/C/003

PRACOWNIA KWADRO ARCHITEKTONICZNA - GLIWICE /PRAWA AUTORSKIE ZASTRZEŻONE/

PROJEKT ROZBUDOWY, PRZEBUDOWY, TERMOMODERNIZACJI HOTELU OSiR PRZY UL. SPORTOWEJ W BĘDZINIE		PRACOWNIA ARCHITEKTONICZNA KWADRO www.kwadro.gliwice.pl e-mail: architekci@kwadro.gliwice.pl		
PROJEKT WYKONAWCZY INSTALACJE ELEKTRYCZNE	PROJEKTOWAŁ	NAZWISKO	DATA	PODPIS
	inst. elektr. upr. bud. 585/01	inż. Mariusz KOSIORZ	03.05r.	
TRESC RYSUNKU SCHEMAT I WIDOK TABLICY ROZDZIELCZEJ POKOJU TH	OPRACOWAŁ	Ireneusz MAGIERA	03.05r.	
ZLECENIODAWCA GMINA BĘDZIN 42-500 BĘDZIN, UL. 11 LISTOPADA 20	UMOWA NR ZP.34141-22/04	SPRAWDZIŁ upr. bud. 1135/94	inż. Mieczysław RISS	03.05r.
JEDNOSTKA PROJEKTOWANIA A.W. POLAK ARCHITEKTURA I KONSTRUKCJA 44-100 GLIWICE ul. PUSZKINA 35 tel. 32/ 234 63 56	RYSUNEK ZASTĘPUJE RYSUNEK :		DATA MARZEC 2005	SKALA 1:10
		EDYCJA:	SYMBOL:	NUMER:
		1	E	20