
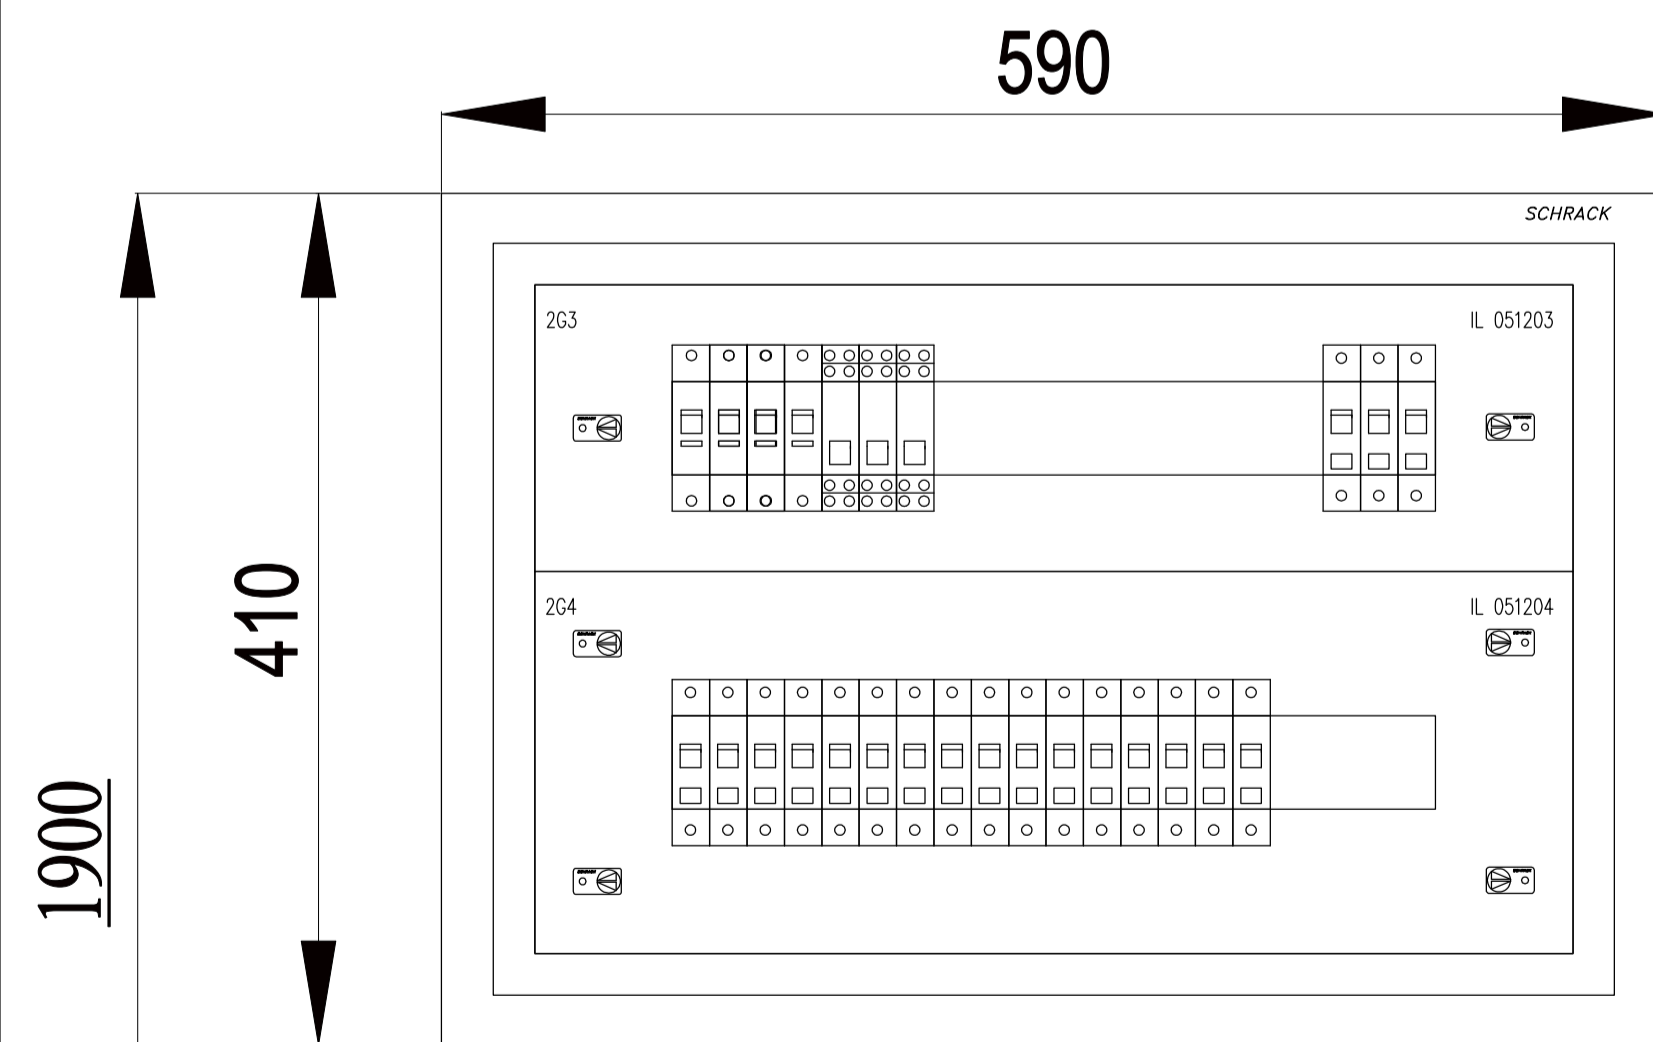


Tablica sterująca zasilaniem w pokojach TW 230V; AC

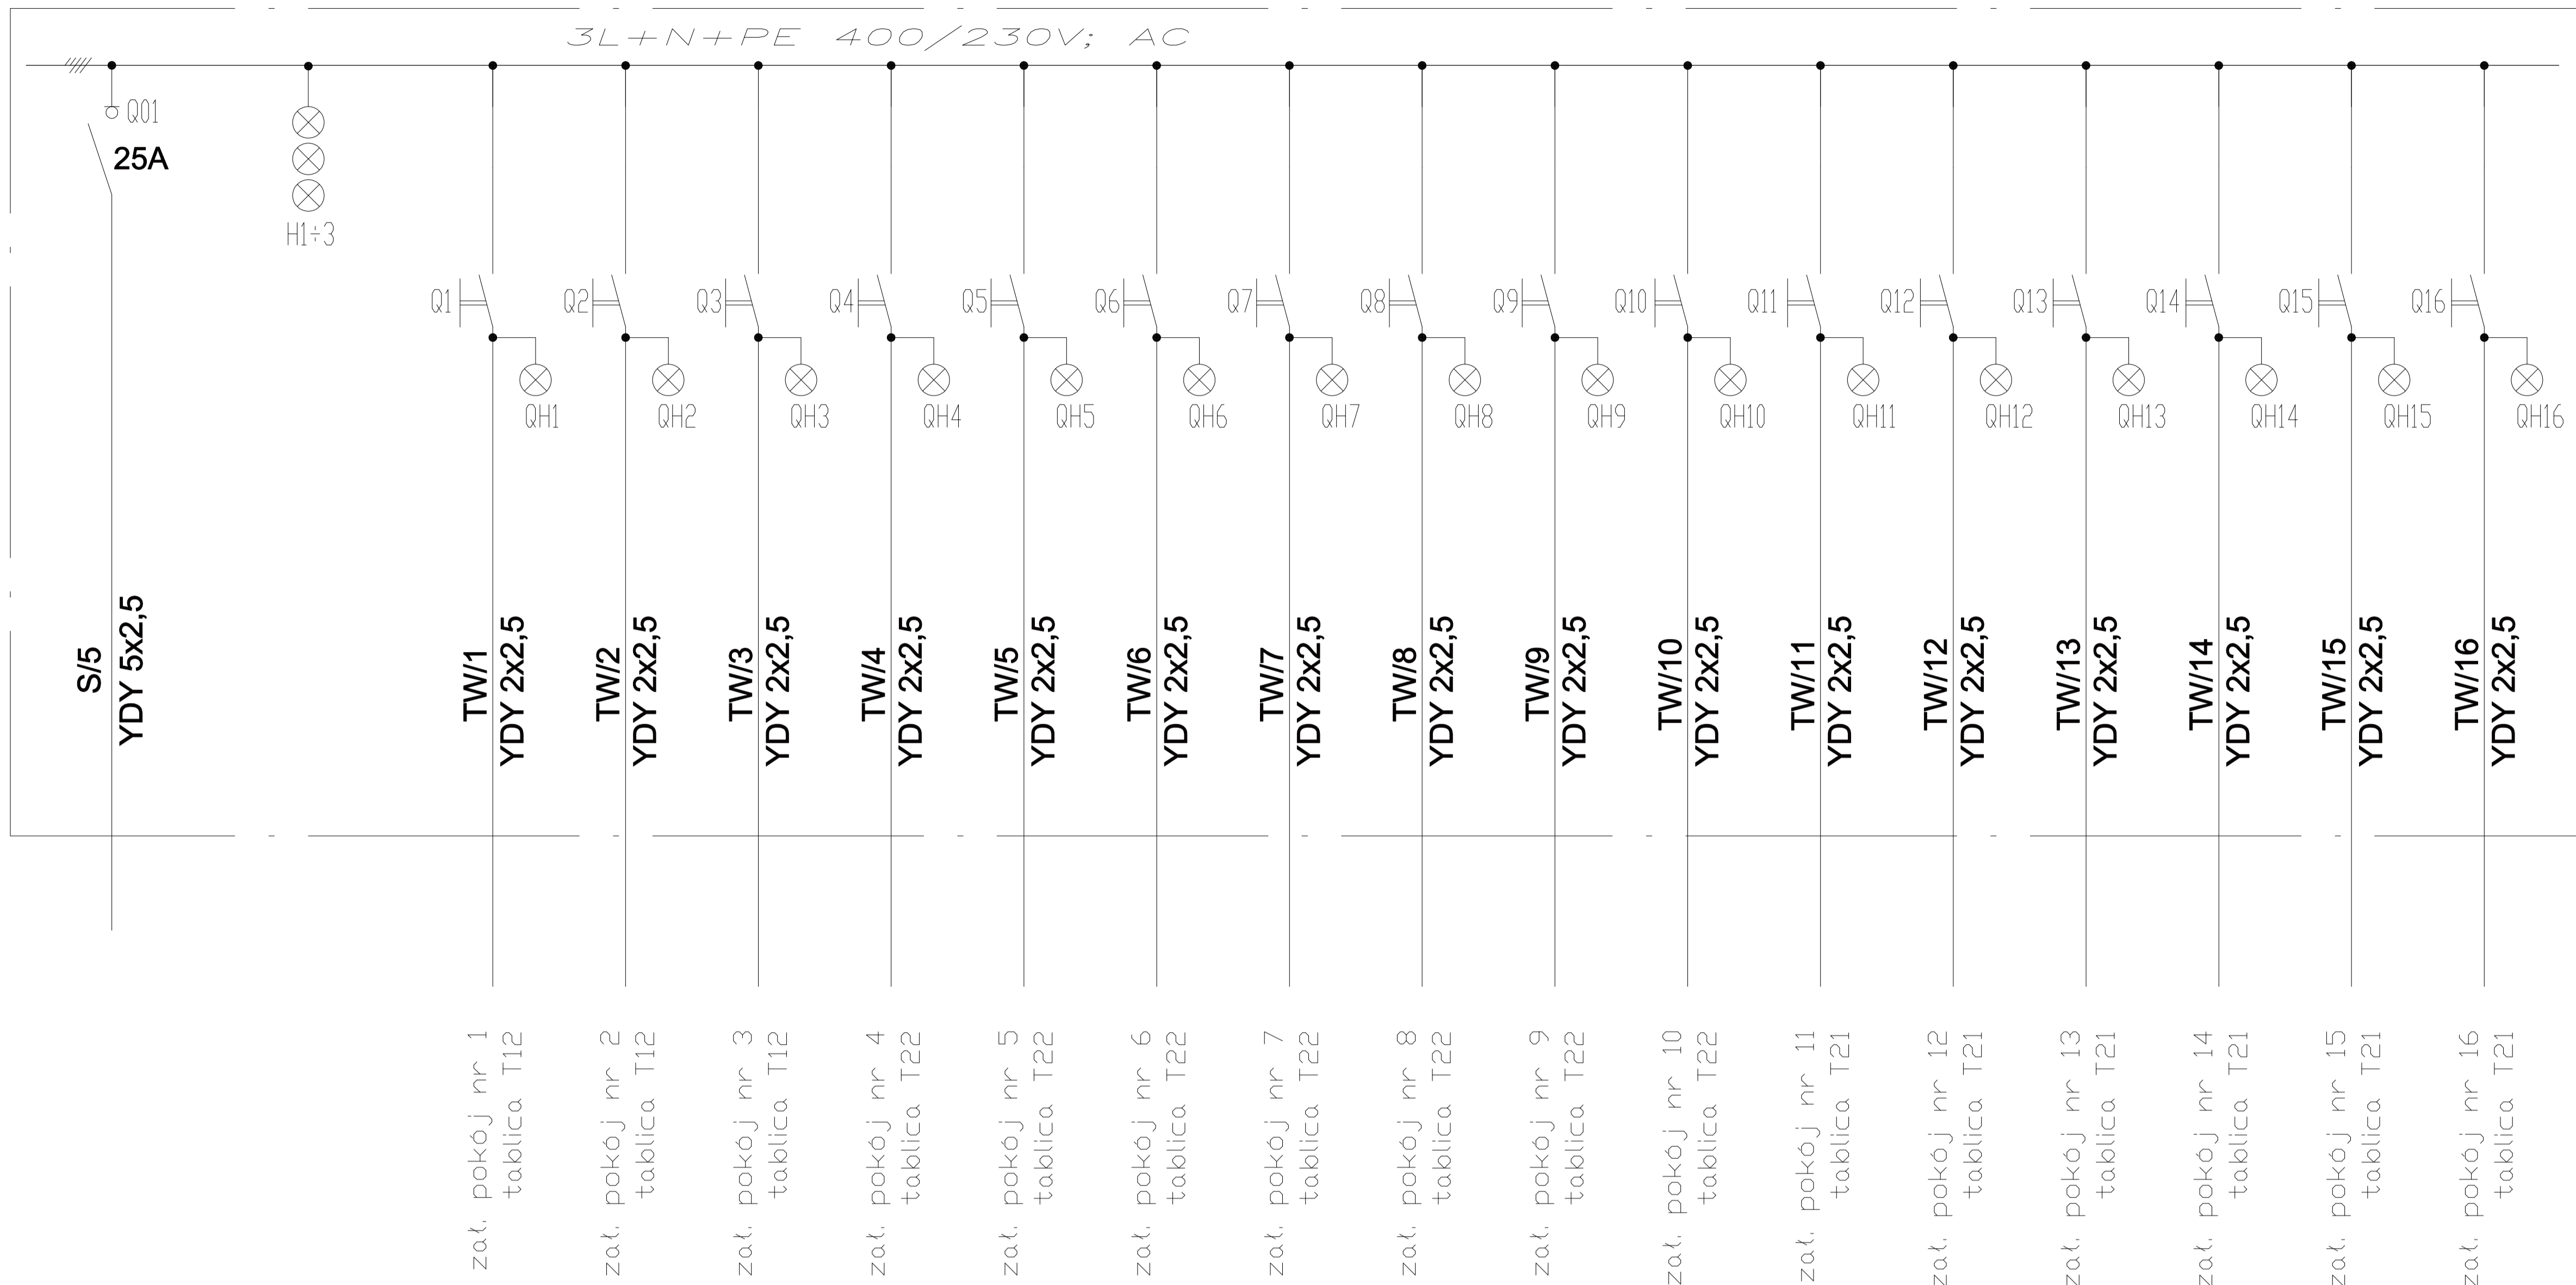

**Rozdzielnica podtynkowa
zamykana drzwiami;
prod. Schrack**

Tablica sterująca zasilaniem w pokojach TW Widok. Skala 1-10

LEGENDA

- Q 01 – Rozłącznik izolacyjny do zabudowy na szynę TH 25A typ IS-25/4
- H1÷3 – Lampka sygnalizacyjna typ BZ LM (czerwona, zielona, pomarańczowa)
- QH1÷16 – Rozłącznik z lampką kontrolną 1bieg. do zabudowy na szynę TH, 16A typ Z-SL/S

PRACOWNIA KWADRO ARCHITEKTONICZNA – GLIWICE /PRAWA AUTORSKIE ZASTRZEŻONE/

PROJEKT ROZBUDOWY, PRZEBUDOWY, TERMOMODERNIZACJI HOTELU OSiR PRZY UL. SPORTOWEJ W BĘDZINIE				PRACOWNIA ARCHITEKTONICZNA KWADRO <small>www.kwadro.gliwice.pl</small> <small>e-mail: architekci@kwadro.gliwice.pl</small>				
PROJEKT WYKONAWCZY INSTALACJE ELEKTRYCZNE				PROJEKTOWAŁ	NAZWISKO	DATA	PODPIS	
				inst. elektr. opr. bud. 585/01	inż. Mariusz KOSIORZ	03.05r.		
TRESC RYSUNKU SCHEMAT I WIDOK TABLICZY WYŁĄCZNIKOWEJ TW				OPRACOWAŁ	Ireneusz MAGIERA	03.05r.		
ZLECENIODAWCA GMINA BĘDZIN 42-500 BĘDZIN, UL. 11 LISTOPADA 20		UMOWA NR ZP.34141-22/04		SPRAWDZIŁ opr. bud. 1135/94		inż. Mieczysław RISS 03.05r.		
JEDNOSTKA PROJEKTOWANIA A.W. POLAK ARCHITEKTURA I KONSTRUKCJA 44-100 GLIWICE ul. PUSZKINA 35 tel. 32/ 234 63 56		RYSUNEK ZASTĘPUJE RYSUNEK :		DATA MARZEC 2005	SKALA 1:10	EDYCJA: 1	SYMBOL: E	NUMER: 21