


ZESTAWIENIE POWIERZCH	
NR	NAZWA/POSADZKA/ŚCIANY
0.01	KOMUNIKACJA
0.02	POMIESZCZENIE SOCJALNE
0.03	POMIESZCZENIE SOCJALNE
0.04	ARCHIWUM
0.05	ZAWÓR WODY
0.06	MAGAZYN
0.07	MAGAZYN
0.08	WYMIENNIKOWNIA
0.09	WC DAMSKI PRZEDSIONEK
0.10	WC DAMSKI KABINA
0.11	WC MĘSKI KABINA
0.12	WC MĘSKI PISUAR
0.13	WC MĘSKI PRZEDSIONEK
0.14	MAGAZYN
0.15	MAGAZYN BRUDNEJ BIELIZNY
0.16	POMIESZCZENIE GOSPODARCZE
0.17	KLATKA SCHODOWA II

OZNACZENIA RYS. E-28

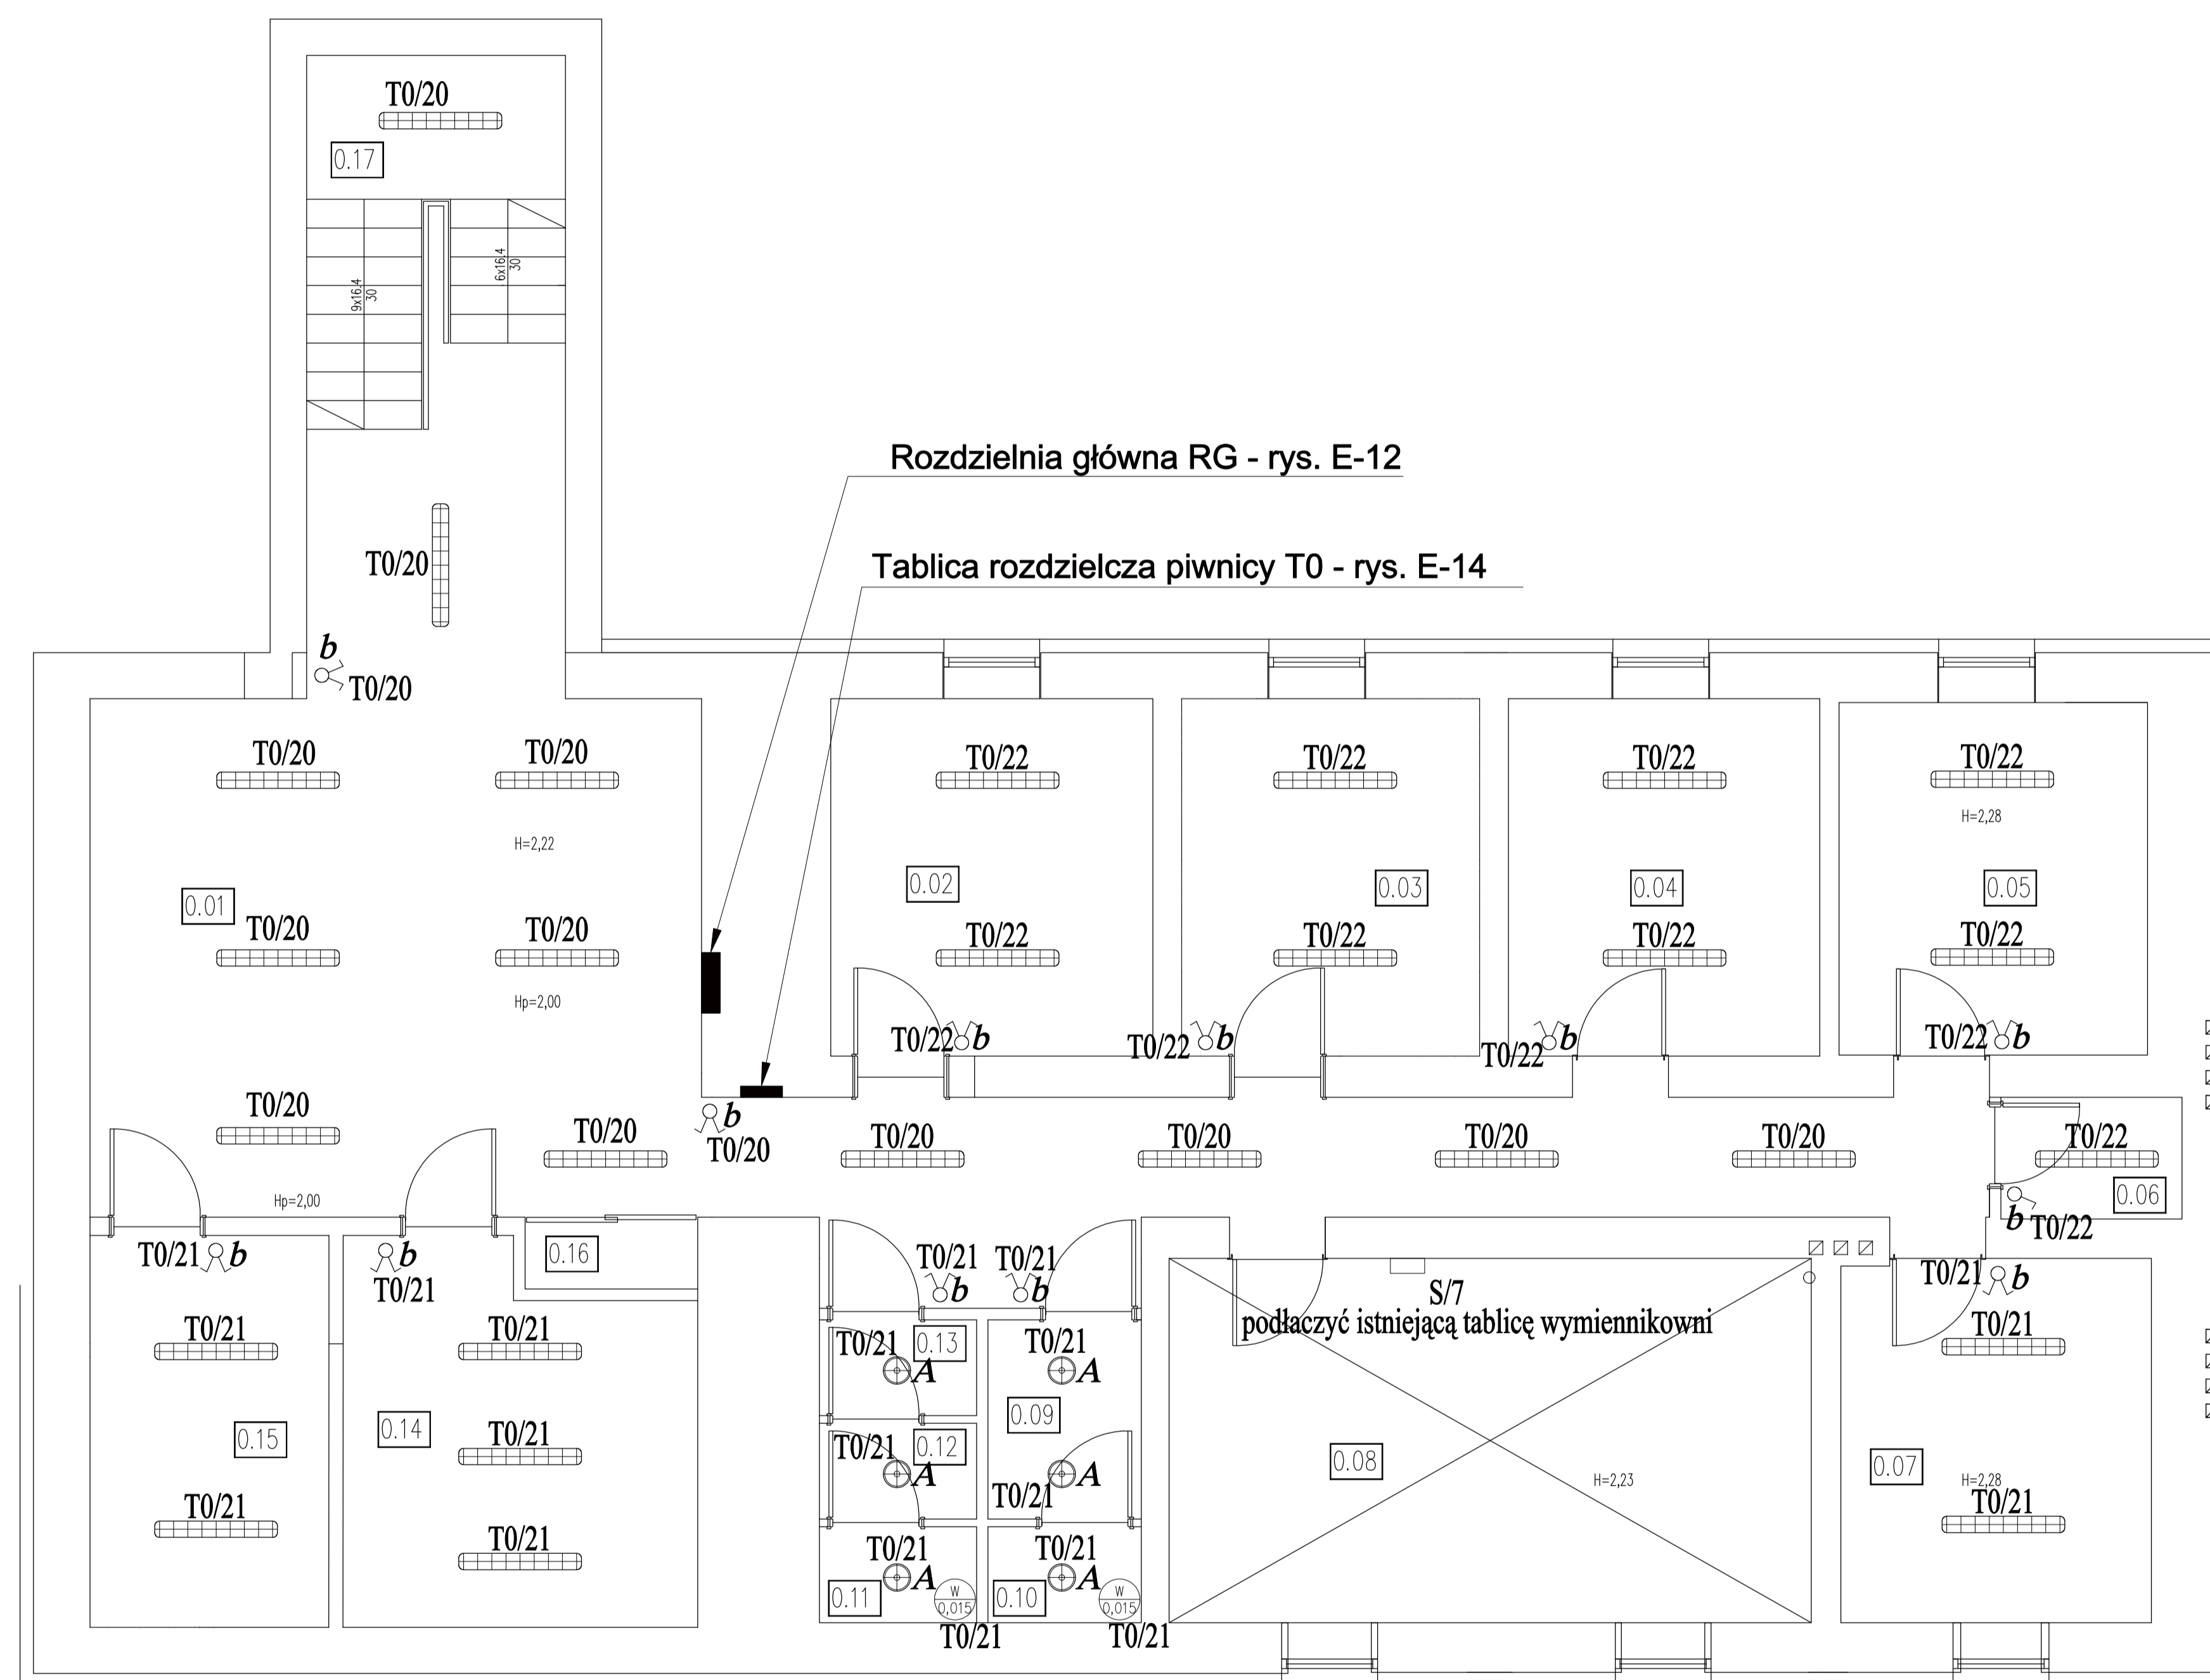

PRACOWNIA KWADRO ARCHITEKTONICZNA - GŁIWICE /PRAWA AUTORSKIE ZASTRZEŻONE/

PROJEKT ROZBUDOWY, PRZEBUDOWY, TERMOMODERNIZACJI HOTELU OSIR PRZY UL. SPORTOWEJ W BEDZINIE		PRACOWNIA ARCHITEKTONICZNA KWADRO e-mail: architekci@kwadro.gliwice.pl www.kwadro.gliwice.pl			
PROJEKT WYKONAWCZY INSTALACJE ELEKTRYCZNE		PROJEKTOWAŁ inst. elektr. upr. bud. 585/01	NAZWISKO inż. Mariusz KOŚCIBO	DATA 03.05r.	PODPIS
TRESC RYSUNKU PLAN INSTALACJI ELEKTRYCZNYCH OSWIETLENIA - PIWNICA.		OPRACOWAŁ Ireneusz MAGIERA	DATA 03.05r.		
ZLECENIODAWCA GMINA BEDZIN 42-500 BEDZIN, UL. 11 LISTOPADA 20		UMOWA NR ZP-34141-22/04	SPRAWDZIŁ upr. bud. 1135/94	inż. Mieczysław RISS	DATA 03.05r.
JEDNOSTKA PROJEKTOWANIA A.W. POLAK ARCHITEKTURA I KONSTRUKCJA 44-100 GŁIWICE ul. PUSZKINA 35 tel. 32 / 234 63 56		RYSUNEK ZASTĘPUJE RYSUNEK :		DATA MARZEC 2005	SKALA 1:100
		EDYCJA: 1	SYMBOL: E	NUMER: 03	