


ZESTAWIENIE POWIERZCH	
NR	NAZWA/POSADZKA/SCIANY
0.01	KOMUNIKACJA
0.02	POMIESZCZENIE SOCJALNE
0.03	POMIESZCZENIE SOCJALNE
0.04	ARCHIWUM
0.05	ZAWÓR WODY
0.06	MAGAZYN
0.07	MAGAZYN
0.08	WYMIENNIKOWNIA
0.09	WC DAMSKI PRZEDSIONEK
0.10	WC DAMSKI KABINA
0.11	WC MESKI KABINA
0.12	WC MESKI PISUAR
0.13	WC MESKI PRZEDSIONEK
0.14	MAGAZYN
0.15	MAGAZYN BRUDNEJ BIELIZNY
0.16	POMIESZCZENIE GOSPODARCZE
0.17	KLATKA SCHODOWA II

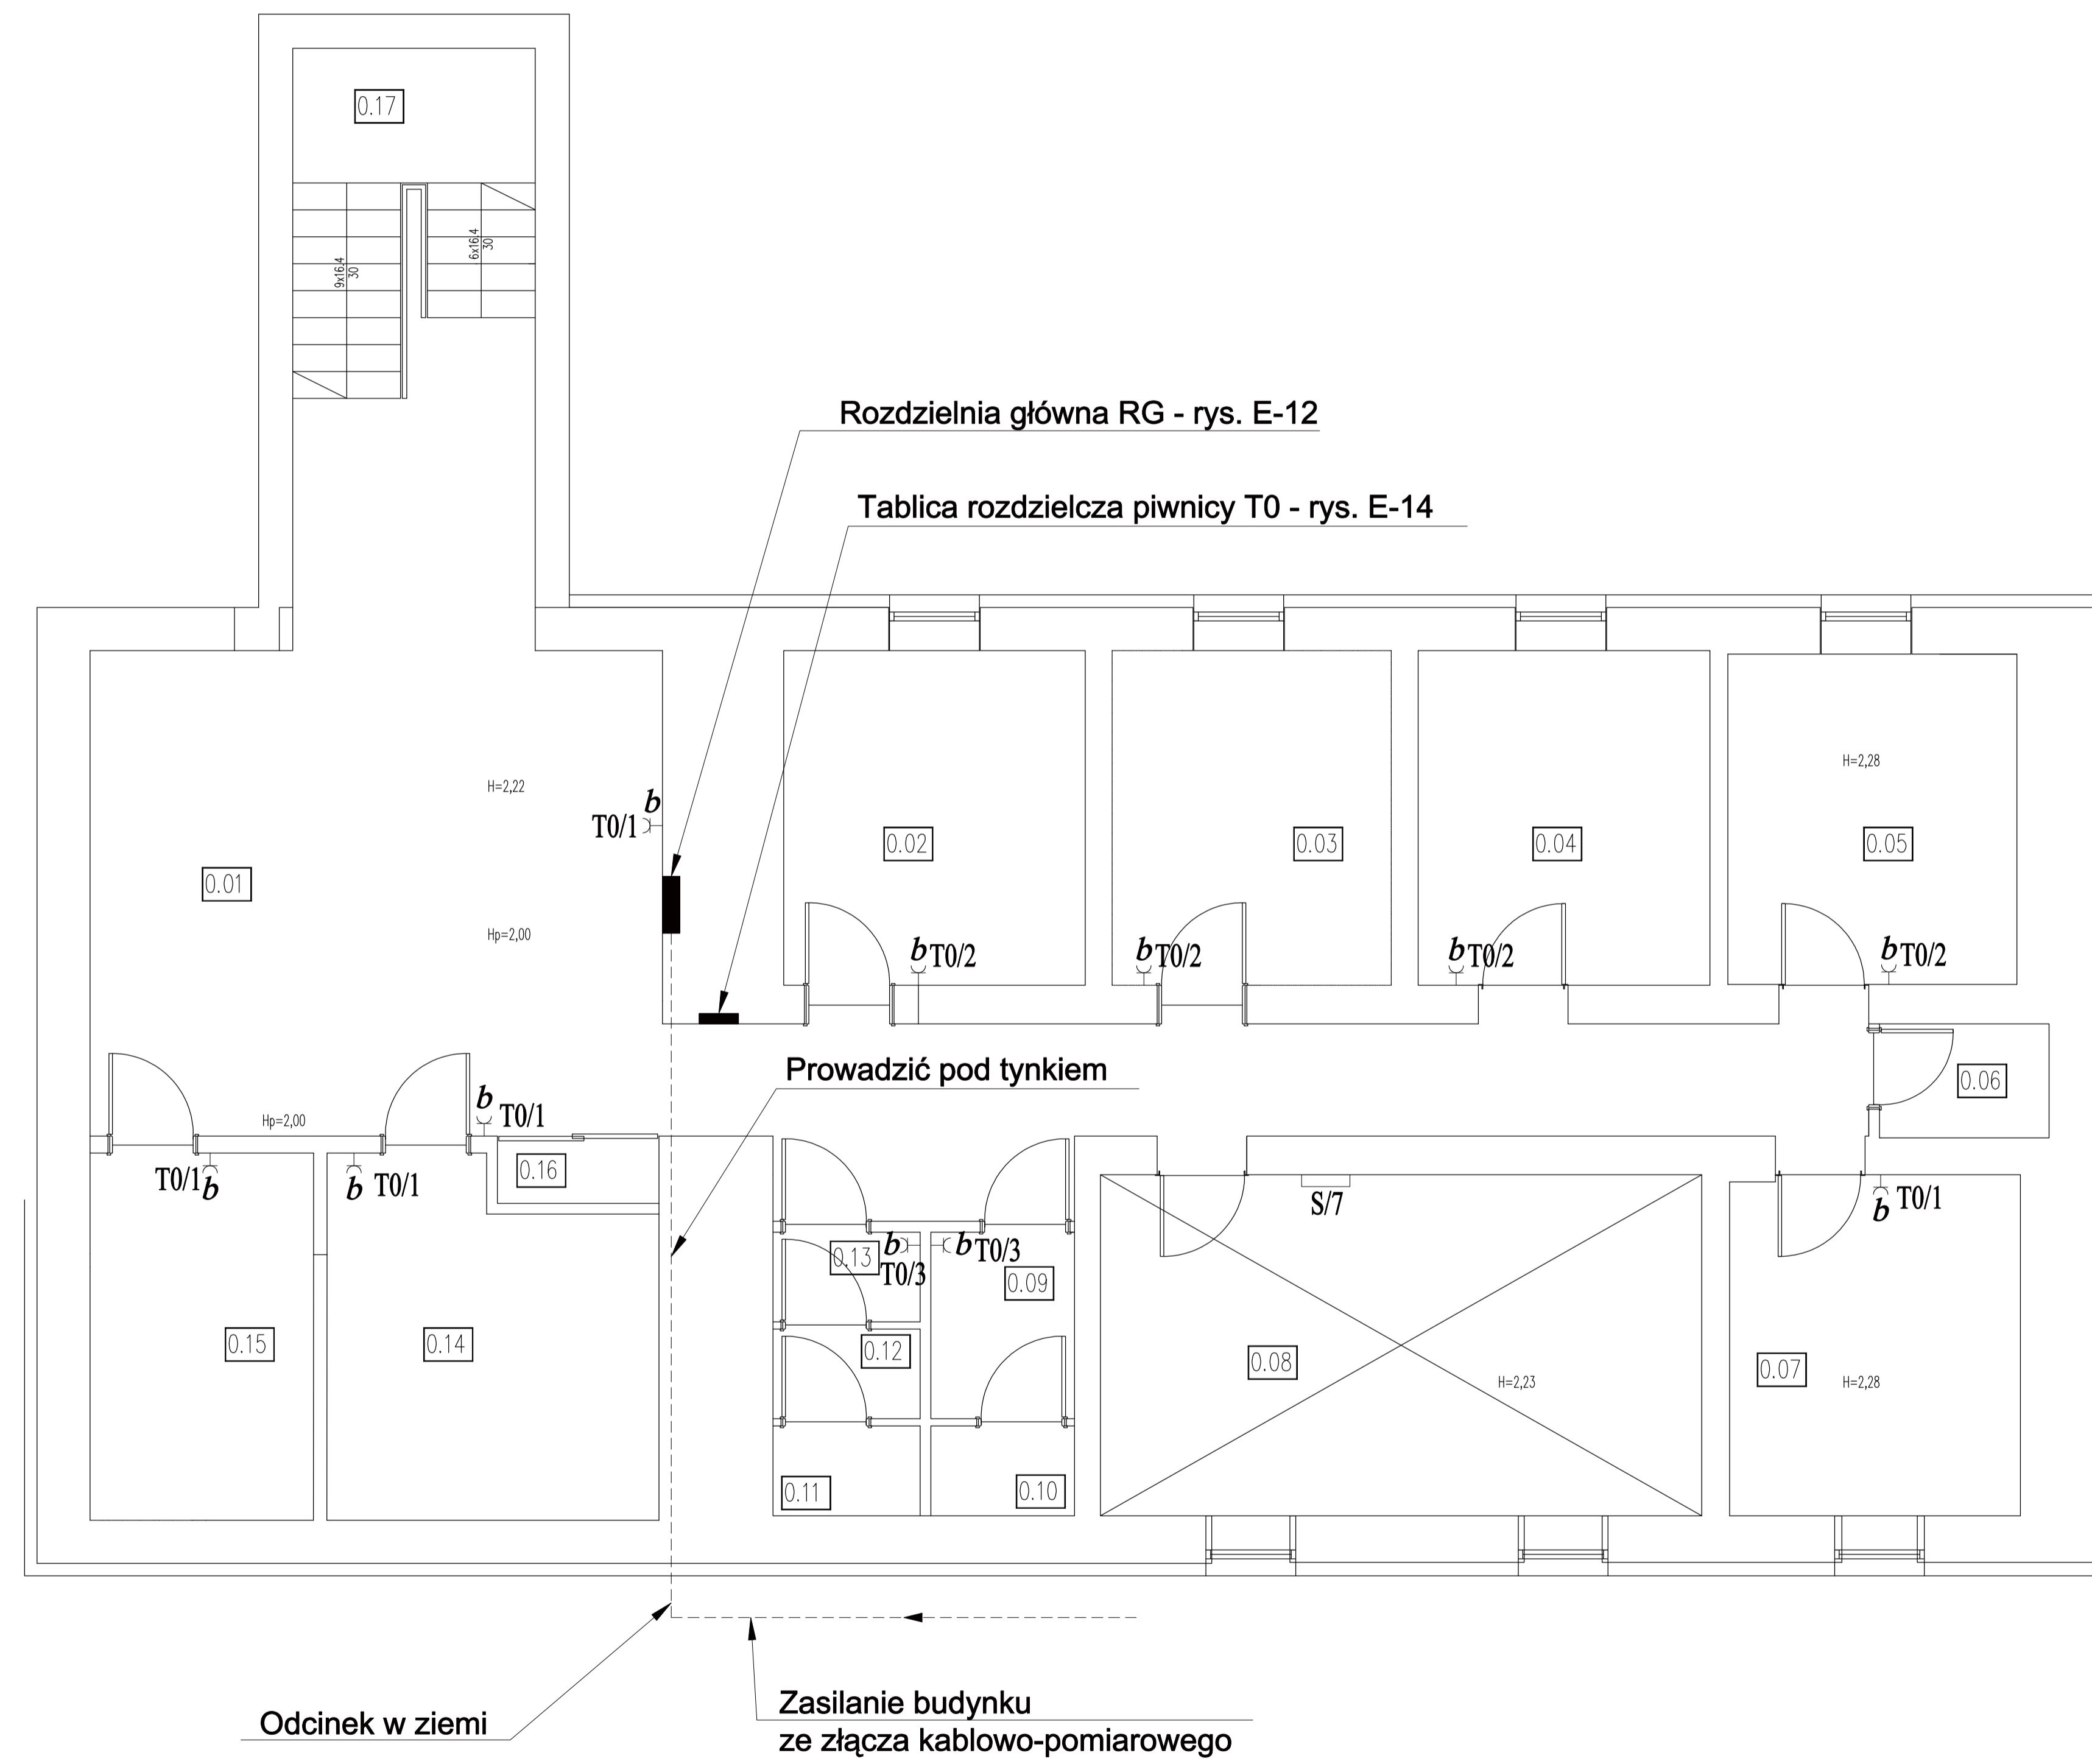

OZNACZENIA RYS. E-28

PRACOWNIA KWADRO ARCHITEKTONICZNA - GLIWICE /PRAWA AUTORSKIE ZASTRZEŻONE/

PROJEKT ROZBUDOWY, PRZEBUDOWY, TERMOMODERNIZACJI HOTELU OSIR PRZY UL. SPORTOWEJ W BEDZINIE		PRACOWNIA ARCHITEKTONICZNA KWADRO		www.kwadro.gliwice.pl e-mail: architekci@kwadro.gliwice.pl	
PROJEKT WYKONAWCZY INSTALACJE ELEKTRYCZNE		PROJEKTOWAŁ inst. elektr. upr. bud. 585/01	NAZWISKO inż. Mariusz KOŚCIBO	DATA 03.05r.	PODPIS
TRESC RYSUNKU PLAN INSTALACJI ELEKTRYCZNYCH GNIAZD WTYCZKOWYCH - PIWNICA.		OPRACOWAŁ Ireneusz MAGIERA	03.05r.		
ZLECENIODAWCA GMINA BEDZIN 42-500 BEDZIN, UL. 11 LISTOPADA 20	UMOWA NR ZP.34141-22/04	SPRAWDZIŁ upr. bud. 1135/94	inż. Mieczysław RISS	03.05r.	
JEDNOSTKA PROJEKTOWANIA A.W. POLAK ARCHITEKTURA I KONSTRUKCJA 44-100 GLIWICE ul. PUSZKINA 35 tel. 32/ 234 63 56		RYSUNEK ZASTĘPUJE RYSUNEK :		DATA MARZEC 2005	SKALA 1:100
		EDYCJA: 1	SYMBOL: E	NUMER: 06	