


ZESTAWIENIE POWIERZCH	
NR	NAZWA/POSADZKA/SCIANY
0.01	KOMUNIKACJA
0.02	POMIESZCZENIE SOCJALNE
0.03	POMIESZCZENIE SOCJALNE
0.04	ARCHIWUM
0.05	ZAWÓR WODY
0.06	MAGAZYN
0.07	MAGAZYN
0.08	WYMIENNIKOWNIA
0.09	WC DAMSKI PRZEDSIONEK
0.10	WC DAMSKI KABINA
0.11	WC MĘSKI KABINA
0.12	WC MĘSKI PISUAR
0.13	WC MĘSKI PRZEDSIONEK
0.14	MAGAZYN
0.15	MAGAZYN BRUDNEJ BIELIZNY
0.16	POMIESZCZENIE GOSPODARCZE
0.17	KLATKA SCHODOWA II

OZNACZENIA RYS. E-27

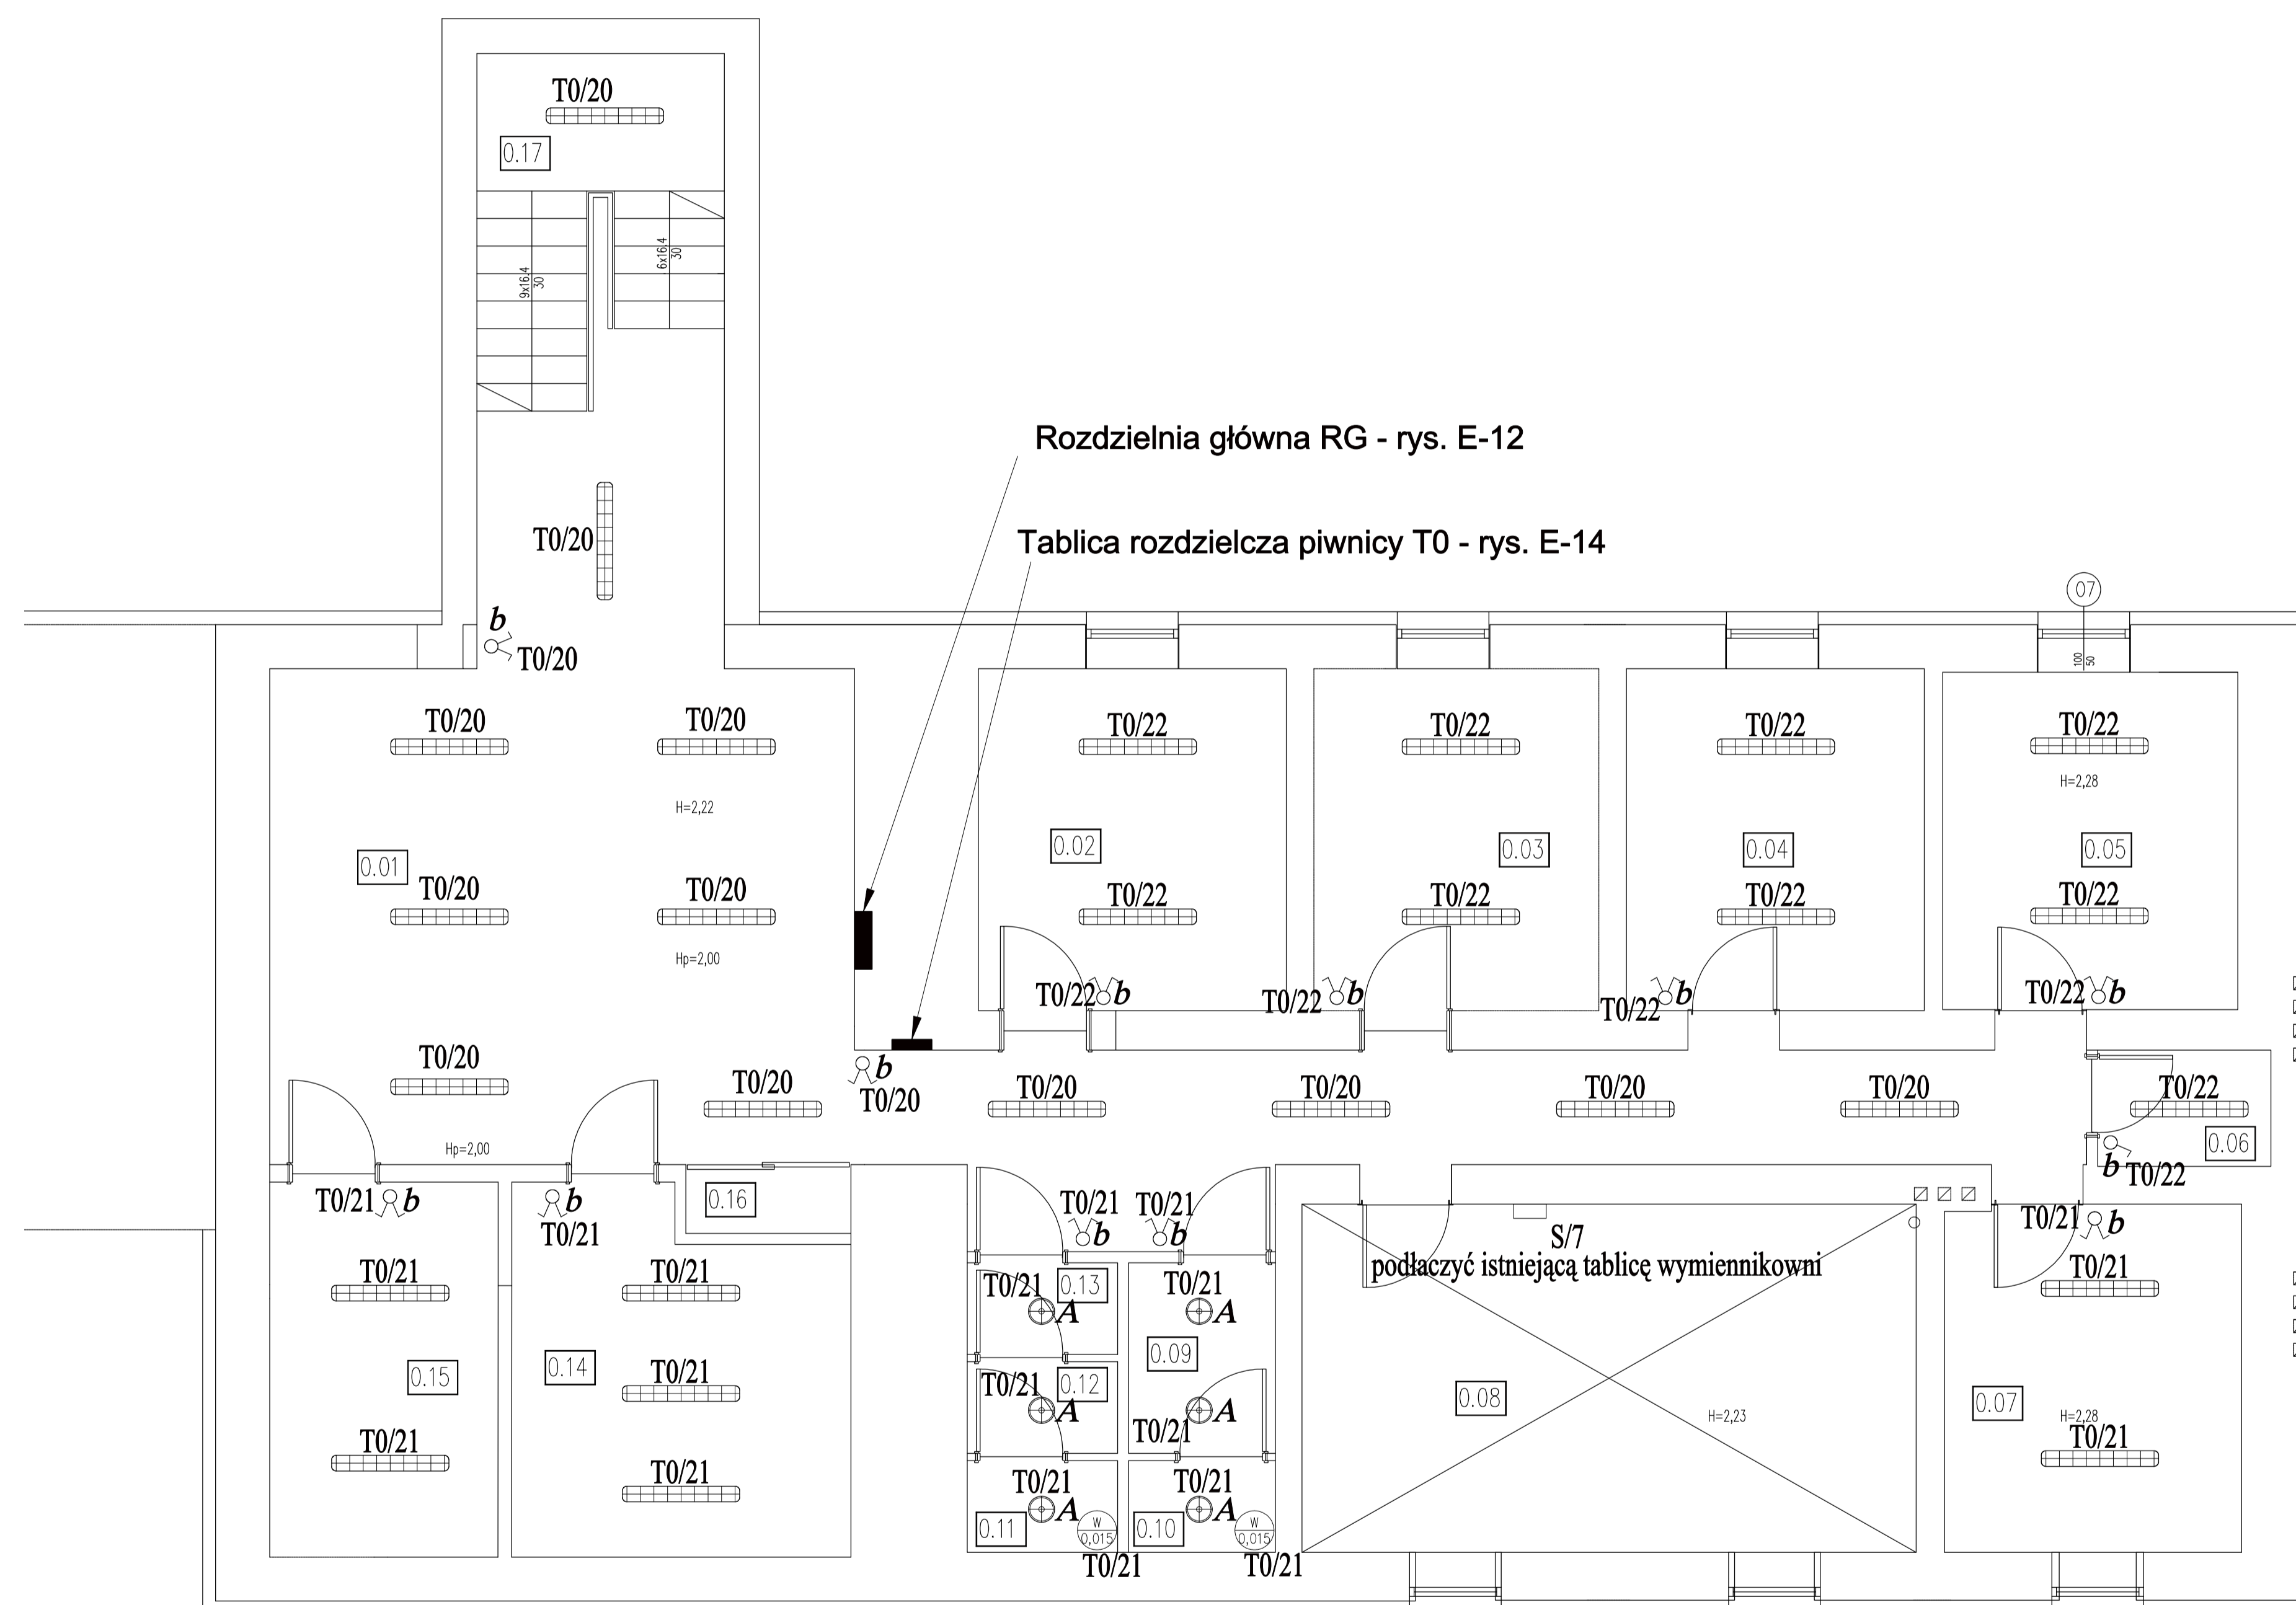

PRACOWNIA KWADRO ARCHYTEKTONICZNA - GLIWICE /PRAWA AUTORSKIE ZASTRZEŻONE/

PROJEKT ROZBUDOWY, PRZEBUDOWY, TERMOMODERNIZACJI HOTELU OSIR PRZY UL. SPORTOWEJ W BEDZINIE		PRACOWNIA ARCHYTEKTONICZNA KWADRO <small>www.kwadro.gliwice.pl</small> <small>e-mail: architekt@kwadro.gliwice.pl</small>		
PROJEKT WYKONAWCZY INSTALACJE ELEKTRYCZNE	PROJEKTOWAŁ inst. elektr. upr. bud. 585/01	NAZWISKO inż. Mariusz KOSIORZ	DATA 03.05r.	PODPIS
	OPRACOWAŁ	Ireneusz MAGIERA	03.05r.	
TRESC RYSUNKU PLAN INSTALACJI ELEKTRYCZNYCH OŚWIETLENIA - PIWNICA.				
ZLECENIODAWCA GMINA BEDZIN 42-500 BEDZIN, UL. 11 LISTOPADA 20	UMOWA NR ZP-34141-22/04	SPRAWDZIŁ upr. bud. 1135/94	inż. Mieczysław RISS	03.05r.
JEDNOSTKA PROJEKTOWANIA A.W. POLAK ARCHITEKTURA I KONSTRUKCJA 44-100 GLIWICE ul. PUSZKINA 35 tel. 32/ 234 63 56	RYSUNEK ZASTĘPUJE RYSUNEK :	DATA MARZEC 2005	SKALA 1:100	EDYCJA: 1
			SYMBOL: E	NUMER: 03