


- UWAGI:**
1. Projektowane kable ułożyć w ziemi na głębokości co najmniej 0,7 m
 2. Projektowany kabel oznaczyć wzdluz trasy folią koloru niebieskiego.
 3. Na kable zalozyc oznaczniki identyfikacyjne:
 4. W miejscach skrzyzowania kabli z uzbrojeniem podziemnym kable prowadzic w rurach osłonowych PCV Ø 110 koloru niebieskiego.
 4. Pod powierzchniami utwardzonymi kable prowadzic w rurach osłonowych PCV Ø 110 koloru niebieskiego.
 5. Układanie kabla nalezy wykonac zgodnie z przepisami i normami budowy linii kablowych oraz środkami bezpieczeństwa:
 7. _____ Projektowane odcinki linii kablowych;

MAPA DO CELÓW PROJEKTOWYCH
 SEKCJA w układzie "1965": 522.222.162.1,3
 SEKCJA w układzie "2000": 6.131.31.16.11
 Układ wysokości normalnych (Kronstadt)
 skala 1:500
 Wojództwo: Śląskie
 Gmina: Bédzin
 Powiat: Bédzin
 Dz. 79/11, k.m. 24
 KERG 240101_1-44/2012

Uwaga: Mapa powstała w wyniku wektorzacji rastrowej mapy zasadniczej w skali 1:1000 oraz bezpośrednich pomiarów. Granice działek w kolorze zielonym zostały wniesione ze współrzędnych. Nie wyklucza się istnienia w terenie innych nie wykazanych na niniejszej mapie urządzeń podziemnych, które niebyły zgłoszone do inwentaryzacji lub o których brak jest informacji branżowych. Mapa do celów projektowych sporządzona na potrzeby modernizacji boiska w związku z czym ograniczenie nieruchomości nie było wykonane. Mapa do celów projektowych wykonana bez ustalenia obciążen służebnościami gruntowymi (nie badano Księg Wieczystych)


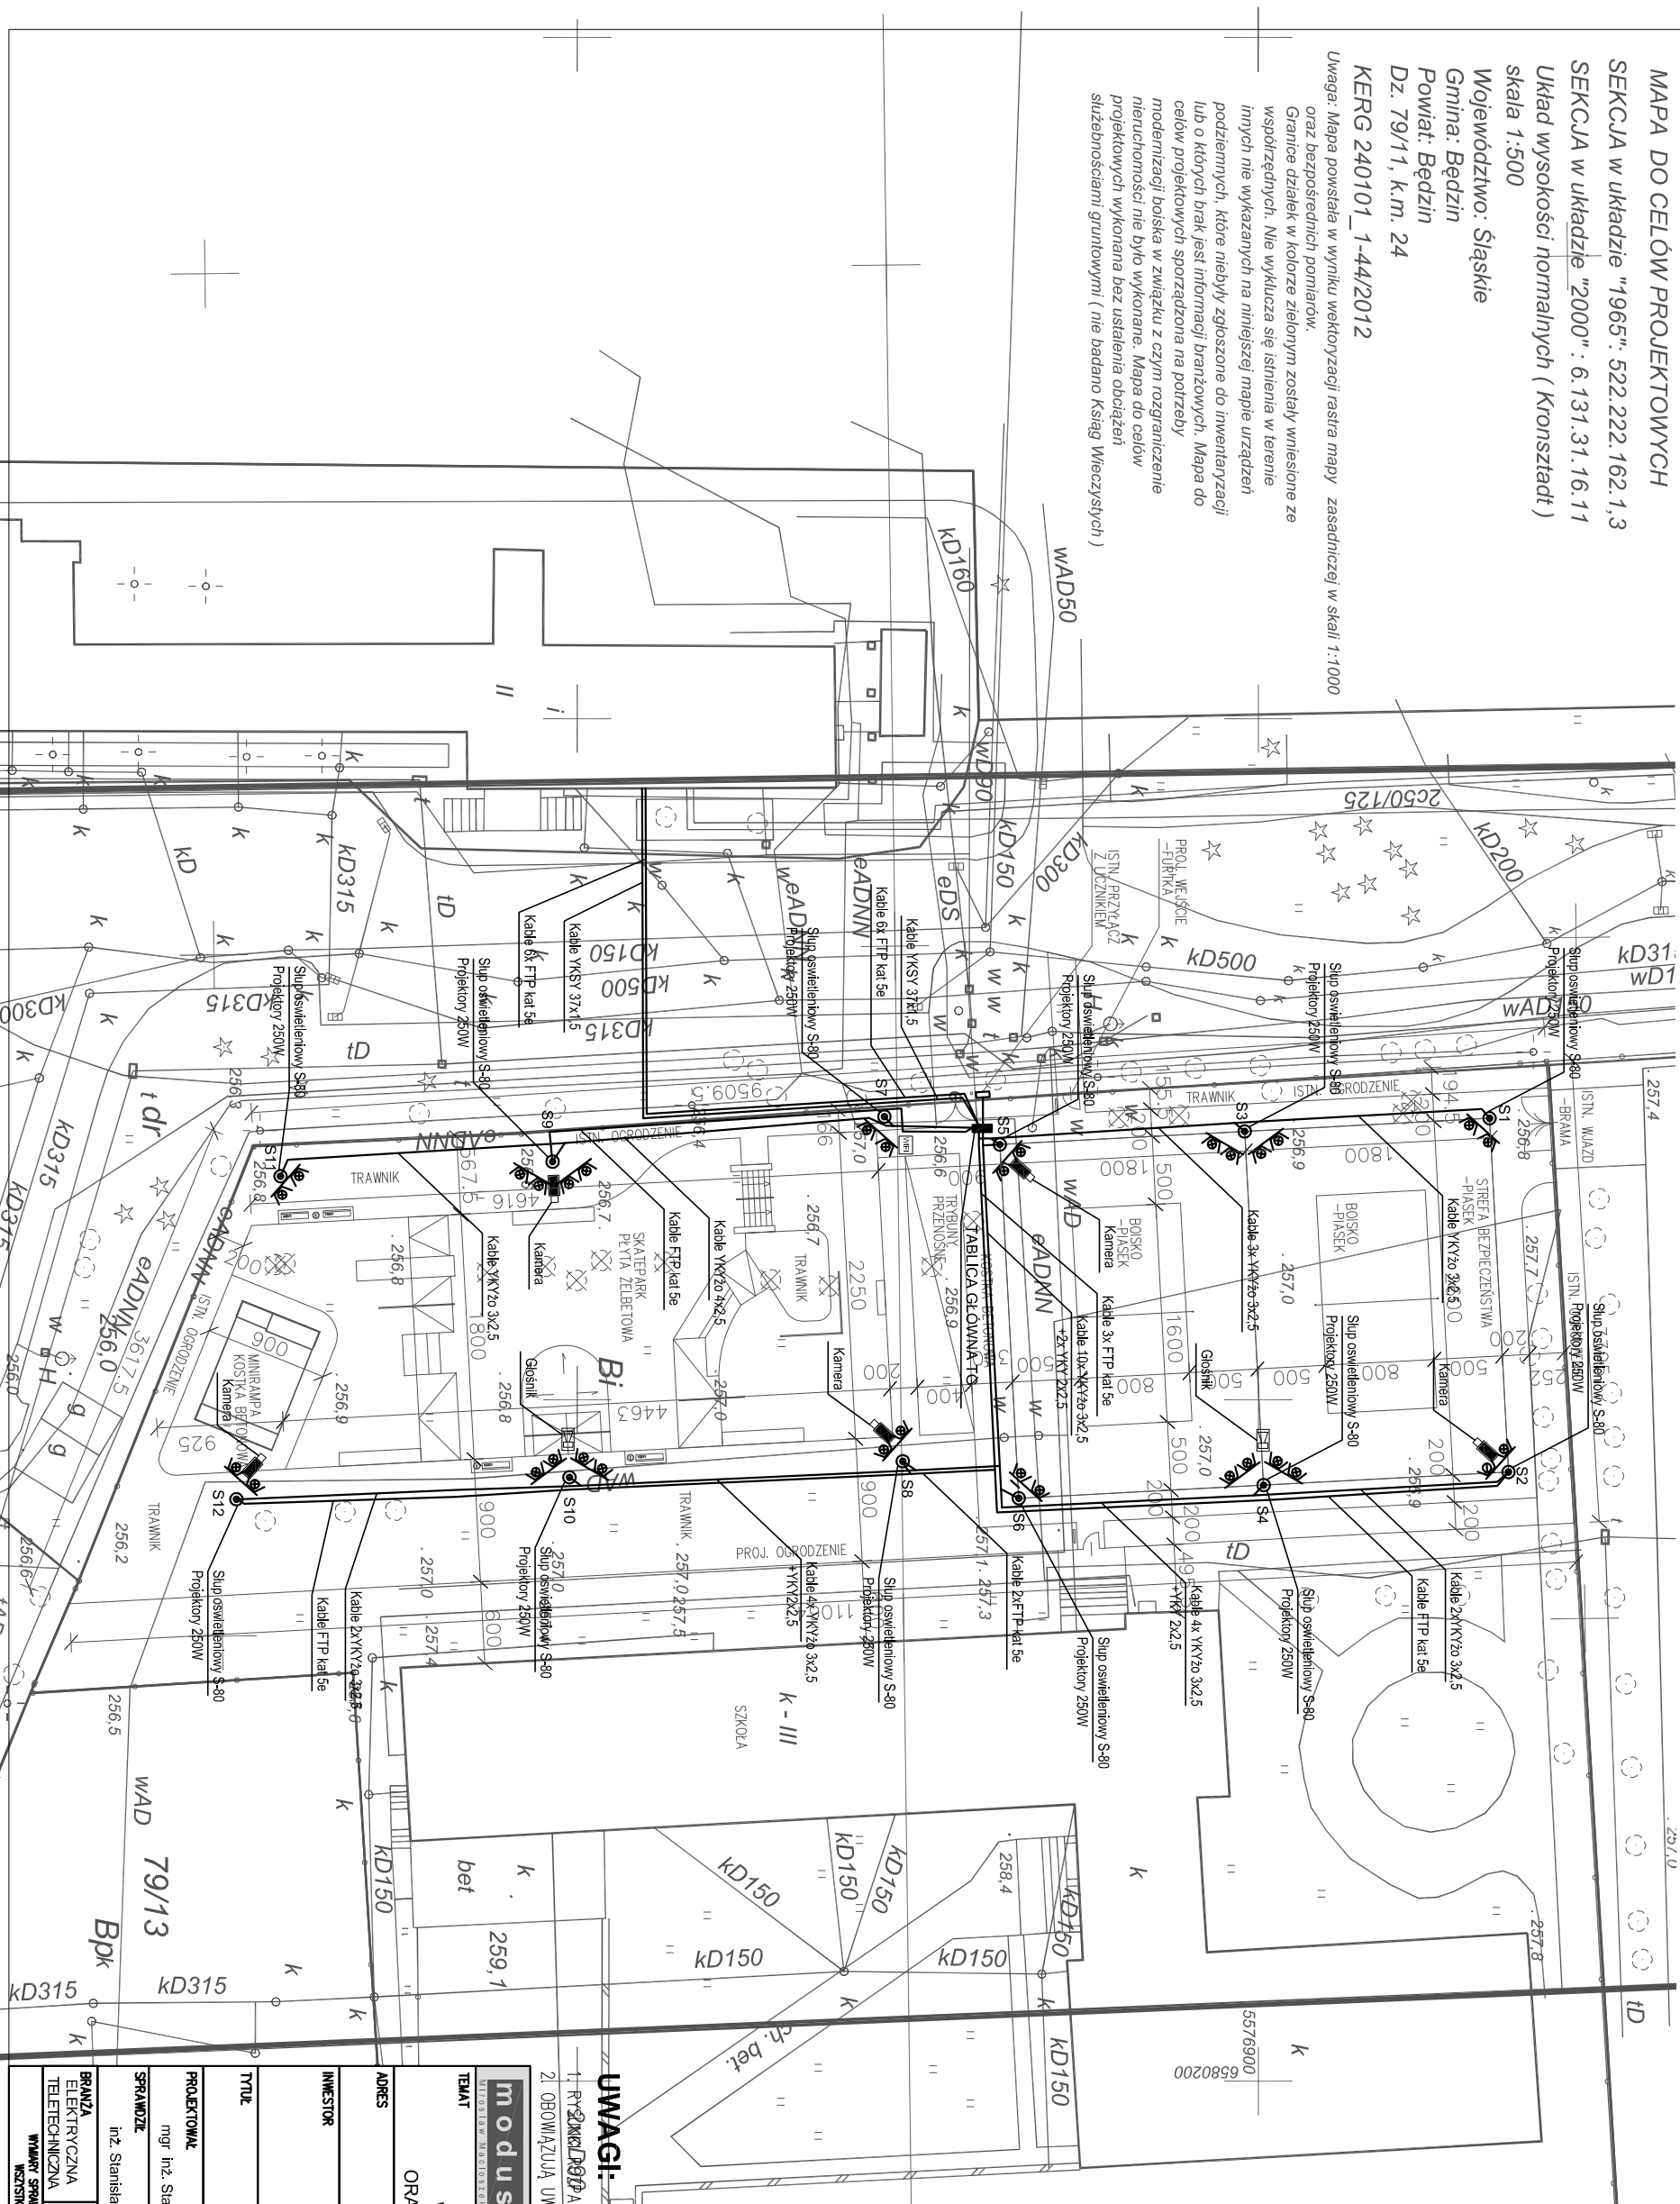


531.222.162.1
 531.222.162.3

UWAGI:

1. RYSUNKI DOSTĘPNE TRZYMAĆ ŁĄCZNIE Z PROJEKTAMI BRANŻOWYMI
2. OBOWIĄZUJĄ UWAGI ZAWARTE W OPISIE TECHNICZNYM


modus INŻYNIERIA WYMIAROWA		ul. Narciarska 21/3, 31-579 Kraków tel/fax: +48 12 681 31 85 e-mail: modus@902.pl	
TEMAT BUDOWA SKATE-PARKU WRĄZ Z OBIEKTAMI TOWARZYSZĄCYMI ORAZ DWOMA BOISKAMI DO PIŁKI PŁAŻOWEJ BÉDZIN, ul. SPORTOWA 2			
ADRES MIASTO BÉDZIN ul. 11-go LISTOPADA 20 42-500 BÉDZIN			
INWESTOR MIASTO BÉDZIN ul. 11-go LISTOPADA 20 42-500 BÉDZIN			
Tytuł Plan zagospodarowania terenu			
PROJEKTOWAŁ	mgr inż. Stanisław Zbroja	UPRÁWNIENIA	UPRÁWNIENIA
SPRAWDZIŁ	inż. Stanisław Ostafin	UPRÁWNIENIA	UPRÁWNIENIA
BRANŻA ELEKTRYCZNA TELETECHNICZNA	DATA 01.2012 r.	FAZA PB	SKALA 1 : 500
WYKONANO NA PODCIELE WRAZ Z WZGLĘDNĄ SKOROWIDKĄ, SE 2, PROJEKCIĄ WYKONANĄ Z ZAMÓWIENIA W RAMACH WYKONANIA AUDYTOWEGO		HR RYSUNKU	E - 1

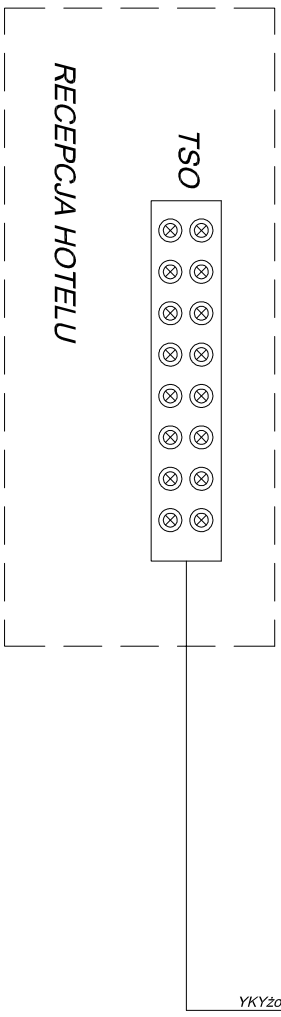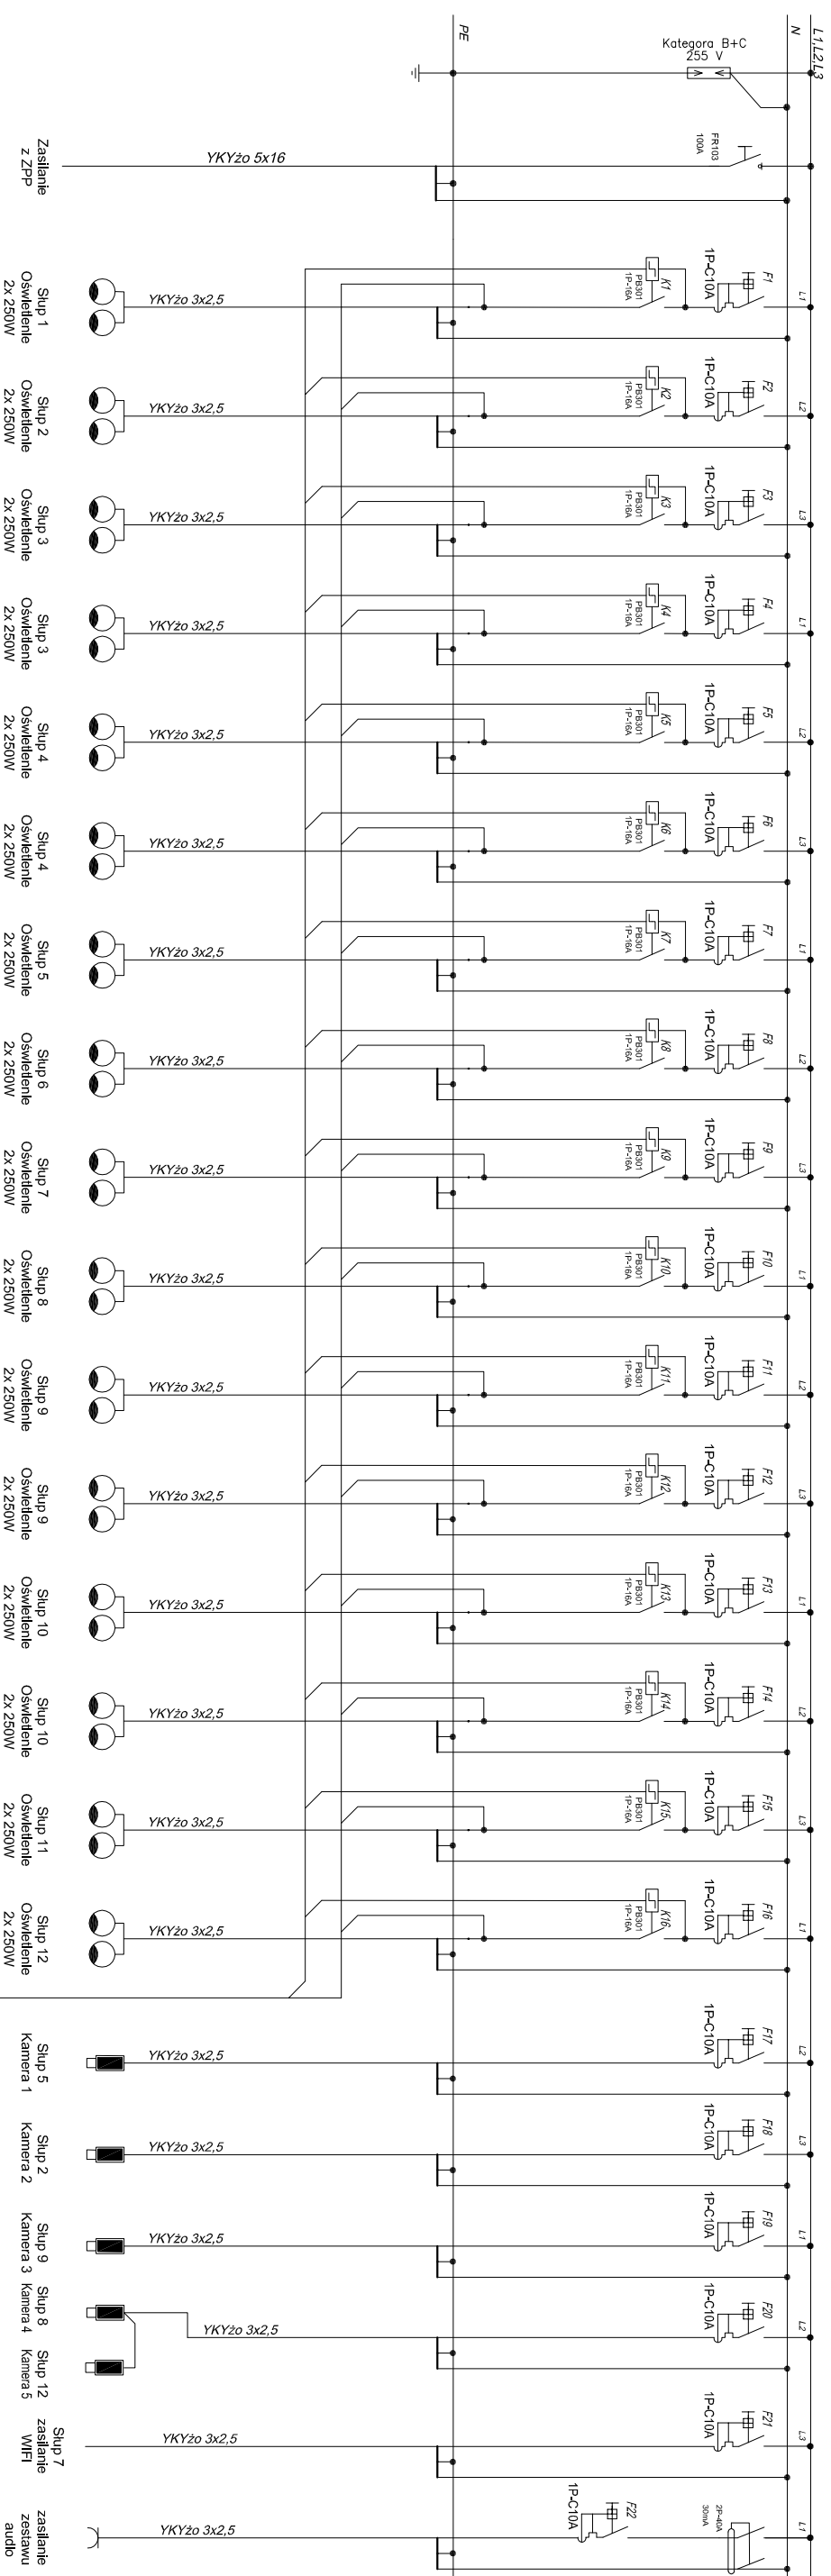

UWAGI:
 1. RYSUNKI ROZPATRYWAĆ ŁĄCZNIE Z PROJEKTAMI BRANŻOWYMI
 2. OBLICZAJĄC UWAGI ZAWARTE W OPISIE TECHNICZNYM

modus INŻYNIER WSPRACZKA		ul. Narciarska 21/3, 31-579 Kraków tel/fax: +48 12 681 31 85 e-mail: mmiro@g02.pl	
TEMAT BUDOWA SKATE-PARKU WRAZ Z OBIEKTAMI TOWARZYSZĄCYMI ORAZ DWOMA BOISKAMI DO PIŁKI PLAŻOWEJ			
ADRES BĘDZIN, ul. SPORTOWA 2 DZ. NR 79/11, OBR. 0001 BĘDZIN, AM 24			
INWESTOR MIASTO BĘDZIN ul. 11-go LISTOPADA 20 42-500 BĘDZIN			
Tytuł Tablica główna TG			
PROJEKTOWK	URZĄDZENIA	PODPIS	
mgr inż. Stanisław Zbroja	UAN Upr. 33390		
SPRĄDZIC		PODPIS	
inż. Stanisław Ostafin		GP-IV-63/2011/76	
BRANŻA	DATA	FAZA	NR RYSUNKU
ELEKTRYCZNA	01.2012 r.	PB	E - 2
<small>WNIOSY SPRĄDZIC NA BUDOWIE, W RYZE NIEZADONOŚCI SPRĄDZIKOWEJ, SE Z PROJEKTANTEM WSZYSTKIE ZMIANY UZASADNIĆ Z PROJEKTANTEM W RAMACH NADZORU AUTORSKIEGO</small>			

TABLICA GŁÓWNA TG

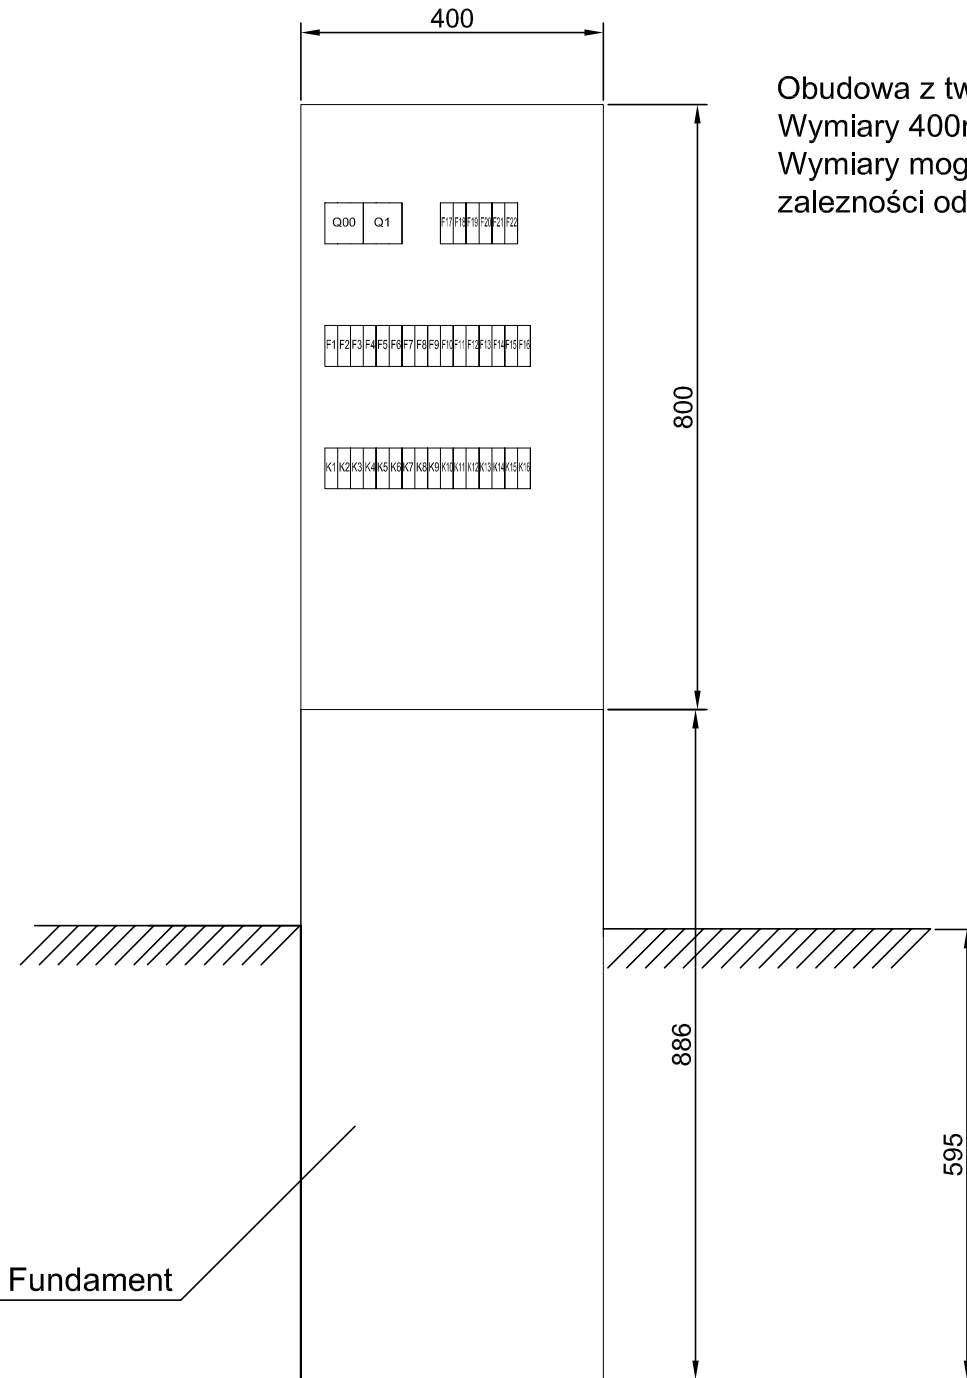


Obudowa z tworzywa z fundamentem
 Wymiary 400mm x 800mm x 245mm
 Wymiary mogą się nieznacznie różnić w zależności od producenta obudowy.

UWAGI:

1. RYSUNKI ROZPATRYWAĆ ŁĄCZNIE Z PROJEKTAMI BRANŻOWYMI
2. OBOWIĄZUJĄ UWAGI ZAWARTE W OPISIE TECHNICZNYM

modus <small>Mirosław Maciołek</small>		ul. Narciarska 2f/3, 31-579 Kraków tel/fax. + 48 12 681 31 85 e-mail: mmiro@go2.pl		
TEMAT BUDOWA SKATE-PARKU WRAZ Z OBIEKTAMI TOWARZYSZĄCYMI ORAZ DWOMA BOISKAMI DO PIŁKI PLAŻOWEJ				
ADRES BĘDZIN, ul. SPORTOWA 2 DZ. NR 79/11, OBR. 0001 BĘDZIN, AM 24				
INWESTOR MIASTO BĘDZIN ul. 11-go LISTOPADA 20 42-500 BĘDZIN				
TYTUŁ Tablica głównej TG. Elewacja.				
PROJEKTOWAŁ mgr inż. Stanisław Zbroja		UPRAWNIENIA UAN Upr. 333/90		PODPIS
SPRAWDZIŁ inż. Stanisław Ostafin		UPRAWNIENIA GP.IV-63/201/76		PODPIS
BRANŻA ELEKTRYCZNA TELETECHNICZNA	DATA 01.2012 r	FAZA PB	SKALA	NR RYSUNKU E - 3
WYMIARY SPRAWDZIĆ NA BUDOWIE, W RAZIE NIEZGODNOŚCI SKONTAKTOWAĆ SIĘ Z PROJEKTANTEM WSZYSTKIE ZMIANY UZGADNIĆ Z PROJEKTANTEM W RAMACH NADZORU AUTORSKIEGO				

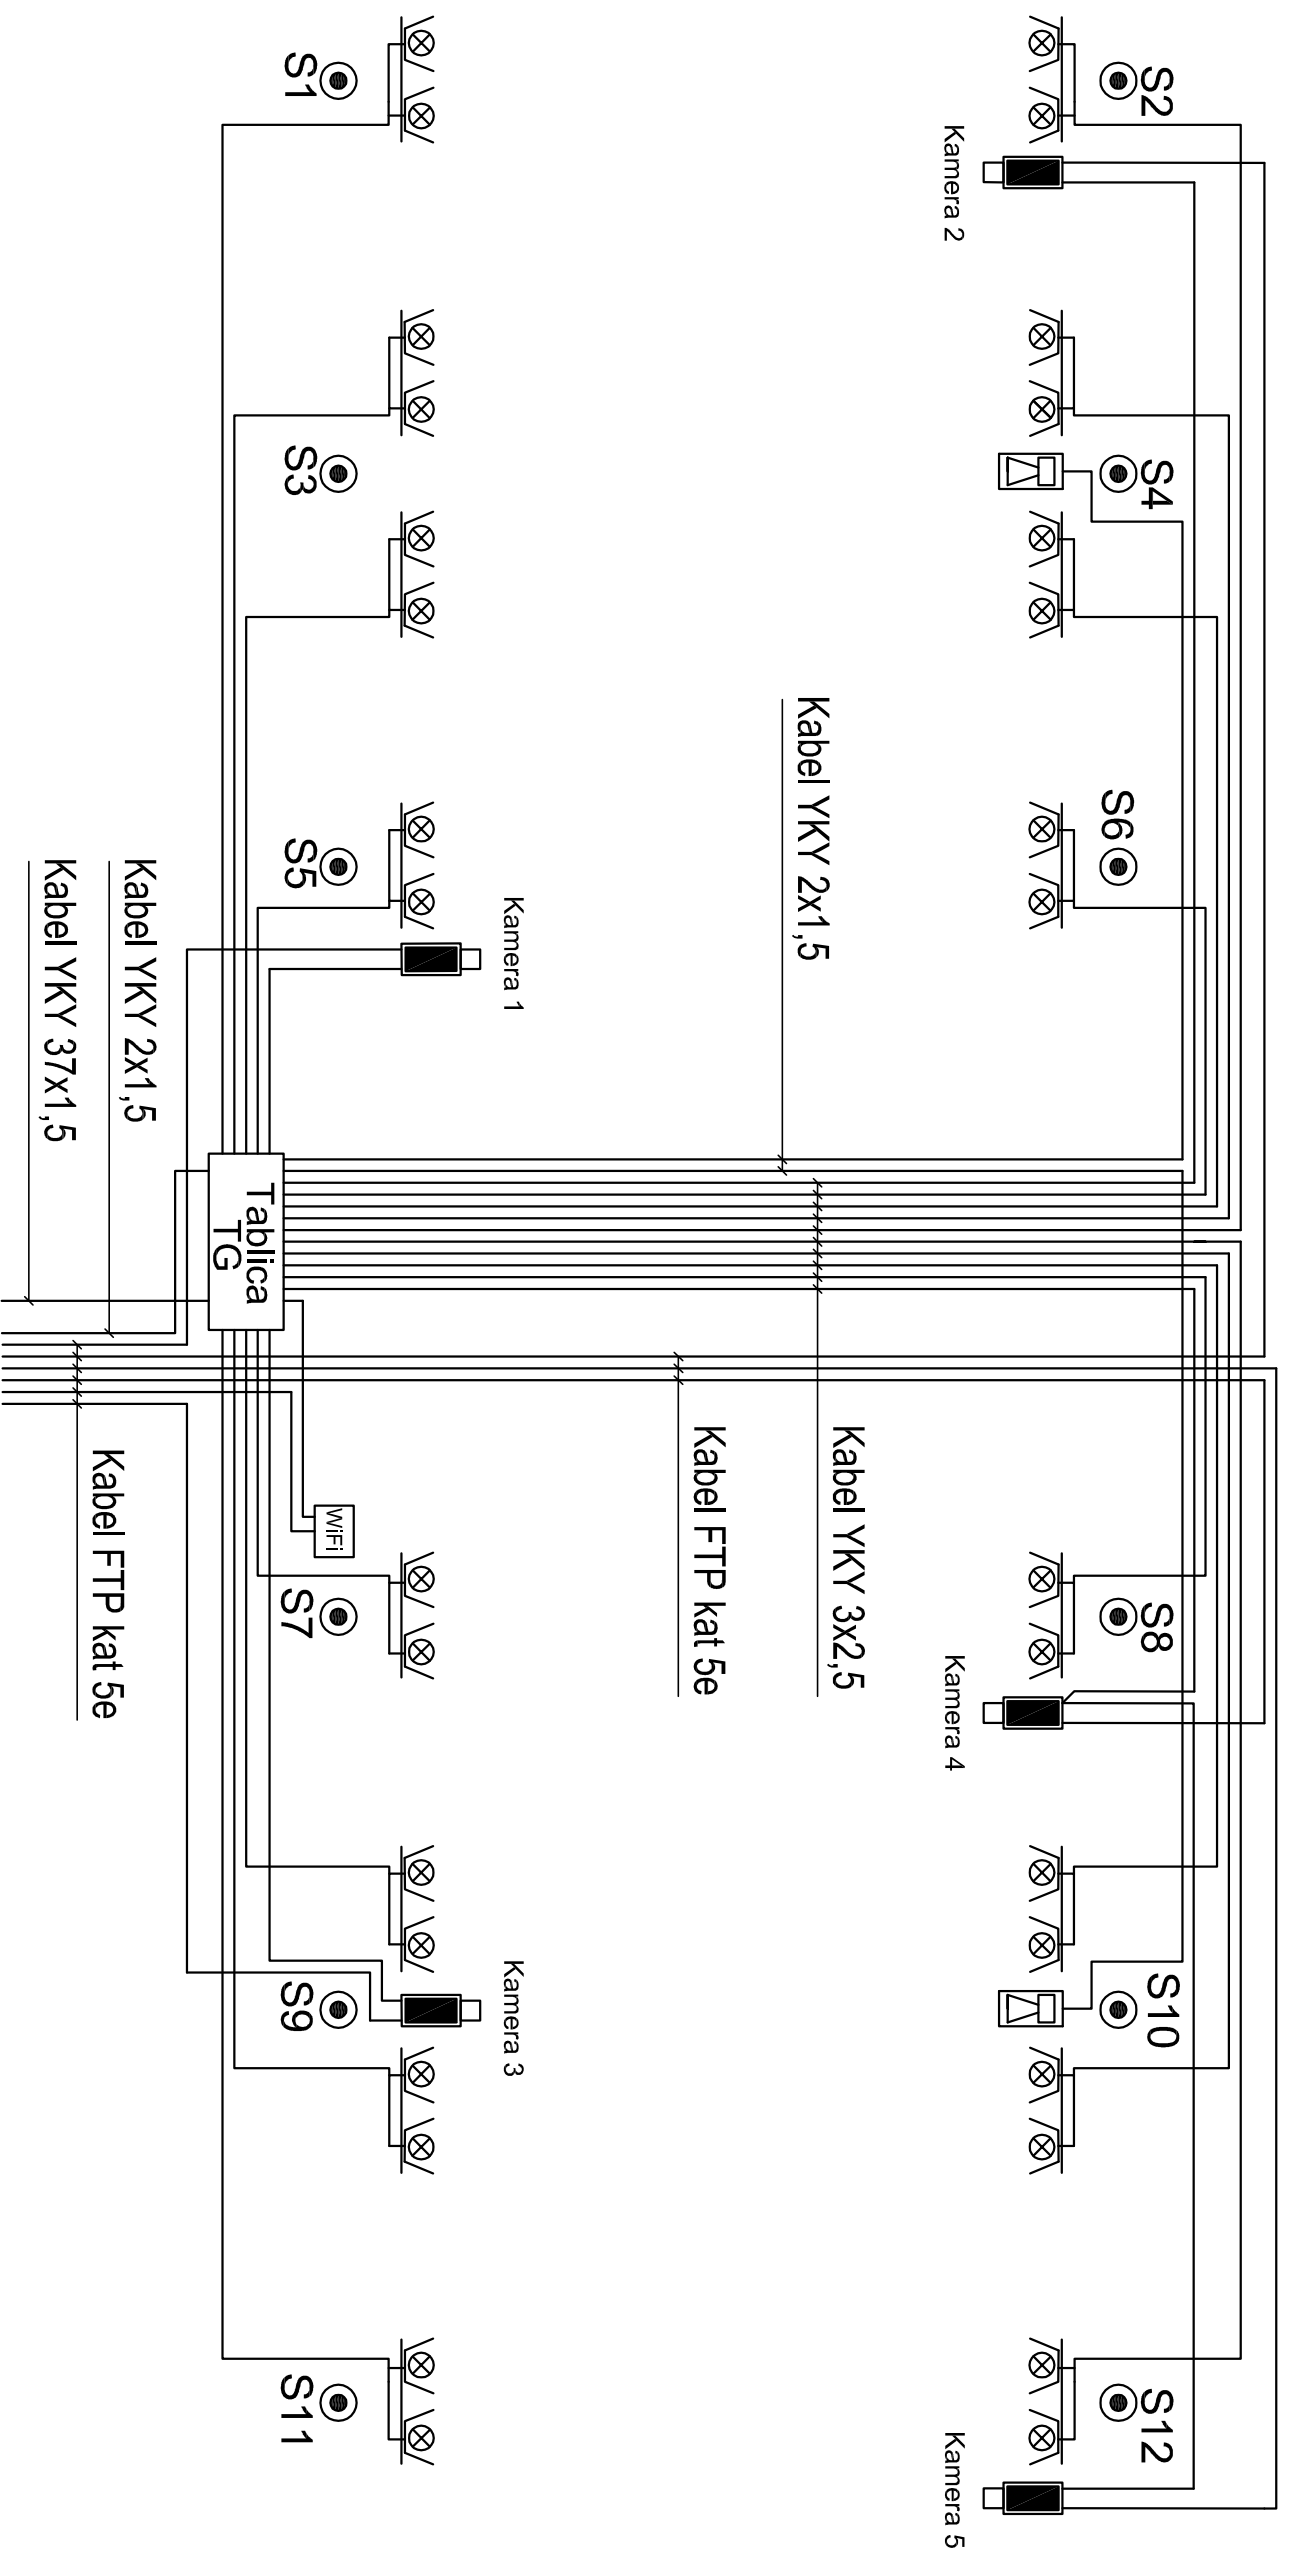

LEGENDA

- ⊙ - słup oświetleniowy S-80
- ⊙/⊘ - projektor metalohalogenowy 250W
- ⊠ - kamera D&N 1/3" 230V w obudowie do stosowania zewnętrznego
- WiFi - zewnętrzny punkt dostępu WiFi
- 🔊 - głośnik tubowy do odtwarzania muzyki 30W w sytemie 100V

DO HOTELU



UWAGI:

1. RYSUNKI ROZPATRYWAĆ ŁĄCZNIE Z PROJEKTAMI BRANŻOWYMI
2. OBOWIĄZUJĄ UWAGI ZAWARTE W OPISIE TECHNICZNYM

modus		ul. Narciarska 2/1/3, 31-579 Kraków	
ul. Narciarska 2/1/3, 31-579 Kraków		tel/fax: +48 12 681 31 85 e-mail: mmiro@goo2.pl	
TEMAT			
BUDOWA SKATE-PARKU			
WRAZ Z OBIEKTAMI TOWARZYSZĄCYMI			
ORAZ DWOMA BOISKAMI DO PIŁKI PLAŻOWEJ			
ADRES			
BEDZIN, ul. SPORTOWA 2			
DZ. NR 79/11, OBR. 0001 BĘDZIN, AM 24			
INWESTOR			
MIASTO BĘDZIN			
ul. 11-go LISTOPADA 20			
42-500 BĘDZIN			
TYTUŁ			
Schemat blokowy instalacji elektrycznych i teletechnicznych			
PROJEKTOWK		UPRÁWNIENIA	
mgr inż. Stanisław Zbroja		UAN Upr. 333/90	
SPRAWDZIC		UPRÁWNIENIA	
inż. Stanisław Ostafin		GP-IV-639/2017/6	
BRANŻA ELEKTRYCZNA		DATA	
TELETECHNICZNA		01.2012 r.	
FAZA		NR RYSUNKU	
PB		SKALA	
E - 4		E - 4	

WNIOSY SPRAWDZIĆ NA BUDOWIE, W RAZIE NIEZGODNOŚCI SKONTAKTOWAĆ SIĘ Z PROJEKTANTEM
WSZYSTKIE ZMIANY UZGODNIĆ Z PROJEKTANTEM W RAMACH MÓWOWU AUTORSKIEGO

Tablica sterowania oświetleniem - TSO

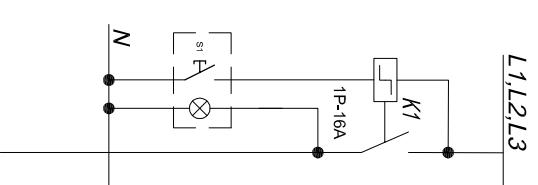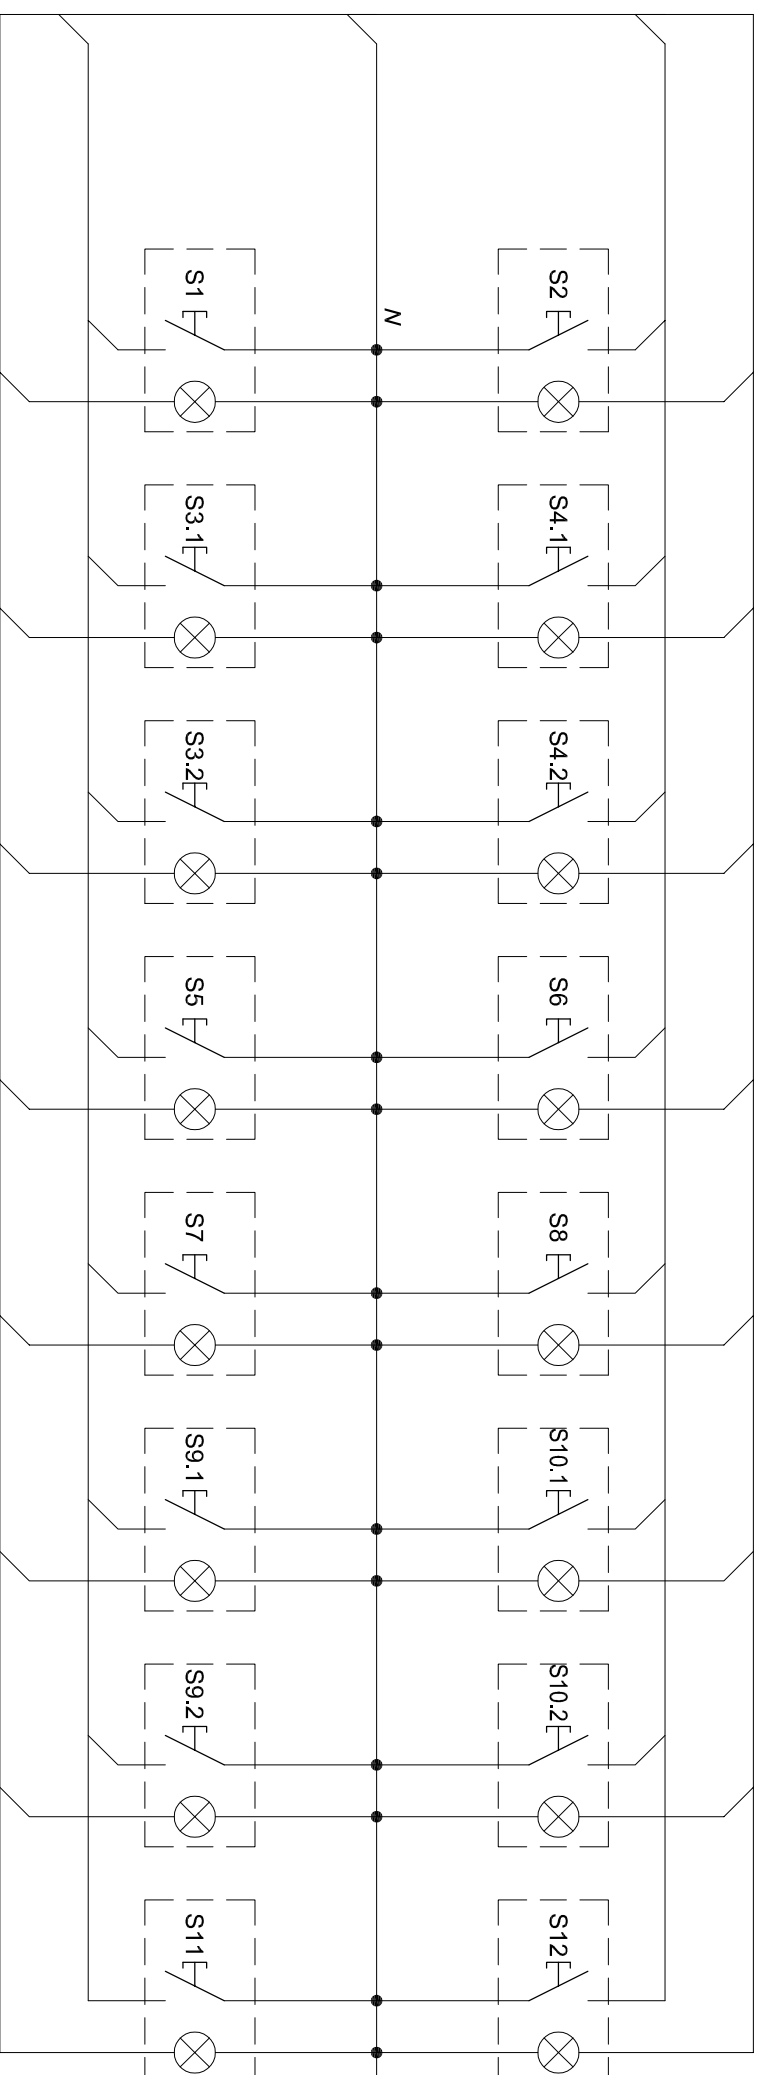

YKSY 37x1,5

ELEWACJA

Tablica sterowania oświetleniem - TSO




UWAGI:

1. RYSUNKI ROZPATRYWAĆ ŁĄCZNIE Z PROJEKTAMI BRANŻOWYMI
2. OBOWIĄZUJĄ UWAGI ZAWARTE W OPISIE TECHNICZNYM

modus INŻYNIER W BRANŻY ELEKTRYCZNEJ		ul. Narciarska 2/1/3, 31-579 Kraków tel/fax: +48 12 681 31 85 e-mail: mmiro@goo2.pl	
TEMAT BUDOWA SKATE-PARKU WRAZ Z OBIEKTAMI TOWARZYSZĄCYMI ORAZ DWOMA BOISKAMI DO PIŁKI PLAŻOWEJ			
ADRES BEDZIN, ul. SPORTOWA 2 DZ. NR 79/11, OBR. 0001 BEDZIN, AM 24			
INWESTOR MIASTO BEDZIN ul. 11-go LISTOPADA 20 42-500 BÉDZIN			
Tytuł Schemat połączeń Tablicy Sterowania Oświetleniem TSO			
PROJEKTOWK	mgr inż. Stanisław Zbroja	UPRÁWNIENIA	PODPIS
SPRÁWÓDZIC	inż. Stanisław Ostefin	UPRÁWNIENIA	PODPIS
BRÁNZA ELEKTRYCZNA TELETECHNICZNA	DATA 01.2012 r.	FÁZA	SKÁLA
		PB	NR RYSUNKU
			E - 5

WNIĄTY SPRAWÓDZIC NA BUDÓWCE, W RÁZIE NIEZÓDNOŚCI SKONTAKOWÁĆ SIĘ Z PROJEKTANTEM WSZYSTKIE ZMIÁNY UZÓDÓWNIĆ Z PROJEKTANTEM W RAMACH MÓDÓWU ÁUTORSKIEGO

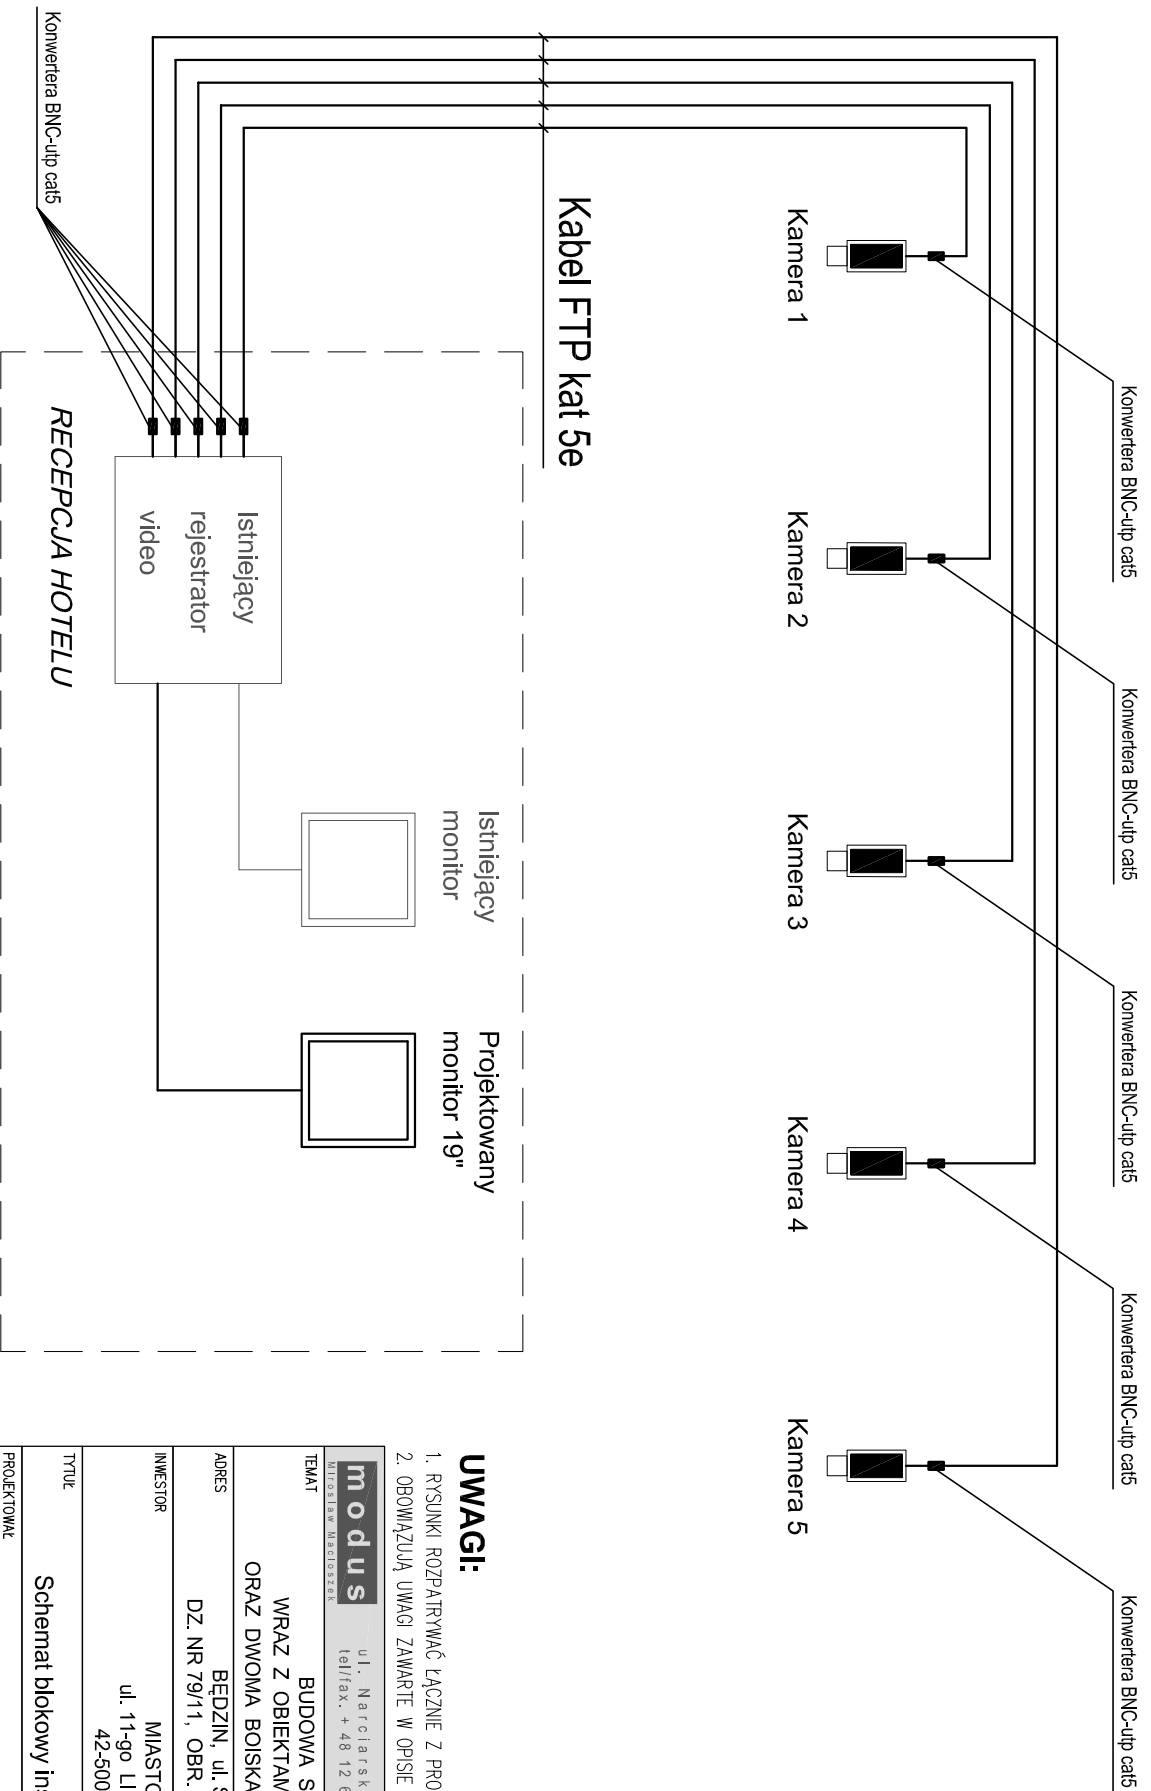

UWAGI:

1. RYSUNKI ROZPATRYWAĆ ŁĄCZNIE Z PROJEKTAMI BRANŻOWYMI
2. OBOWIĄZUJĄ UWAGI ZAWARTE W OPISIE TECHNICZNYM

modus BIURO WYKONAWCZE
 ul. Narciarska 21/3, 31-579 Kraków
 tel/fax. +48 12 681 31 85 e-mail: modus@902.pl

TEMAT BUDOWA SKATE-PARKU
 WRAZ Z OBIEKTAMI TOWARZYSZĄCYMI
 ORAZ DWOMA BOISKAMI DO PIŁKI PLAŻOWEJ

ADRES BĘDZIN, ul. SPORTOWA 2
 DZ. NR 79/11, OBR. 0001 BĘDZIN, AM 24

INWESTOR MIASTO BĘDZIN
 ul. 11-go LISTOPADA 20
 42-500 BĘDZIN

TYTUL Schemat blokowy instalacji monitoringu.

PROJEKTOWAŁ mgr inż. Stanisław Zbroja	UPRAWNIENIA UAN Upř. 333/90	PODPIS
SPRAWDZIŁ inż. Stanisław Osiatin	UPRAWNIENIA GP: IV-63/2011/76	PODPIS
BRANŻA ELEKTRYCZNA TELETECHNICZNA	DATA 01.2012 r	FAZA PB
WYMAGY SPRAWDZIĆ NA BUDOWIE, W RAZIE NIEZGODNOŚCI SKONTAKTOWAĆ SIĘ Z PROJEKTANTEM WSZYSTKIE ZMIANY UZGODNIĆ Z PROJEKTANTEM W RAMACH NADZORU AUTORSKIEGO	SKALA	NR RYSUNKU E - 6