

ZESTAWIENIE POWIERZCHNI UŻYTKOWEJ
POMIESZCZEŃ PIWNICY:

NR	POMIESZCZENIE	WYS.	POW.
0/01	KLATKA SCHODOWA		9,38m ²
0/02	KOMUNIKACJA	3,07m	14,34m ²
0/03	KOTŁOWNIA GAZOWA	3,05m	37,52m ²
0/04	POM. GOSPODARCZE	2,58m	36,69m ²
0/05	POM. GOSPODARCZE	2,48m	16,20m ²
0/06	TOALETA	2,99m	1,33m ²
0/07	POMPOWNIA	3,07m	13,25m ²
0/08	POM. PALACZA	3,07m	9,97m ²
0/09	POM. GOSPODARCZE	3,07m	3,05m ²
0/10	POM. GOSPODARCZE	2,92m	5,86m ²


UWAGA:

-WYMIARY PODANO W [cm].

-WYMIARY NALEŻY SPRAWDZIĆ NA BUDOWIE

ZESTAWIENIE POWIERZCHNI UŻYTKOWEJ
POMIESZCZEŃ PIWNICY:

NR	POMIESZCZENIE	WYS.	POW.
-1/01	POM. GOSPODARCZE.	4,35m	37,72m ²
-1/02	POM. GOSPODARCZE	4,35m	11,38m ²
RAZEM			49,10m ²

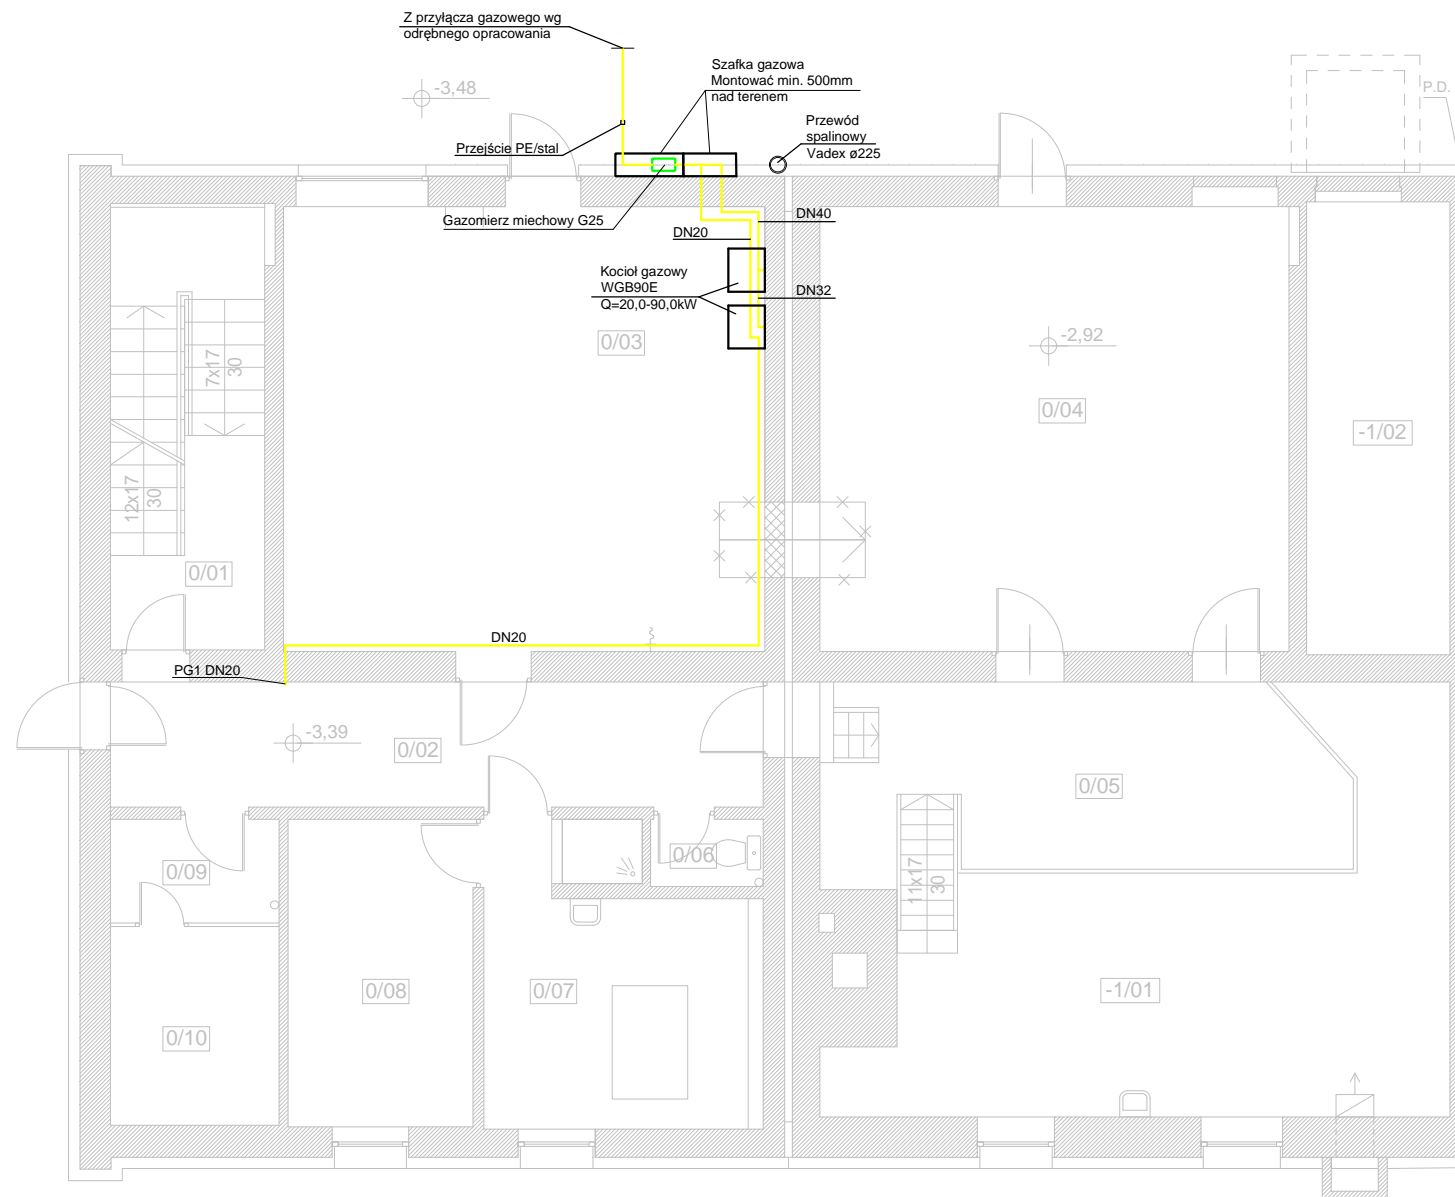

OZNACZENIA:

- DN20 instalacja gazu - przewody stalowe
- zawór odcinający średnica zgodnie ze średnicą rury przewodowej

UWAGA:

Przejścia przewodów przez przegrody oddzielenia pożarowego należy zabezpieczyć systemowymi przejściami pożarowymi dedykowanymi dla danego typu rurociągu. Obejmij (osłony) ogniochronne typu CP 644 na przewody instalacyjne z PVC należy stosować w miejscach oddzielenia przeciwpożarowego dla rur palnych. Szczeliny między rurą z tworzywa sztucznego i otworem w ścianie muszą być wypełnione masą uszczelniającą CP 606. Przejścia pożarowe powinny mieć odporność ogniową przegrody, w której są wykonywane.

INWESTOR: Gmina Będzin ul. 11 listopada 20, Będzin		ADRES INWESTYCJI: Szkoła Podstawowa nr 8 , 42-500 Będzin, ul. Orła 4, dz. nr 108/3, k.m. 39, obręb Będzin	
Termomodernizacja budynku Szkoły Podstawowej nr 8 przy ulicy Orlej w Będzinie			
JEDNOSTKA PROJEKTOWA:	Wykonawcy:	UPRAWNIENIA:	PODPIS:
 ul. Rolna 43, 40-555 Katowice, tel. 032 745 24 24, 601 639 719	Projektował:	inż. Stanisław Boduszek	586/93
	Sprawił:	mgr inż. Mariusz Bugajski	115/99
	Opracował:	mgr inż. Łukasz Kaczmarek	-
UWAGI: WYMIAROWANIE /cm/	INSTALACJA GAZU - RZUT PIWNICY	BRANŻA: SANITARNA	SKALA 1:100
DATA: 18.03.2016 r.	FAZA: PROJEKT BUDOWLANY ZAMIENNY	NUMER ARKUSZA:	IS.01