


LEGENDA:



Istniejący wentylator dachowy 230V

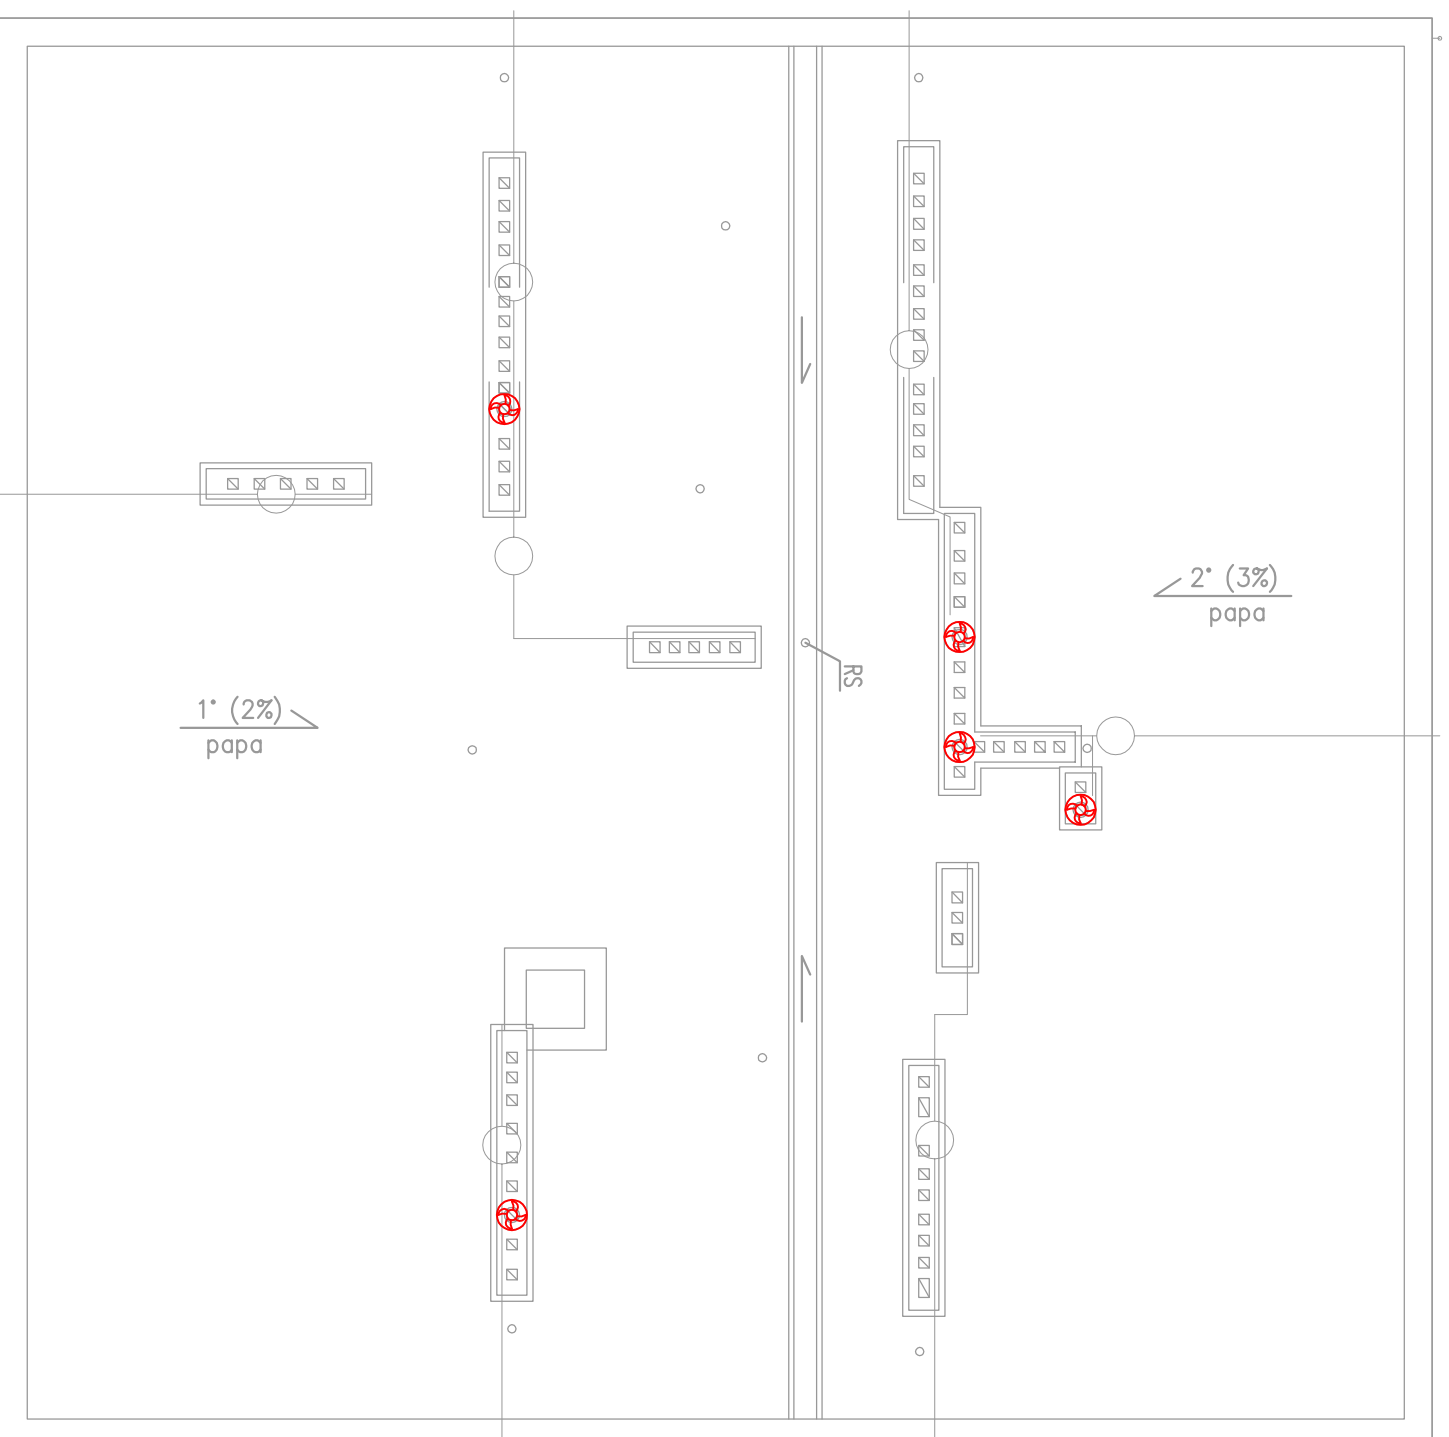

| | |
|--|--|
| PRACOWNIA PROJEKTOWA "MIZAWA" MIROSŁAW ZAWARTKA, 41-200 SOSNOWIEC ul. ANDERSA 31, tel. 501070644 | |
| INWESTOR | GMINA BĘDZIN, BĘDZIN, ul. 11 LISTOPADA 20 |
| OBIEKT, ADRES | PRZEDSZKOLE MIEJSKIE NR 4 42-500 BĘDZIN, ul. RUTKOWSKIEGO 3a, dz. nr 9, k.m. 29, obręb Będzin |
| NAZWA OPRAC. | REMONT BUDYNKU, OGRÓDZENIA, PLACÓW UTMARDOZONYCH, CHODNIKÓW, SCHODÓW TERENOWYCH, ELEMENTÓW MAŁEJ ARCHITEKTURY WRAZ Z ICH ROZBUDOWĄ I PRZEBUDOWĄ, ROZBIÓRKA TARASU, BUDOWA POCHYLNI DLA OSÓB NIEPEŁNOSPRAWNYCH ORAZ TERMOMODERNIZ. BUDYNKU PRZEDSZKOLA. |
| NAZWA RYS. | SCHEMAT MONTAŻOWY WENTYLATORÓW WENTYLATORÓW DACHOWYCH. RZUT DACHU |
| PROJEKTOWAŁ INST. ELEKTR. | IMIĘ NAZWIŚKO mgr inż. MICHAŁ BLAUT |
| OPRACOWAŁ GRAFICZNIE | NR UPRAWNIENI SLV/5880/PMBE/15 |
| | SPECJALNOŚĆ: ELEKTRYCZNA |
| | DATA: LUTY 2016r. |
| | PODPIS: E_12 |
| | SKALA: 1:100 |
| | NR RYS.: |