


Przekrój A-A

plyta warstwowa rdzeń styropianowy gr. 15cm

2,8850+

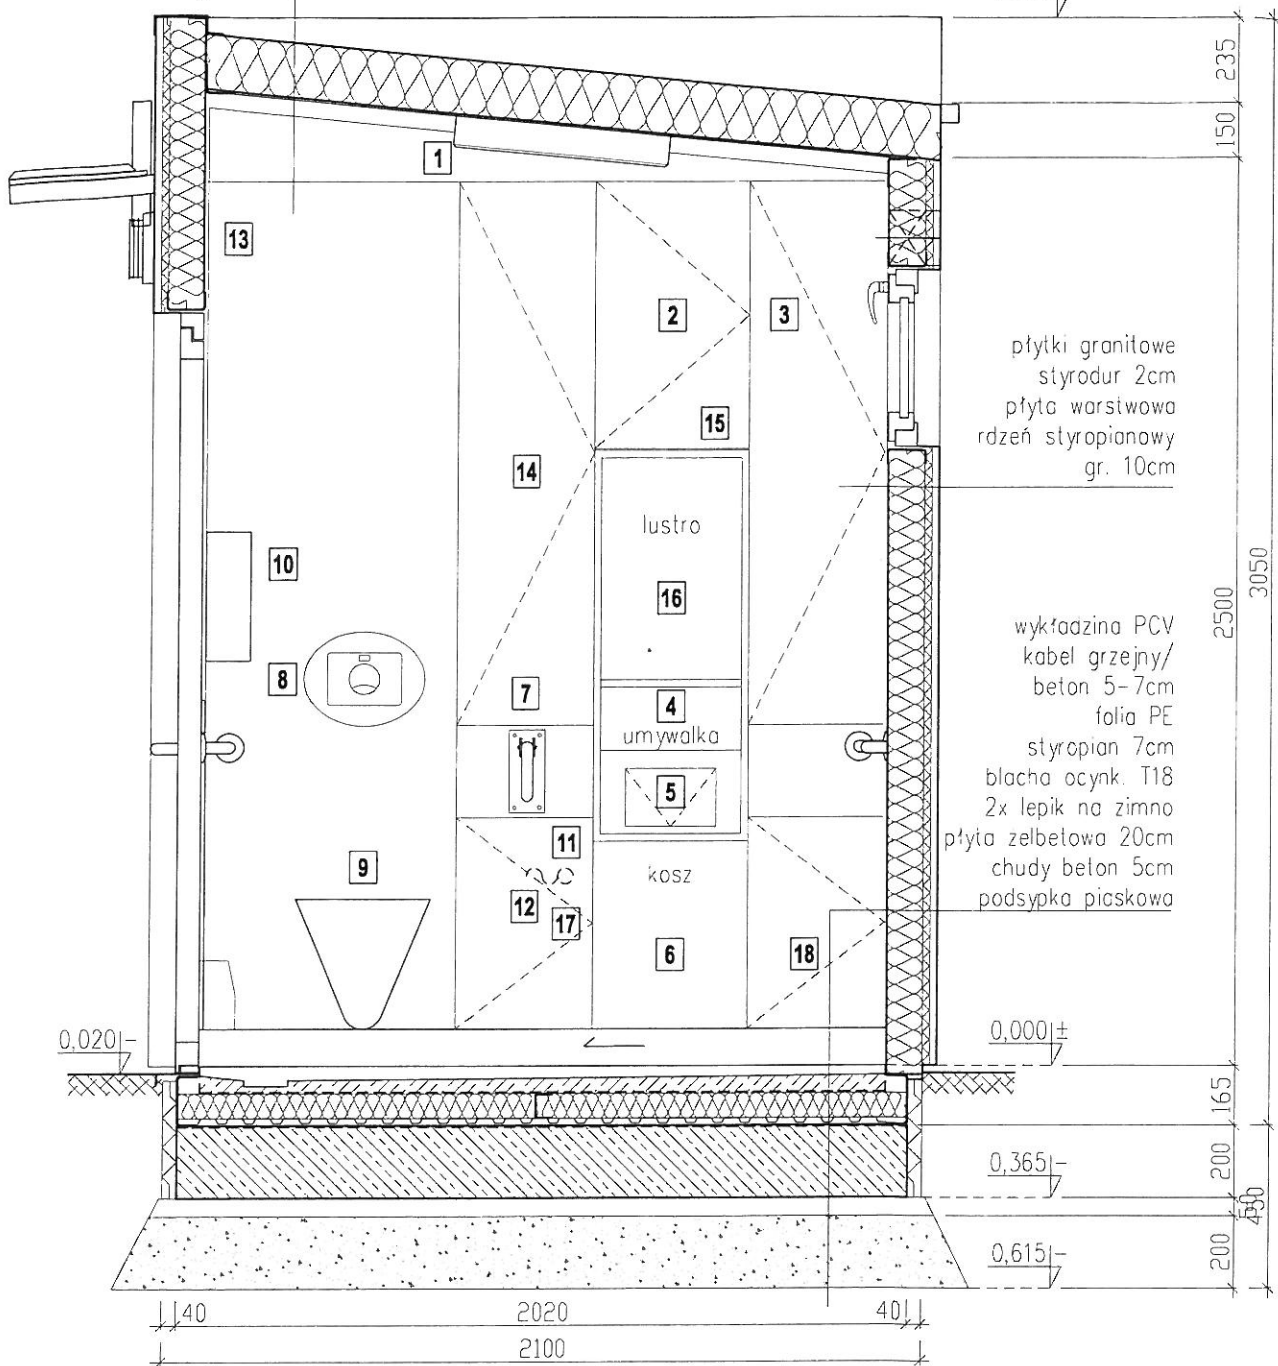

Opis wyposażenia:


- 1 - Oprawa wewnętrzna
- 2 - Skrzynka rozdzielcza
- 3 - Wieszak na szczotki
- 4 - Zespół umywalkowy
- 5 - Wrzutnia do kosza
- 6 - Kosz na śmieci
- 7 - Poręcz uchylna
- 8 - Przyciski splotczy
- 9 - Muszla ustępowa
- 10 - Podajnik papieru
- 11 - Złączka do węża
- 12 - Wąż do zmywania
- 13 - Wentylator
- 14 - Dyfuzor zapachów
- 15 - Moduł GSM
- 16 - Lustro ze stali nierdzewnej
- 17 - Łącznik wody
- 18 - Wiodro

prawa autorskie zastrzeżone

BUDOTECHNIKA <small>BUDOTECHNIKA SP. Z O.O. PROJEKTANT I PRODUCENT MEBLI 44-146 PILCHOWICE (D.GLIWIC) UL. BIERAWKA 2A, TEL.: 0-32 236-67-12, FAX: 0-32 236-67-13 EMAIL: OFFICE@BUDOTECHNIKA.COM.PL, STRONA INTERNETOWA: WWW.BUDOTECHNIKA.PL</small>		<small>LAUREAT MIĘDZYNARODOWEJ WYSTAWY EUROCIITY</small>	
Inwestor: Urząd Miejski w Będzinie ul. 11 listopada 20, 42-500		Projektował:	Podpis:
Inwestycja: Budowa wolnostojącej toalety publicznej		mgr inż. arch. Wojciech Moszart	
Adres inwestycji: dz. nr 75/6 przy ul. Potockiego w Będzinie			
Temat: Automatyczna toaleta publiczna			
Treść: Przekrój A-A - lustro		Eugeniusz Kurpas inż. bud. Jedowego Chudów ul. 08/08 6	
Data: 10 - 2012	Stadium:	Format: A4	Skala: 1:20

Nr ew. upr. 250/78 i 351/78
w spec. konstruk. budowlanej i architektonicznej

Przekrój B-B

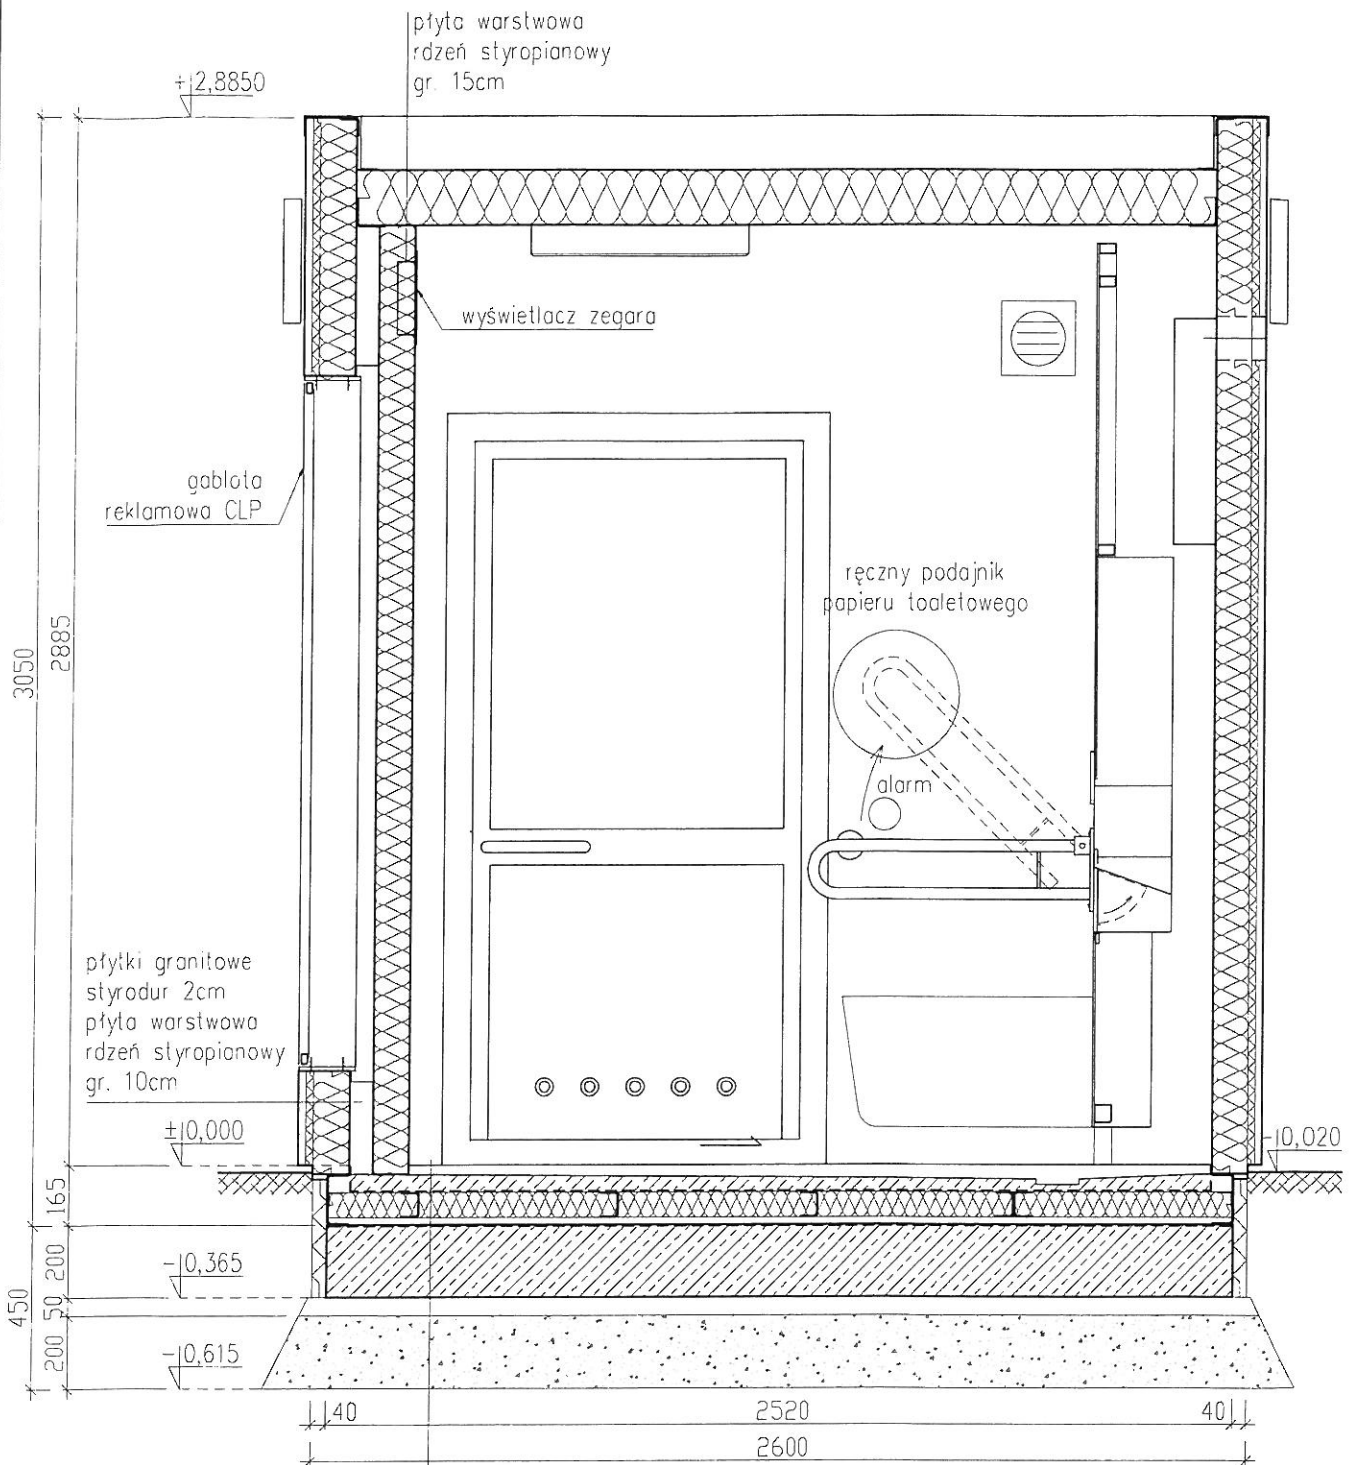


- wykładzina PCV
- kabel grzejny
- beton 5-7cm
- folia PCV
- styropian 7cm
- blacha ocynk 118
- 2x lepik na zimno
- płyta żelbetowa 20cm
- chudy beton 5cm
- podsypka piaskowa

prawa autorskie zastrzeżone

BUDOTECHNIKA		<small>BUDOTECHNIKA SP. Z O.O. PROJEKTANT I PRODUCENT MEBLI 44-146 PILCHOWICE (B.GLIWIC) UL. BIERAWKA 2A. TEL.: 0-32 236-07-12. FAX: 0-32 236-07-13 E-MAIL: OFFICE@BUDOTECHNIKA.COM.PL. STRONA INTERNETOWA: WWW.BUDOTECHNIKA.PL</small>	
Inwestor: Urząd Miejski w Będzinie ul. 11 listopada 20, 42-500		Projektował:	Podpis:
Inwestycja: Budowa wolnostojącej toalety publicznej		mgr inż. arch. Wojciech Moszant	
Adres inwestycji: dz. nr 75/6 przy ul. Potockiego w Będzinie			
Temat: Automatyka toalety publicznej			
Treść: Przekrój B-B - lustro		Eugeniusz Kurpas inż. bud. i inżynier Chudów, ul. Piastów 6	
Data: 10 - 2012	Stadium:	Format: A4	Skala: 1:20

Nr ew. upr. 352/95/51.351/78
w specj. konstrukc. - budowlanej i architektonicznej

Elewacja wejściowa

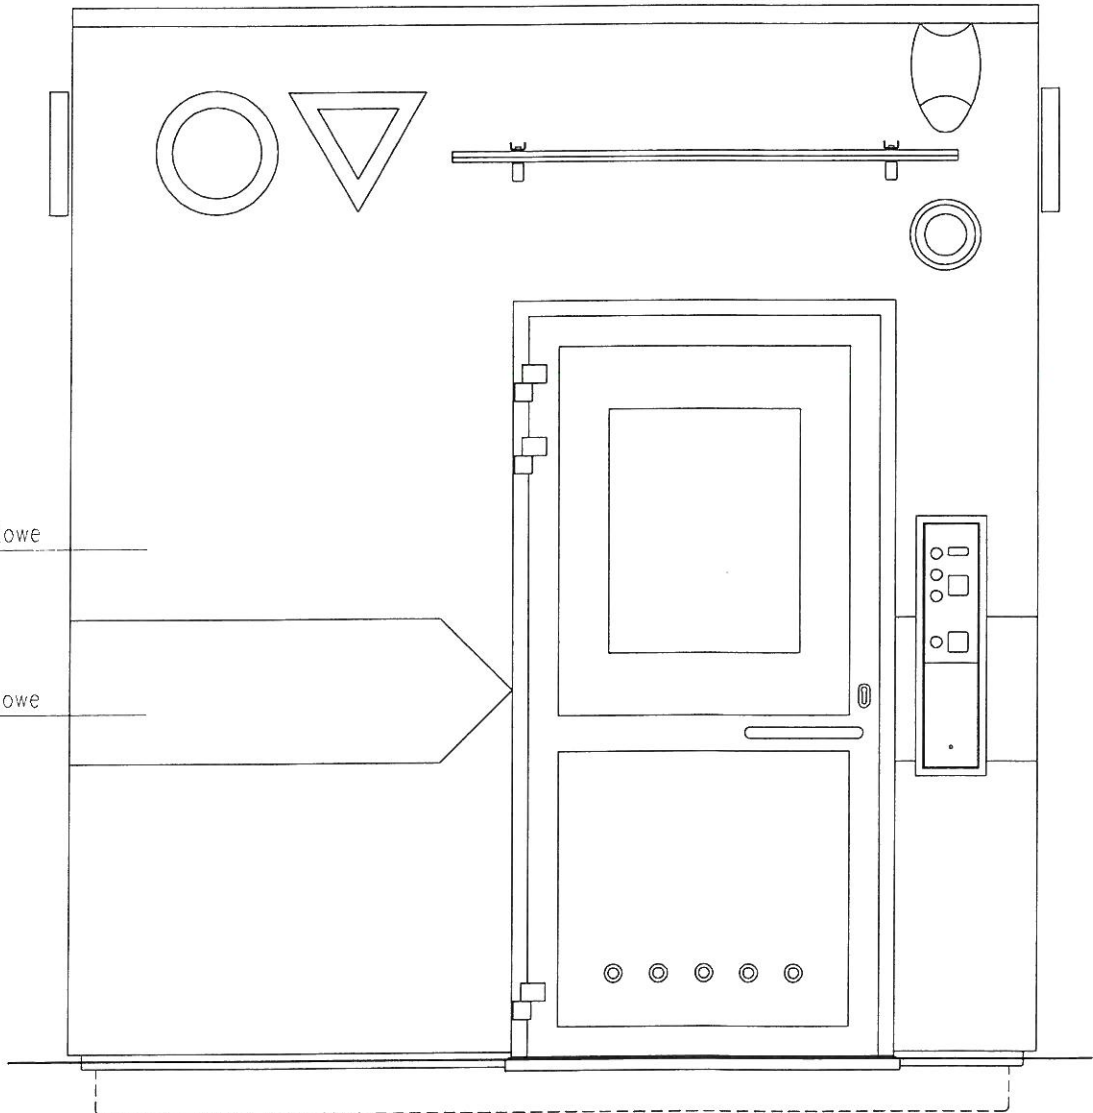


płytki granitowe szare

płytki granitowe czarne


prawa autorskie zastrzeżone

BUDOTECHNIKA BUDOTECHNIKA SP. Z O.O. PROJEKTANT I PRODUCENT MEBLI
 44-146 PILCHOWICE (K.GLIWICE) UL. BIERAWKA 24, TEL.: 0-32 236-8712, FAX: 0-32 236-8713
 LAUREAT MIĘDZYNARODOWEJ WYSTAWY EURO CITY EMAIL: OFFICE@BUDOTECHNIKA.COM.PL, STRONA INTERNETOWA: WWW.BUDOTECHNIKA.PL

Inwestor: Urząd Miejski w Będzinie ul. 11 listopada 20, 42-500	Projektował:	Podpis:
Inwestycja: Budowa wolnostojącej toalety publicznej	mgr inż. arch. Wojciech Moszant	
Adres inwestycji: dz. nr 75/6 przy ul. Potockiego w Będzinie		
Temat: Automatyka toaleta publiczna		
Treść: Elewacja wejściowa - lustro		Eugeniusz Kurpas inż. bud. lądowego
Data: 10 - 2012	Stadium:	Format: A4
		Skala: 1:20


Chudów, ul. Koszale 6
 Nr ew. gm. 128/78 i 351/78
 w spół. konstruk. - budowlanej
 i architektonicznej

Elewacja boczna 1

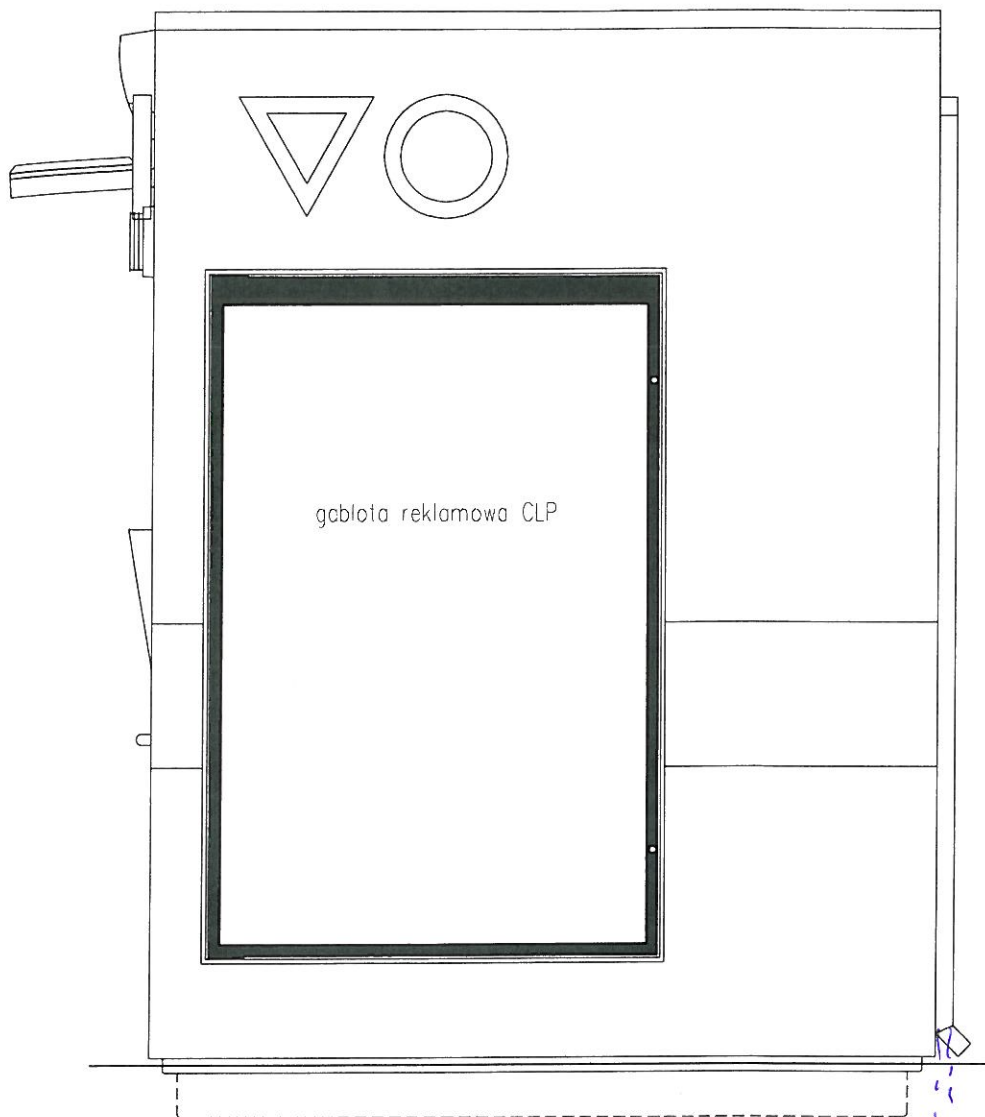


prawa autorskie zastrzeżone

BUDOTECHNIKA SP. Z O.O. PROJEKTANT I PRODUCENT MEBLI
 44-146 PILCHOWICE (O. GLIWIC) UL. BIERAWKA 2a, TEL: 0-32 236-87-12, FAX: 0-32 236-87-13
 LAUREAT MIĘDZYNARODOWEJ WYSTAWY EURO CITY EMAIL: OFFICE@BUDOTECHNIKA.COM.PL, STRONA INTERNETOWA: WWW.BUDOTECHNIKA.PL

Inwestor: Urząd Miejski w Będzinie ul. 11 listopada 20, 42-500		Projektował:	Podpis:
Inwestycja: Budowa wolnostojącej toalety publicznej		mgr inż. arch. Wojciech Moszant	
Adres inwestycji: dz. nr 75/6 przy ul. Potockiego w Będzinie			
Temat: Automatyczna toaleta publiczna			
Treść: Elewacja boczna 1 - lustro			Eugeniusz Kurpas inż. bud. i inżynier Chudów, pl. 06
Data: 10 - 2012	Stadium:	Format: A4	Skala: 1:20

Nr ew. upr. 550/78 i 351/78
 spec. konstrukc. budowlanej i architektury

Elewacja boczna 2

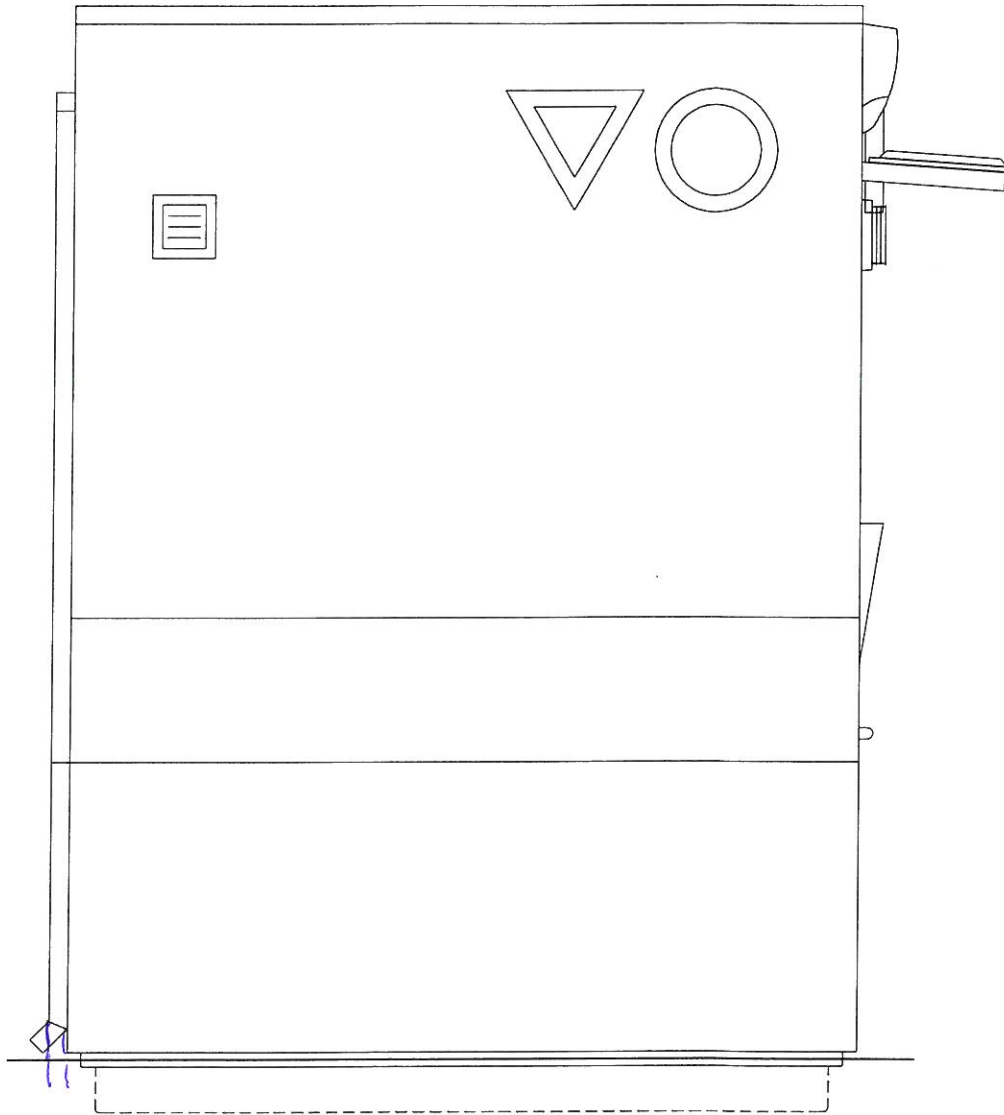


prawa autorskie zastrzeżone

BUDOTECHNIKA BUDOTECHNIKA SP. Z O.O. PROJEKTANT I PRODUCENT MEBLI
 44-146 PILCHOWICE (K. GLIWIC) UL. BIERAWKA 2A, TEL.: 0-32 236-87-12, FAX: 0-32 236-87-13
 LAUREAT MIĘDZYNARODDWEJ WYSTAWY EURO CITY E-MAIL: OFFICE@BUDOTECHNIKA.COM.PL, STRONA INTERNETOWA: WWW.BUDOTECHNIKA.PL


Inwestor: Urząd Miejski w Będzinie ul. 11 listopada 20, 42-500		Projektował:	Podpis:
Inwestycja: Budowa wolnostojącej toalety publicznej		mgr inż. arch. Wojciech Moszant	
Adres inwestycji: dz. nr 75/6 przy ul. Potockiego w Będzinie			
Temat: Automatyczna toaleta publiczna			
Treść: Elewacja boczna 2 - lustro		Eugeniusz Kurpas inż. bud. ładowego Chudów, ul. Dąbrowski 6 Nr ew. umc 350/78/1351/78	
Data: 10 - 2012	Stadium:	Format: A4	Skala: 1:20

w sp. z o.o. Konstrukc. - budowlanej i architektonicznej


Elewacja tylna

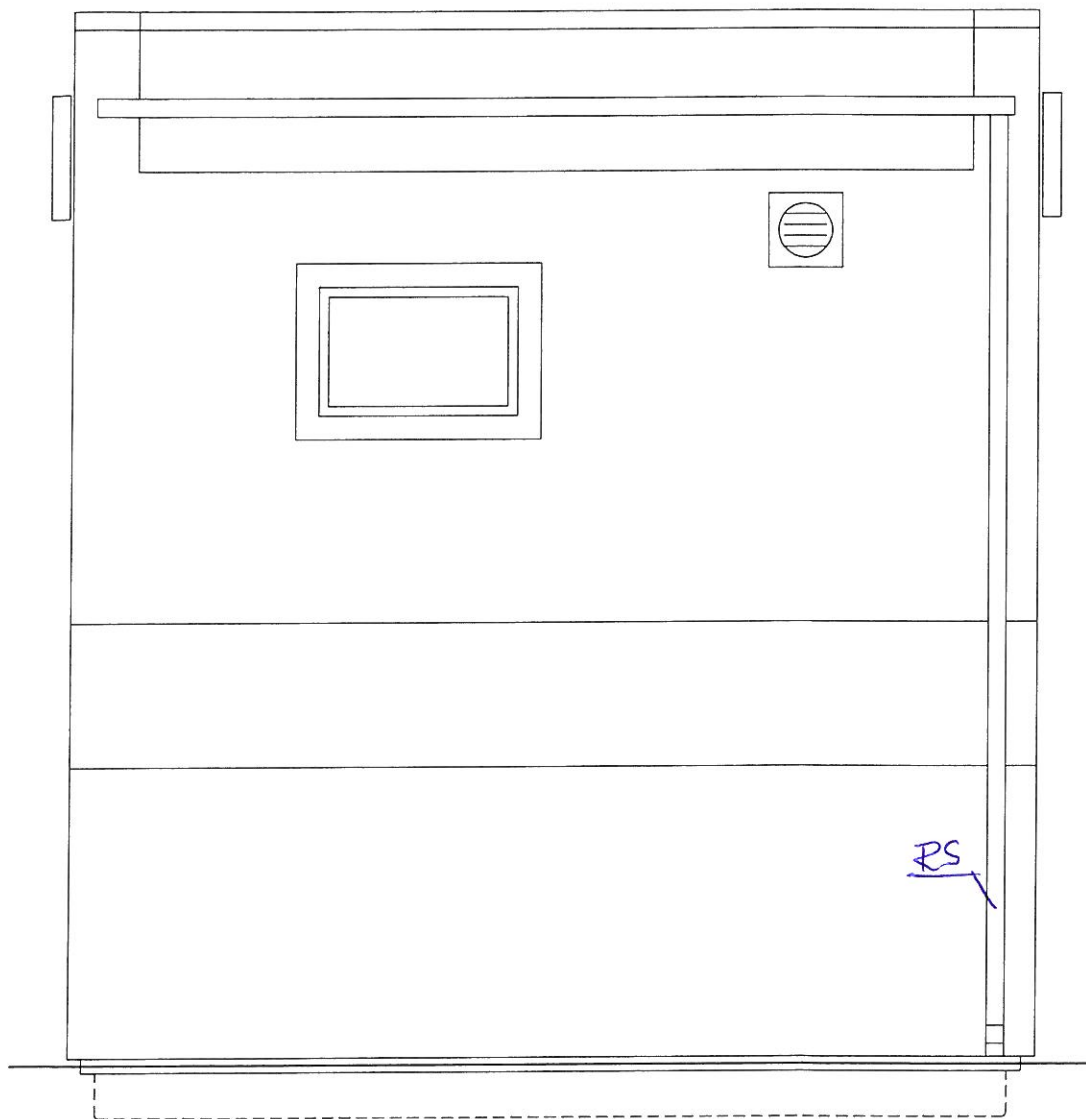

*Chroga
RS po lewej stronie
elewacji*

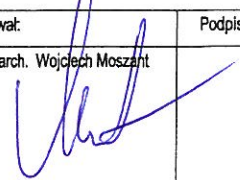prawa autorskie zastrzeżone	BUDOTECHNIKA BUDOTECHNIKA SP. Z O.O. PROJEKTANT I PRODUCENT MEBLI <small>44-146 PILCHOWICE (L. GLIWIC) UL. BIERAWKA 2a, TEL.: 0-32 236-87-12, FAX: 0-32 236-87-13 LAUREAT MIĘDZYNARODOWEJ WYSTAWY EURO CITY E-MAIL: OFFICE@BUDOTECHNIKA.COM.PL, STRONA INTERNETOWA: WWW.BUDOTECHNIKA.PL</small>		
	Inwestor: Urząd Miejski w Będzinie ul. 11 listopada 20, 42-500	Projektował:	Podpis:
	Inwestycja: Budowa wolnostojącej toalety publicznej	mgr inż. arch. Wojciech Moszant	
	Adres inwestycji: dz. nr 75/6 przy ul. Potockiego w Będzinie		
	Temat: Automatyčna toaleta publiczna	Eugeniuś Kurpas inż. bud. łądowego Chudów, ul. Chęteckie 6 Nr egz. umr. 350/184/351/78	
Treść: Elewacja tylna - lustro	Skala: 1:20		
Data: 10 - 2012	Stadium:	Format: A4	w spz konstrukc. - budowlanej i architektonicznej

Rzut instalacja wod-kan

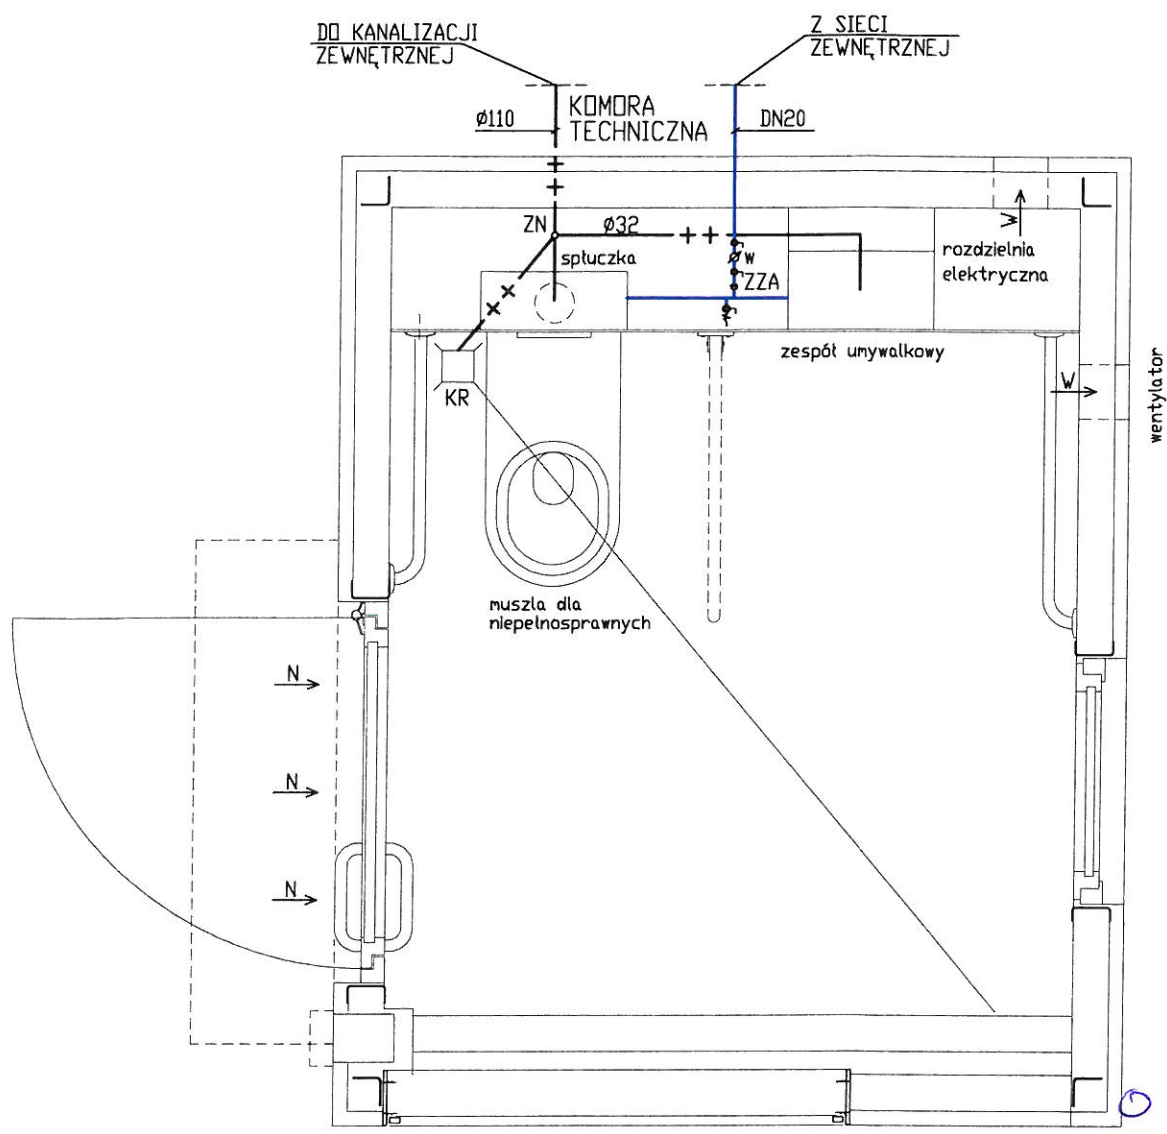

ÖZNACZENIA

Instalacja wod-kan:


- - woda
- + + - - kanalizacja sanitarna
- W - wodomierz
- - zawór odcinający
- - zawór ze złączką do węża
- ZN - zawór napowietrzający
- ZZA - zawór zwrotny antyskażeniowy

Wentylacja:


- ← W - wywiew - wentylator 150m³/h / kratka wentylacyjna 120x120
- ← N - nawiew - otwory w drzwiach

prawa autorskie zastrzeżone	BUDOTECHNIKA BUDOTECHNIKA SP. Z O.O. PROJEKTANT I PRODUCENT MEBLI 44-144 PILCHOWICE (Ł.GLIWICE) UL. BIERAWKA 26. TEL.: 0-32 236-67-12, FAX: 0-32 236-67-13 LAUREAT MIĘDZYNARODOWEJ WYSTAWY EURO CITY E-MAIL: OFFICE@BUDOTECHNIKA.COM.PL, STRONA INTERNETOWA: WWW.BUDOTECHNIKA.PL			
	Inwestor: Urząd Miejski w Będzinie ul. 11 listopada 20, 42-500		Projektował:	Podpis:
	Inwestycja: Budowa wolnostojącej toalety publicznej		mgr inż. Helena Rybczyńska	
	Adres inwestycji: dz. nr 75/6 przy ul. Potockiego w Będzinie			
	Temat: Automatyczna toaleta publiczna			
Treść: Instalacja wod-kan i wentylacja - rzut - lustro				
Data: 10 - 2012	Stadium:	Format: A4	Skala: 1:20	Rys: 09

ROZWINIĘCIE INSTALACJI WODY

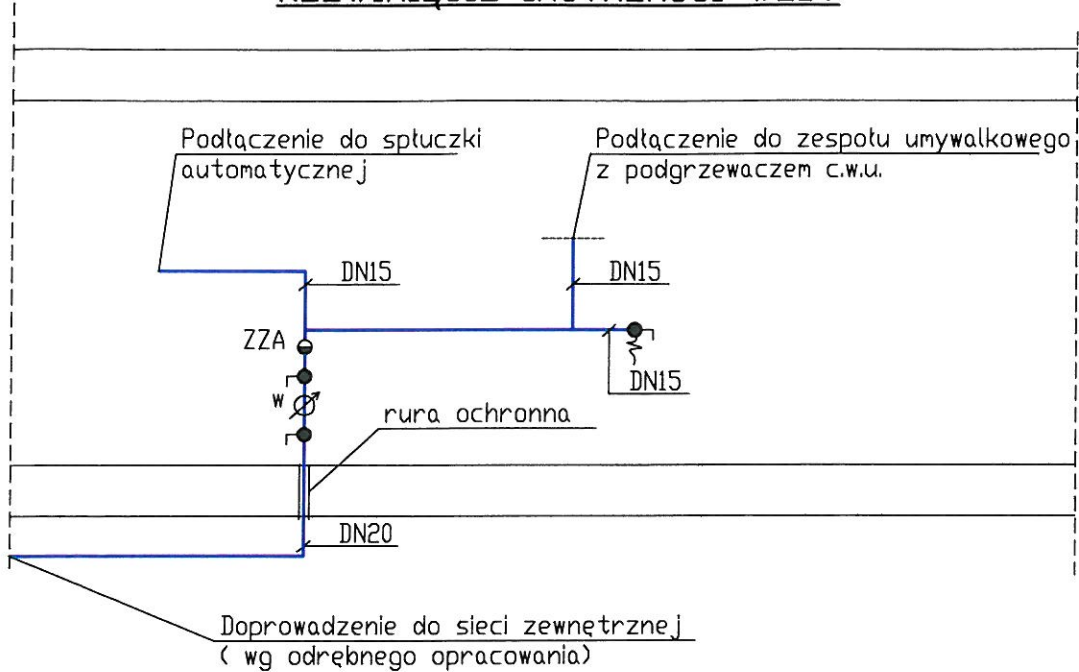

ROZWINIĘCIE KANALIZACJI SANITARNEJ

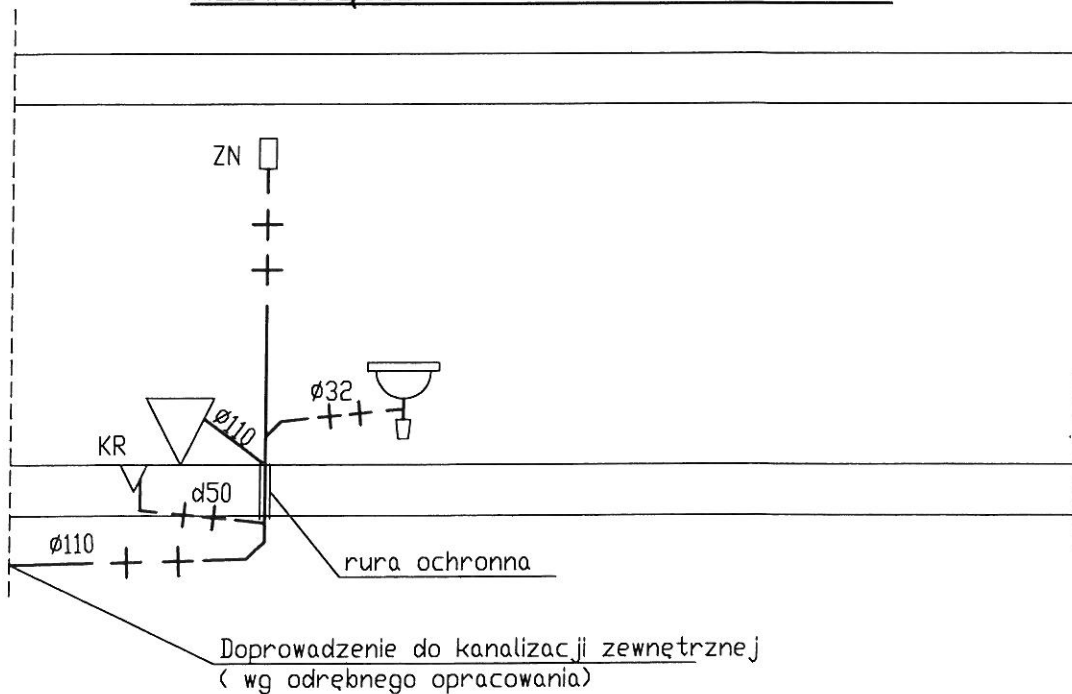

prawa autorskie zastrzeżone

BUDOTECHNIKA
LAUREAT MIĘDZYNARODOWEJ WYSTAWY EURO CITY

BUDOTECHNIKA SP. Z O.O. PROJEKTANT I PRODUCENT MEBLI
44-146 PILCHOWICE (K. GLIWIC) UL. BIERAWKA 26, TEL.: 0-32 236-67-12, FAX: 0-32 236-67-13
E-MAIL: OFFICE@BUDOTECHNIKA.COM.PL, STRONA INTERNETOWA: WWW.BUDOTECHNIKA.PL

Investor: Urząd Miejski w Będzinie ul. 11 listopada 20, 42-500	Projektował:	Podpis:
Investycja: Budowa wolnostojącej toalety publicznej	mgr inż. Helena Rybczyńska	
Adres inwestycji: dz. nr 75/6 przy ul. Połockiego w Będzinie		
Temat: Automatyczna toaleta publiczna		
Treść: Rozwinięcie instalacji wod-kan		
Data: 10 - 2012	Stadium:	Format: A4
		Skala: -
		Rys: 10