


Poziom porównawczy: 255m

Rzędne istn. terenu [m n.p.m.]:	257.58	257.61	257.48	257.34	257.17	256.88	256.70	256.88	257.01	258.03	258.47	258.48
Rzędne proj. terenu [m n.p.m.]:	257.55	257.58	257.55	257.53	257.49	257.43	257.37	257.32	257.27	257.22	257.17	257.15
Rzędne dna przewodu [m n.p.m.]:	256.16	256.18	256.21	256.23	256.26	256.28	256.31	256.33	256.36	256.38	256.41	256.42
Zagłębienie przewodu [m]:	1.39	1.39	1.34	1.30	1.23	1.14	1.06	0.98	0.91	0.83	0.76	0.73
Odległości, spadki:	i=0.50% L=3.3m		i=0.50% L=14.7m		i=0.50% L=10.7m		i=0.50% L=22.9m					
Średnica, materiał przewodu:	PVC-U DN200											
Nawierzchnia terenu:	Kostka beton.			Zielen	Kostka betonowa							
Odległości [m]:	00.00	05.00	10.00	15.00	20.00	25.00	30.00	35.00	40.00	45.00	50.00	51.51
	sd36.1	SD1		SD2		SD3						SD4

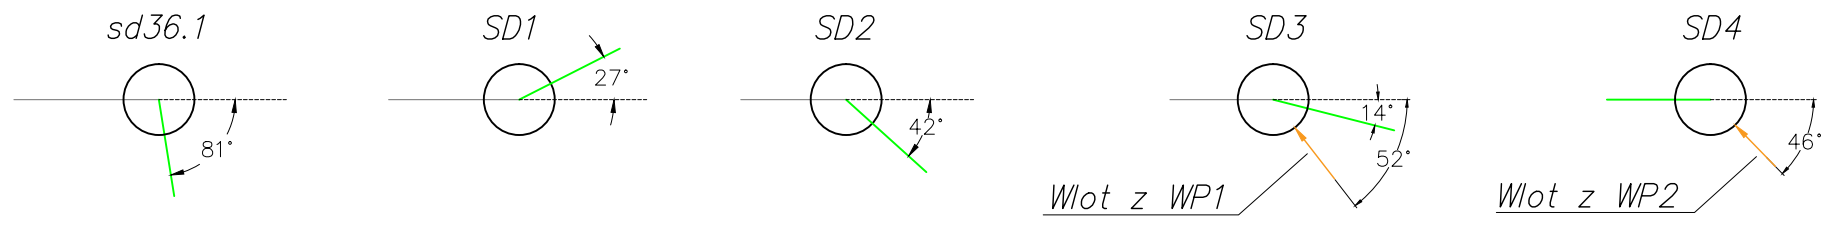

**LEGENDA:**

- Teren istniejący
- - - Teren projektowany
- Projektowane przyłącze kanalizacyjne DN200

3	---	---	
2	---	---	
1	---	---	
Nr rewizji	Treść	Data	Podpis

Faza:  
**Projekt wykonawczy**

Nazwa inwestycji:  
Zagłębiowski Park Linearny - rewitalizacja obszaru funkcjonalnego doliny rzek Przemszy i Brynicy - Miasto Będzin - Brzozowica. Budowa drogi dojazdowej wraz z parkingiem oraz infrastrukturą towarzyszącą dla zagospodarowania terenu nad rzeką Czarną Przemszą w rejonie Brzozowica.


Nr projektu:  
244845-00

Lokalizacja:  
Będzin, działki (przed podziałem ZRID) nr: 1, 6/3, 15/1, 15/2, 61/1, 69, 70/2, 71, 137/1, 137/2, nr obrębu: 240101\_1.0001

Inwestor:  
**Miasto Będzin**  
ul. 11 Listopada 20, 42-500 Będzin

Generalny Projektant:  
**Ove Arup & Partners International Ltd Sp. z o.o.**  
Oddział w Polsce  
ul. Inflancka 4, 00-189 Warszawa  
tel. (+48) 22 455 45 54, fax. (+48) 22 455 45 55

Biuro Kraków:  
ul. Przybyszewskiego 56, 30-128 Kraków  
tel. (+48) 12 292 22 30, fax. (+48) 12 376 82 04

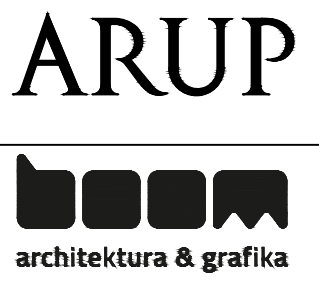

Architekt:  
**BOOM Piotr Szydłowski Jakub Sztefko s.c.**  
Al. Armii Krajowej 220/113, 43-316 Bielsko-Biala  
tel. (+48) 502 513 587

Projektant: <b>mgr inż. Marta Chudzio</b>	Nr uprawnień: <b>PDK/0037/PWOS/10</b>	Podpis:
Opracował: <b>inż. Dastin Adamowski</b>		Podpis:
Sprawdzający: <b>mgr inż. Jacek Marzec</b>	Nr uprawnień: <b>71/2003</b>	Podpis:
Branża: <b>Sanitarna</b>		Arkusze: A3
Tytuł rysunku: <b>Przyłącze kanalizacyjne: Profil podłużny kanalizacji deszczowej</b>		Skala: 1:50/500
		Data: 17.06.2016
Nr rysunku: <b>ZPL-BEBZ-PW-PD-02</b>		Rewizja: 00