


1

2

3

4

5

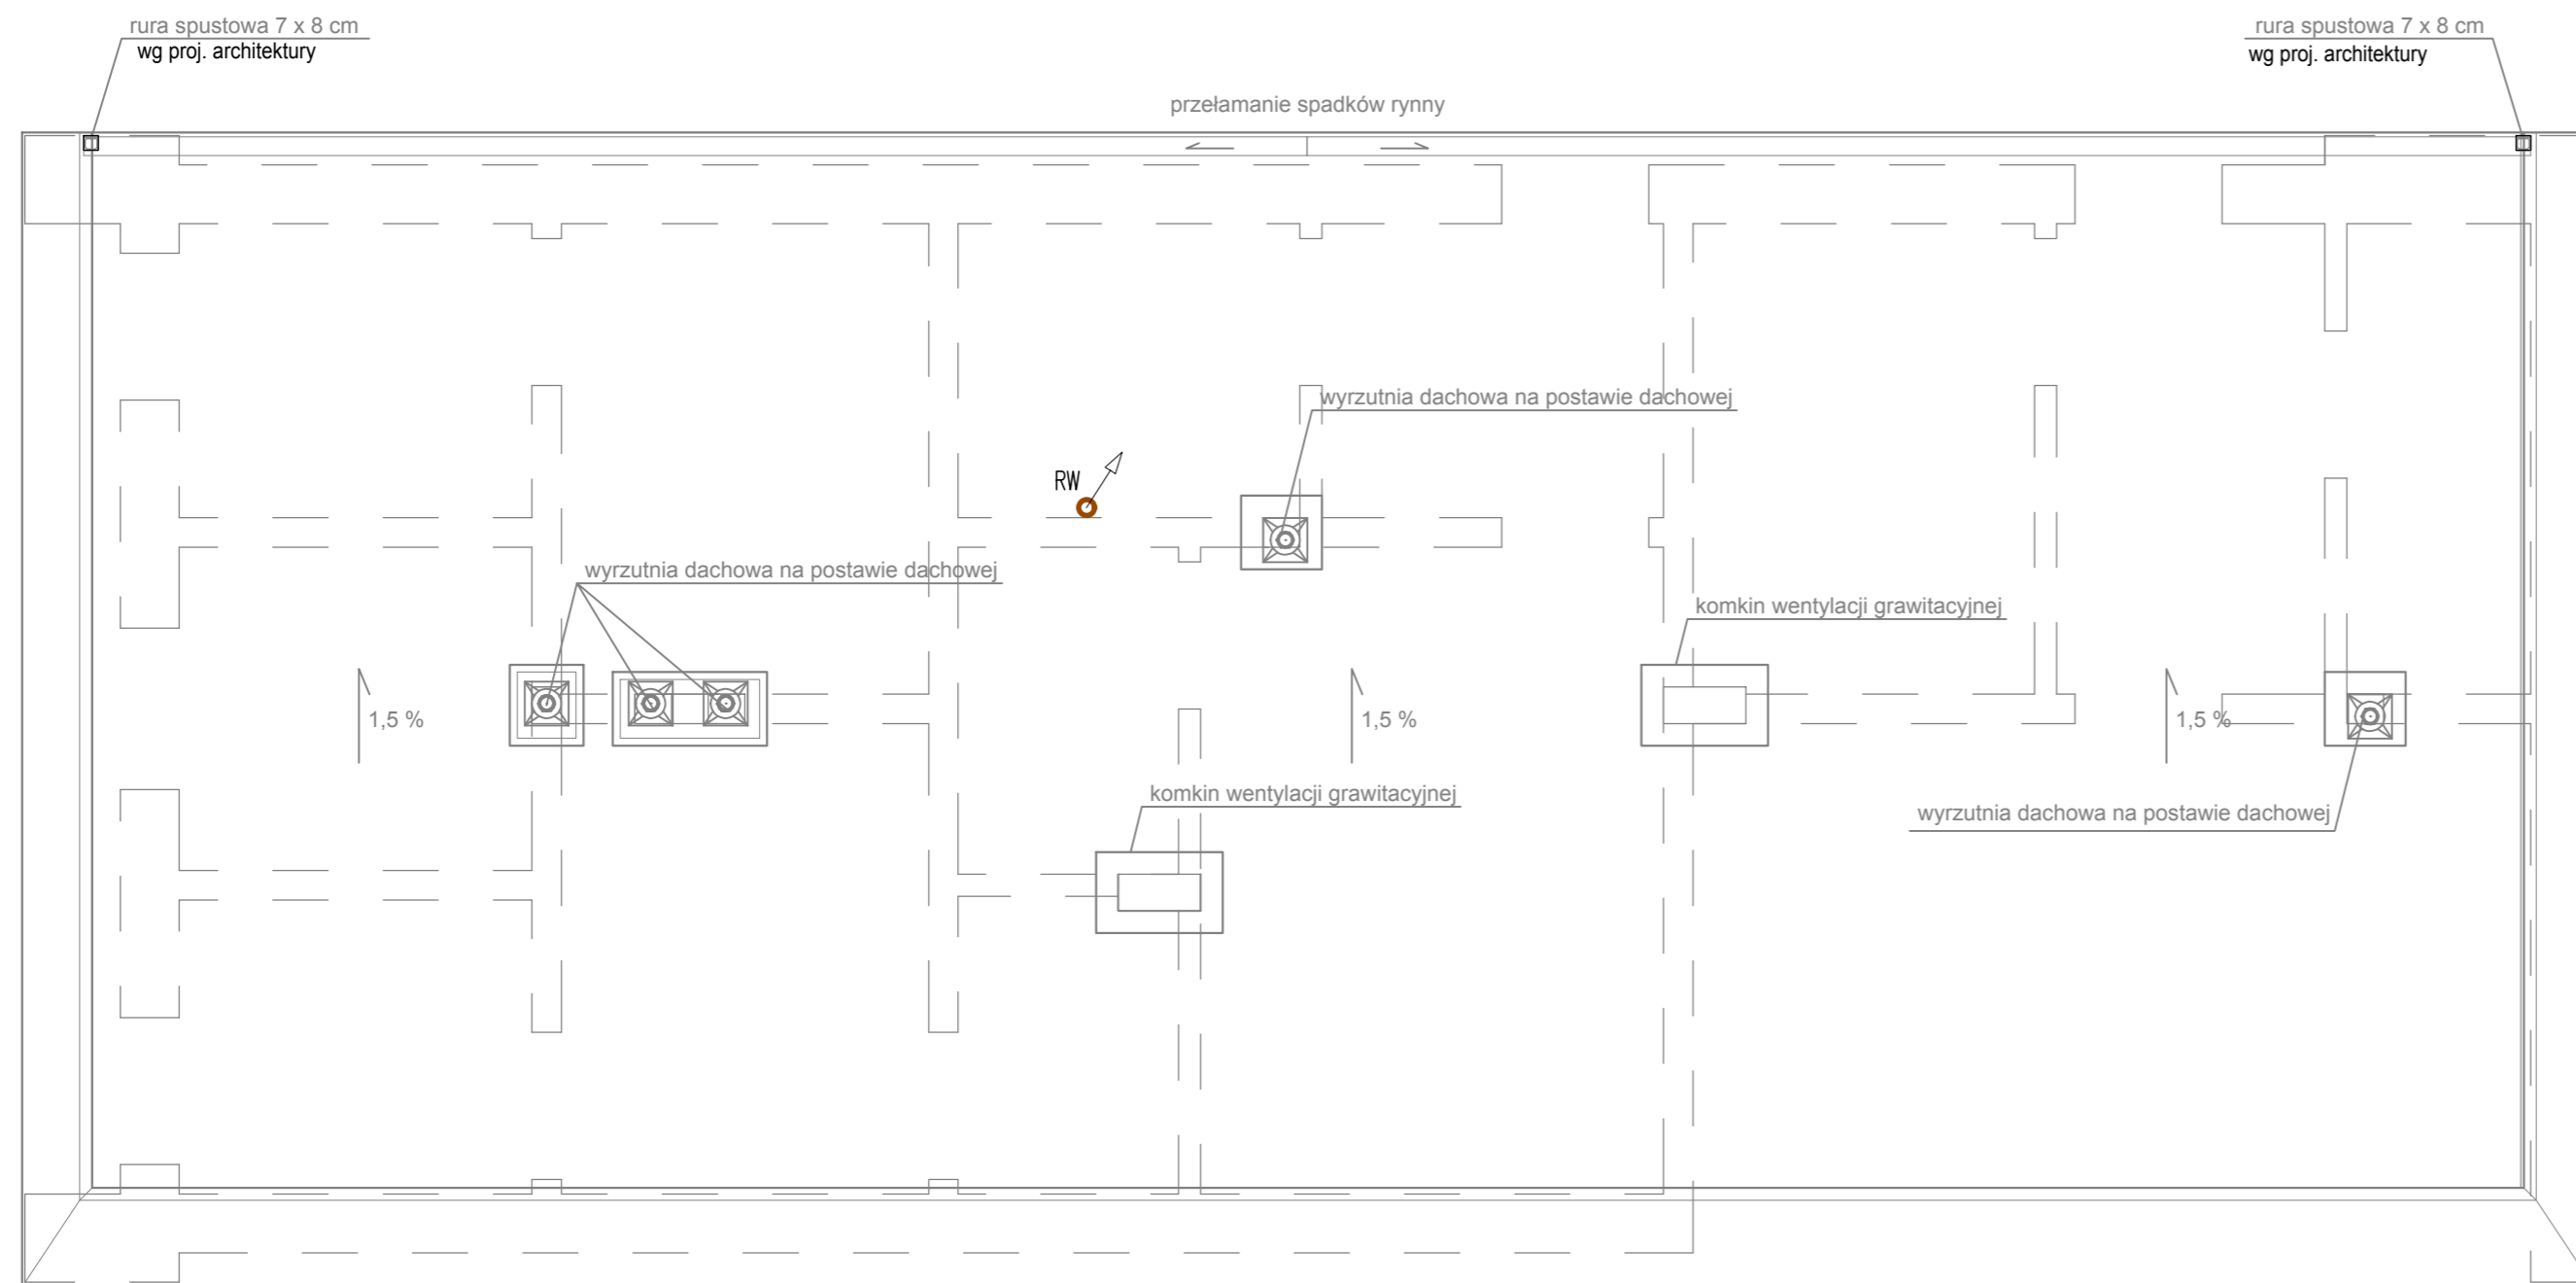

LEGENDA:

Rura wywiewna $\varnothing 110/160$

Faza:

Projekt budowlany

Nazwa inwestycji:

Zagłębiowski Park Linearny - rewitalizacja obszaru funkcjonalnego doliny rzek Przemszy i Brynicy - Miasto Będzin - Brzozowica. Zagospodarowanie terenu nad rzeką Czarną Przemszą polegające na budowie budynku wielofunkcyjnego, ścieżek, urządzeń sportowych oraz oświetlenia.

Nr projektu:

244845-00

Lokalizacja:

Będzin, działki nr: 34, 35, 61/2, 137/1, 137/2, 139/1, nr obrębu: 240101_1.0001

Inwestor:

Miasto Będzin,
ul. 11 Listopada 20, 42-500 Będzin

Generalny Projektant:

Ove Arup & Partners International Ltd. Sp. z o.o.**Oddział w Polsce**ul. Inflancka 4, 00-189 Warszawa
tel. (+48) 22 455 45 54, fax. (+48) 22 455 45 55

Biuro Kraków:

ul. Przybyszewskiego 56, 30-128 Kraków
tel. (+48) 12 292 22 30, fax. (+48) 12 376 82 04

Architekt:

BOOM Piotr Szydłowski Jakub Sztefko s.c.Al. Armii Krajowej 220/113, 43-316 Bielsko-Biała
tel. (+48) 502 513 587**ARUP****architektura & grafika**

Projektant:

mgr inż. Jacek Marzec

Nr uprawnień:

71/2003

Podpis:

Opracował:

mgr inż. Paulina Pietrzak

Podpis:

Sprawdzający:

mgr inż. Marta Chudzio

Nr uprawnień:

PDK/0037/PWOS/10

Podpis:

Branża:

SanitarnaArkusz:
297x594

Tytuł rysunku:

Instalacje kanalizacyjne.Skala:
1 : 50

Rzut dachu.

Data:
17.06.2016

Nr rysunku:

ZPL-BEB-PB-P-D-03

Rewizja:

-