
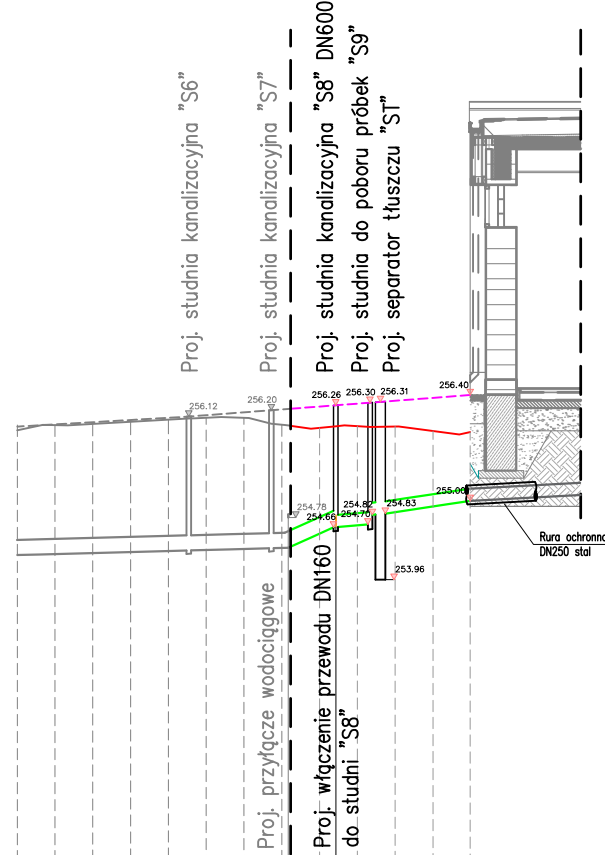



Dalszy przebieg przyłącza kanalizacyjnego wg odrębnego opracowania

Dalszy przebieg przyłącza kanalizacyjnego wg odrębnego rysunku

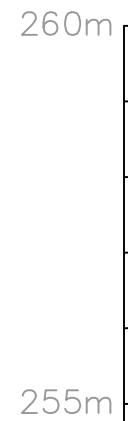

Poziom porównawczy: 250m

Rzędne terenu istn. [m n.p.m.]:	255.93	256.00	256.02	256.05	256.07	256.10	256.10	256.01	255.97	255.99	255.98	255.92	255.91
Rzędne terenu proj. [m n.p.m.]:	255.98	256.01	256.04	256.07	256.10	256.13	256.17	256.21	256.25	256.29	256.32	256.36	256.40
Rzędne dna przewodu [m n.p.m.]:	254.12	254.16	254.20	254.23	254.27	254.30	254.34	254.37	254.57	254.68	254.85	254.93	255.00
Zagłębienie przewodu [m]:	1.86	1.85	1.84	1.84	1.83	1.83	1.83	1.84	1.68	1.61	1.47	1.44	1.40
Długości przewodów, spadki:													
Średnica, materiał przewodu:	PVC-U DN200								PVC-U DN160				
Nawierzchnia terenu:	Kostka brukowa								Zieleń Plac utw. miner. Naw. utw. miner.				
Odległości [m]:													

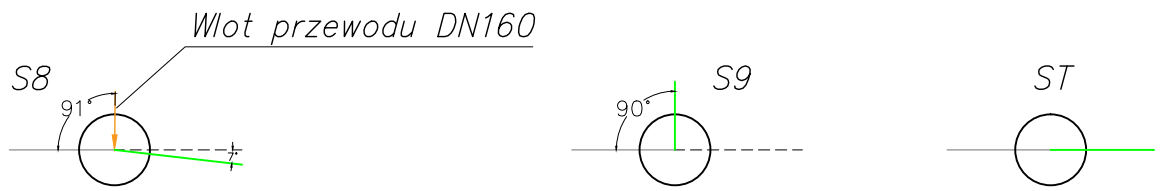

LEGENDA:

- Teren istniejący
- - - Teren projektowany
- Projektowane przyłącze kanalizacji sanitarnej

UWAGI

Dalszy przebieg przyłącza kanalizacyjnego wg opracowania:
"Budowa drogi dojazdowej wraz z parkingiem oraz infrastrukturą towarzyszącą dla zagospodarowania terenu nad rzeką Czarną Przemszą w rejonie Brzozowica"

3	---	---	
2	---	---	
1	---	---	
Nr rewizji	Treść	Data	Podpis

Faza:
Projekt wykonawczy

Nazwa inwestycji:
Zagłębiowski Park Linearny - rewitalizacja obszaru funkcjonalnego doliny rzek Przemszy i Brynicy - Miasto Będzin - Brzozowica. Zagospodarowanie terenu nad rzeką Czarną Przemszą, polegające na budowie budynku wielofunkcyjnego, ścieżek, urządzeń sportowych oraz oświetlenia.

Nr projektu:
244845-00

Lokalizacja:
Będzin, działki nr: 34, 35, 61/2, 137/1, 137/2, 139/1, nr obrębu: 240101_1.0001

Inwestor:
Miasto Będzin
ul. 11 Listopada 20, 42-500 Będzin

Generalny Projektant:
Ove Arup & Partners International Ltd. Sp. z o.o.
Oddział w Polsce
ul. Inflancka 4, 00-189 Warszawa
tel. (+48) 22 455 45 54, fax. (+48) 22 455 45 55



Biuro Kraków:
ul. Przybyszewskiego 56, 30-128 Kraków
tel. (+48) 12 292 22 30, fax. (+48) 12 376 82 04

Architekt:
BOOM Piotr Szydłowski Jakub Sztefko s.c.
Al. Armii Krajowej 220/113, 43-316 Bielsko-Biała
tel. (+48) 502 513 587



Projektant: mgr inż. Marta Chudzio	Nr uprawnień: PDK/0037/PWOS/10	Podpis:
--	--	---------

Opracował: inż. Dastin Adamowski		Podpis:
--	--	---------

Sprawdzający: mgr inż. Jacek Marzec	Nr uprawnień: 71/2003	Podpis:
---	---------------------------------	---------

Branża: Sanitarna	Arkusze: A3
-----------------------------	-----------------------

Tytuł rysunku: Przyłącze kanalizacyjne: Profil podłużny kanalizacji sanitarnej	Skala: 1:100/50
	Data: 17.06.2016

Nr rysunku: ZPL-BEB-PW-PD-06	Rewizja: 00
--	-----------------------